




PIANTA PIANO TERRA

Scala 1:50

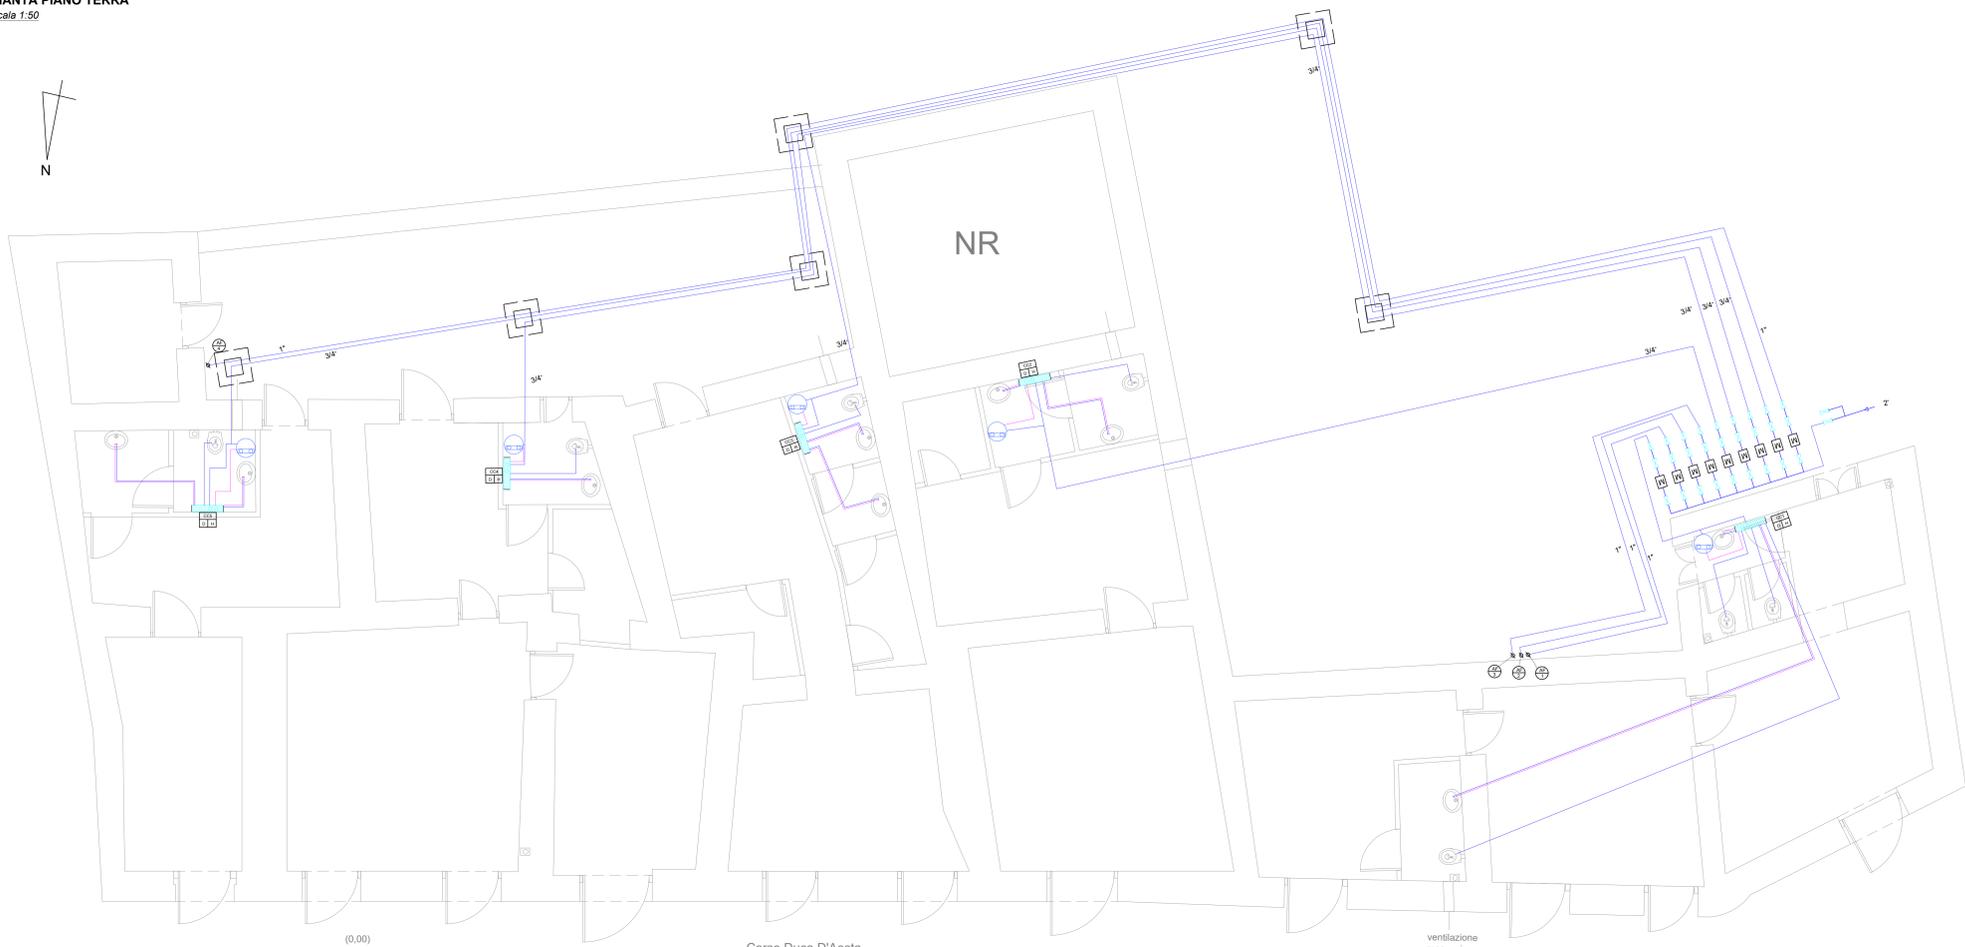


PIANTA PIANO PRIMO

Scala 1:50

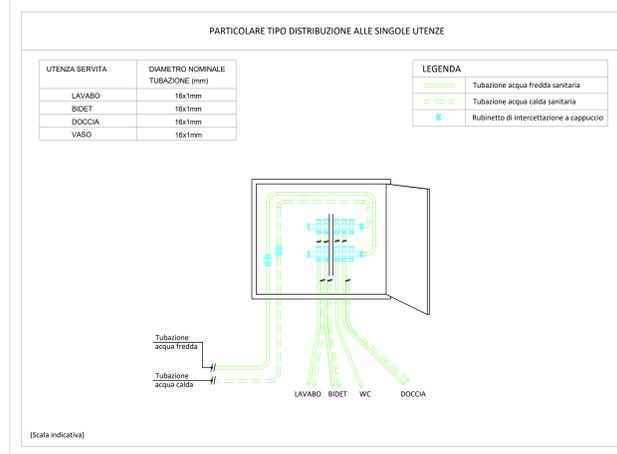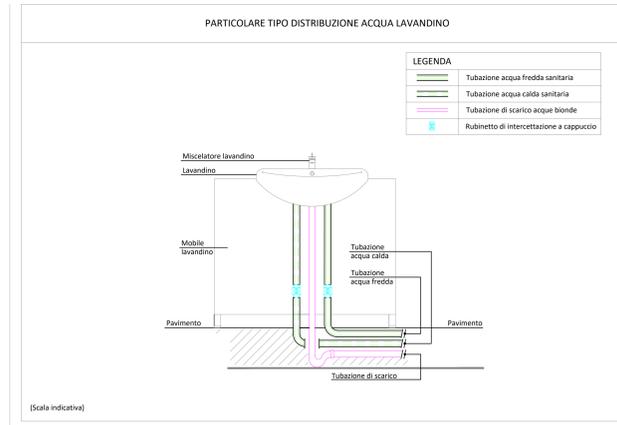

PIANTA PIANO SECONDO

Scala 1:50

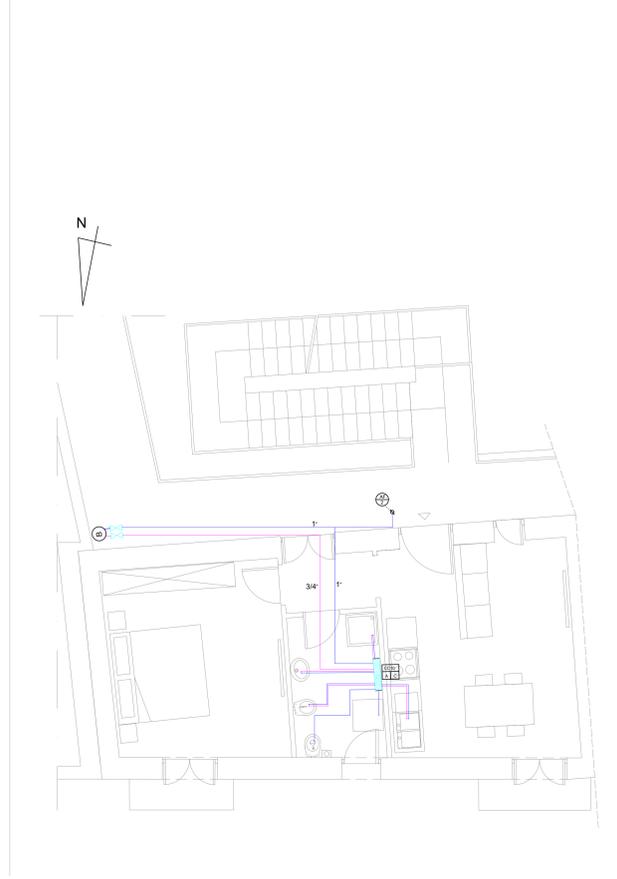

LEGENDA IMPIANTO IDRICO SANITARIO

Simbolo	Descrizione
	Collettore complanare di distribuzione completo di valvole di intercettazione
	Tubazione acqua fredda sanitaria in acciaio zincato
	Tubazione acqua fredda sanitaria in multistrato con rivestimento isolante
	Tubazione acqua calda sanitaria in multistrato con rivestimento isolante
	Tubazione di ricircolo acqua sanitaria in multistrato con rivestimento isolante
	Giunto di transizione
	Boiler integrato nella pompa di calore per riscaldamento e acqua calda sanitaria (cfr TAV_DE18-20)
	Scaldacqua elettrico 30 \ 50 \ 80 \ 100lt d=500mmxH=1380mm
	Contatore acqua fredda sanitaria
	Riduttore di pressione
	Valvola di intercettazione a cappuccio chiuso scaldacqua elettrico
	Rubinetto di intercettazione a cappuccio chiuso acqua calda e fredda sanitaria
	Rubinetto portagomma
	Valvola generale
	Valvola di ritegno
	Pompa di circolazione gemellare
	Predisposizione acqua calda sanitaria
	Predisposizione acqua fredda sanitaria
	Collettore complanare X=Numero Collettore complanare Y=Numero attacchi acqua fredda Z=Numero attacchi acqua calda
	Idrante UNI 45
	Valvola di ritegno
	Ispezione corsetto
	Montante acqua fredda

COMUNE DI NAPOLI  
AREA TRASFORMAZIONE DEL TERRITORIO  
SERVIZIO EDILIZIA RESIDENZIALE PUBBLICA E NUOVA CENTRALITÀ

Completamento del Programma di riqualificazione  
di cui al contratto di Quartiere II di Pianura  
LOTTO 2: Edifici A-D-E

PROGETTO ESECUTIVO

IMPIANTO IDRICO SANITARIO  
- ADDUZIONI IDRICHE  
- PARTICOLARI COSTRUTTIVI

Committente:  
Comune di Napoli - Area Trasformazione del Territorio  
D. Servizio Edilizia Residenziale Pubblica e Nuova Centralità - S. A. S.  
Responsabile Unico del Procedimento - Ing. Antonio Mastrolia

Gruppo di Progettazione:  
Gamma Ingegneria soc. coop.  
Via M. Cassia di Savoia 106 - 80122 Napoli  
e-mail: info@gammaingegneria.it

Vitruvius Engineering S.p.A.  
Via S. Lucia 10 - 80132 Napoli  
e-mail: info@vitruvius.it

Dot. For. Nat. PHD Savino Mastrolia  
Via S. Lucia 10 - 80132 Napoli  
e-mail: savino.mastrolia@vitruvius.it

Ing. Antonio Mastrolia  
Via Falga 8 - 80122 Capri  
e-mail: mastrolia@vitruvius.it

DATA	OGGETTO	APPROVAZIONE	ELABORATO
00 Luglio 2021	Prima emissione		
01 Ottobre 2021	Revisione		

TAV\_DE\_11\_var