
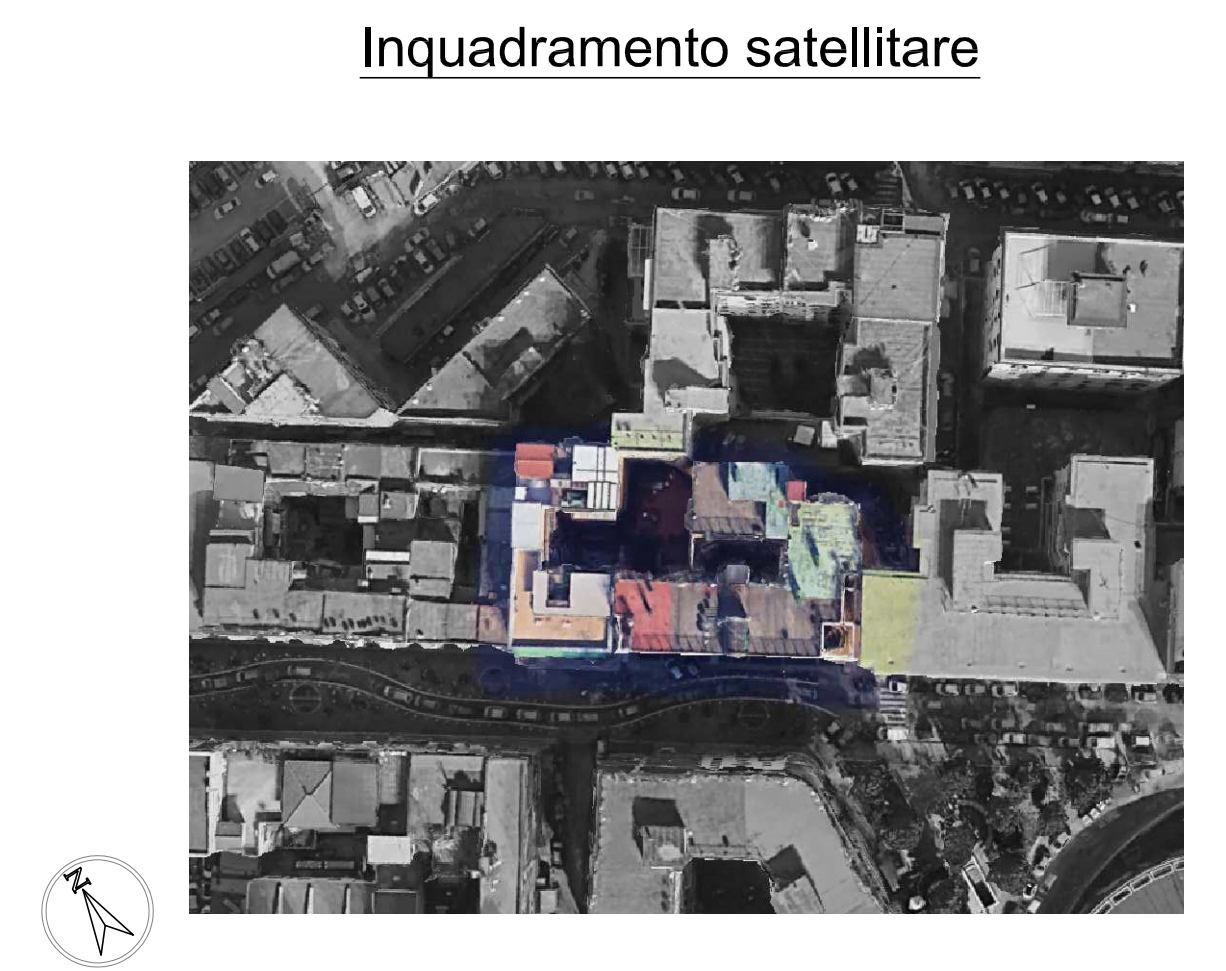
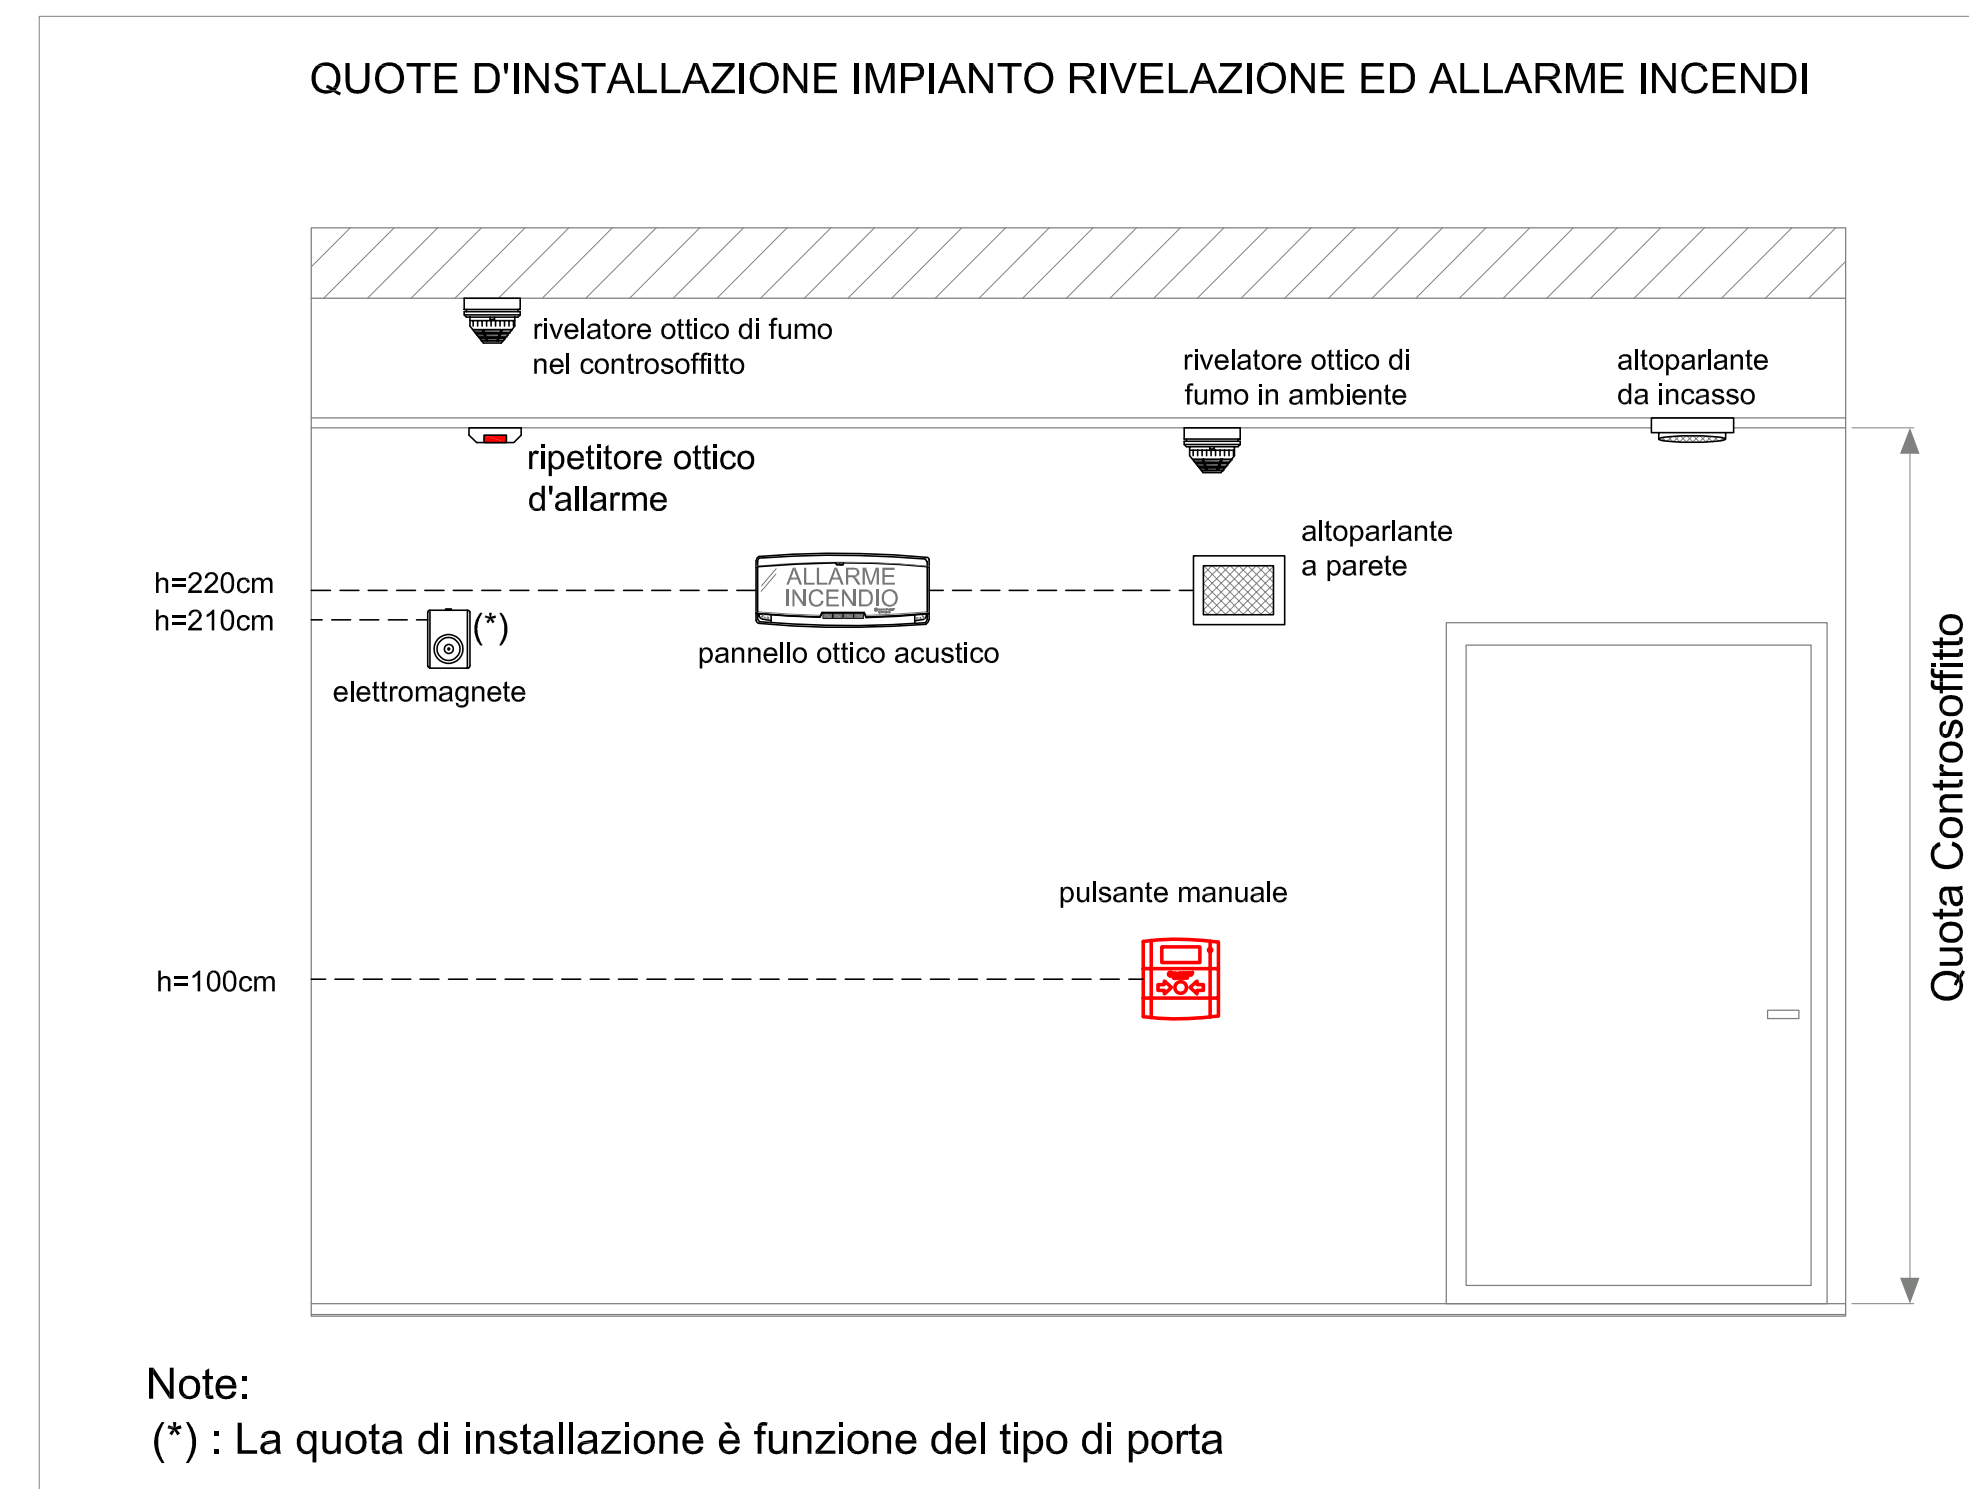
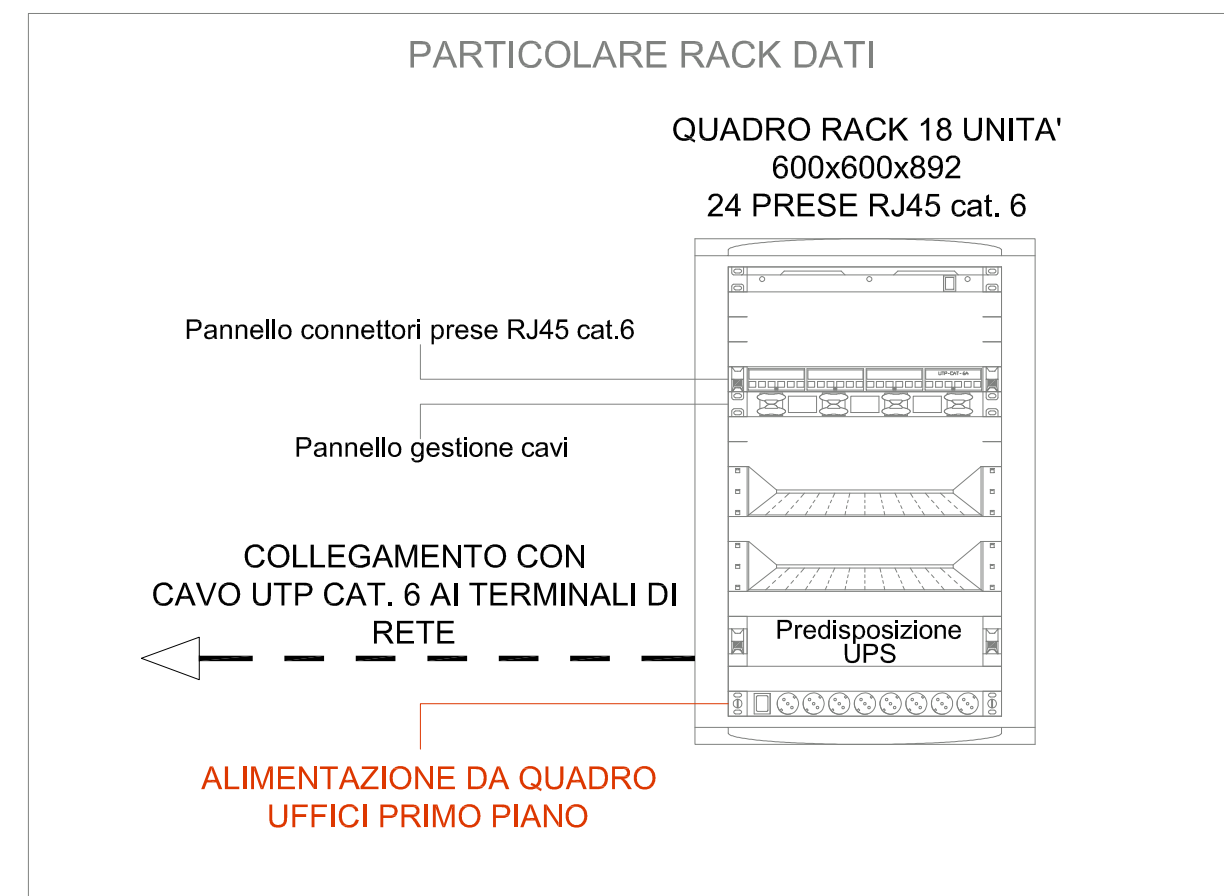


### LEGENDA IMPIANTI SPECIALI

Simbolo	Descrizione
	Rivevatore analogico di fumo in ambiente
	Pannello ottico acustico allarme incendio
	Pulsante indirizzato manuale da interno a rottura vetro
	Centrale antintrusione
	Centrale di rivelazione allarme incendio
	Sirena allarme da interno
	Sirena allarme da esterno
	Sensore allarme antintrusione
	Rilevatore antintrusione a tenda
	Rack trasmissione fonia e dati
	Presse telefonica
	Presse dati
	Elettroserratura

### LEGENDA QUADRI

Simbolo	Descrizione
	Quadro elettrico piano primo
	Quadro elettrico piano terra
	Quadro elettrico generale piano terra
	Contatore ENEL

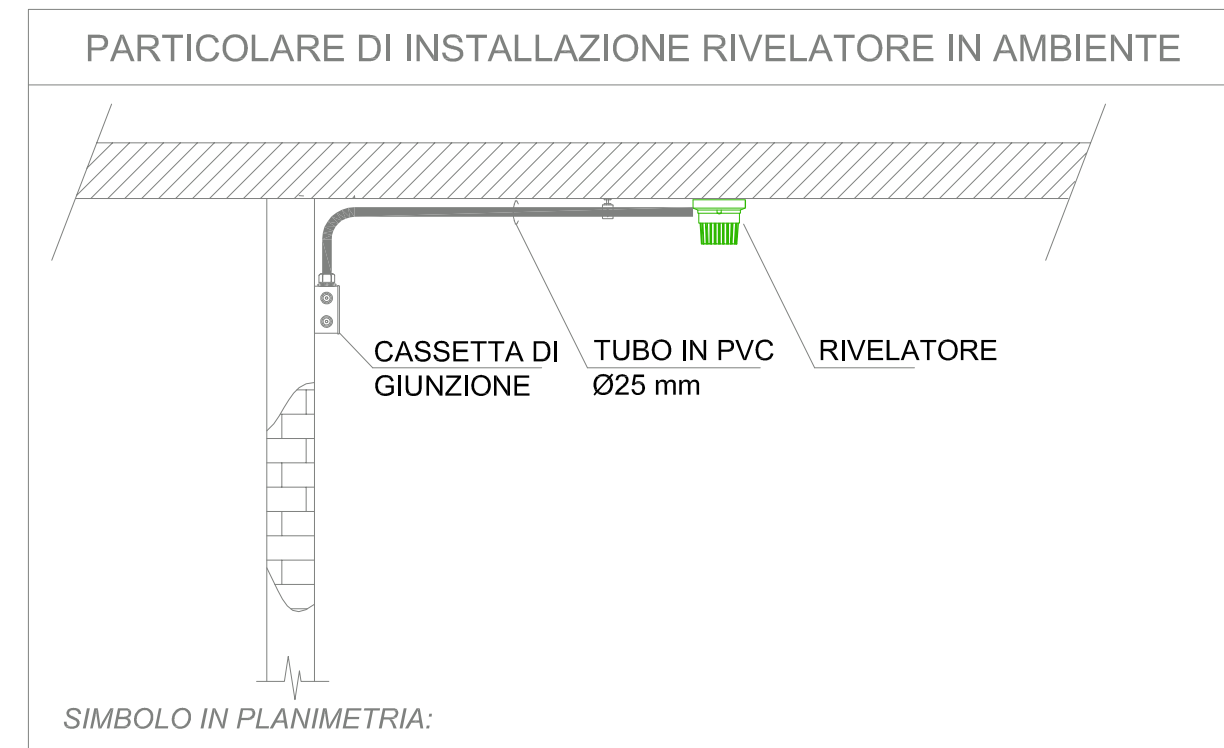

#### NOTE PER L'INSTALLATORE

**NOTA 1:**  
L'INSTALLATORE, DOVRÀ VERIFICARE LE CARATTERISTICHE TECNICHE DELLE APPARECCHIATURE DA INSTALLARE, CON I RELATIVI MANUALI TECNICI DI MONTAGGIO.




**NOTA 2:**  
L'ESATTA UBICAZIONE E QUANTITÀ DEGLI ARREDI, DOVRÀ ESSERE CONCORDATA CON LA D.L. PRIMA DELL'INIZIO DEI LAVORI.

**NOTA 3:**  
L'ESATTA UBICAZIONE DEGLI ORGANI DI COMANDO ED UTILIZZO (ALTEZZA INTERRUPTORI E PRESE) DOVRÀ ESSERE CONCORDATA CON LA D.L.

PIANTA PIANO TERRA ARCHIVIO 2

PIANTA PIANO PRIMO UFFICI

PIANTA PIANO TERRA ARCHIVIO 1

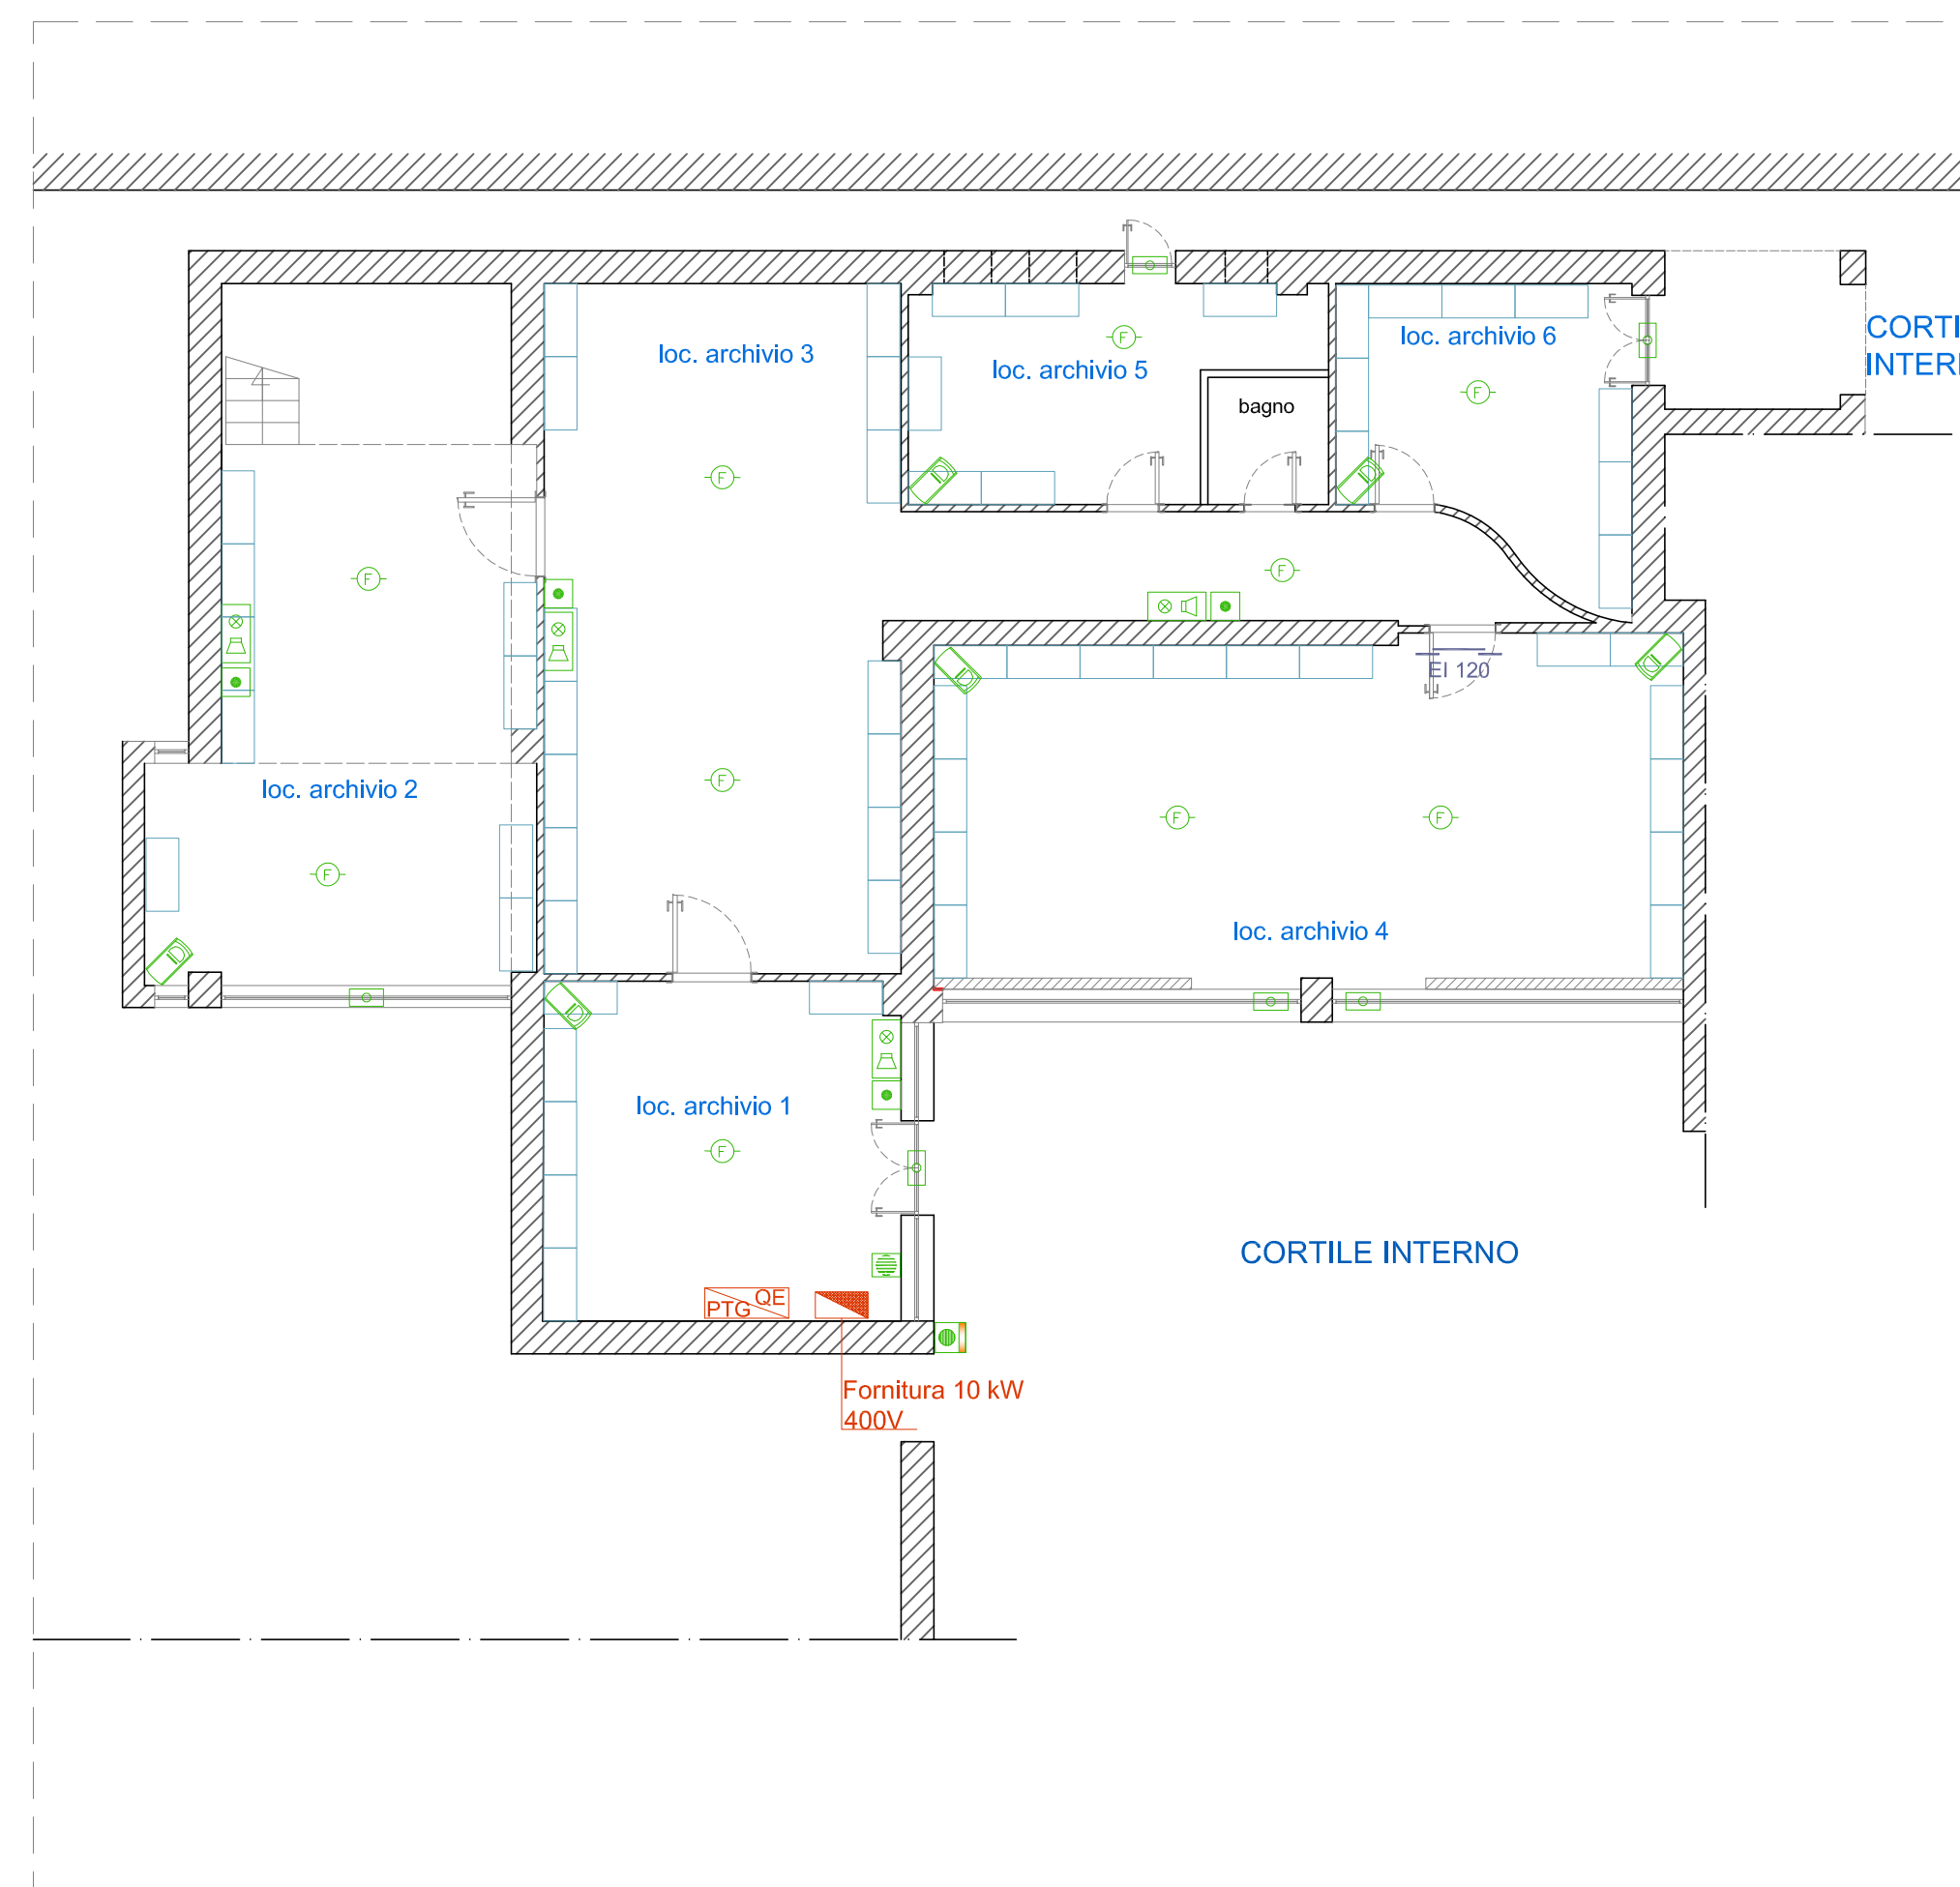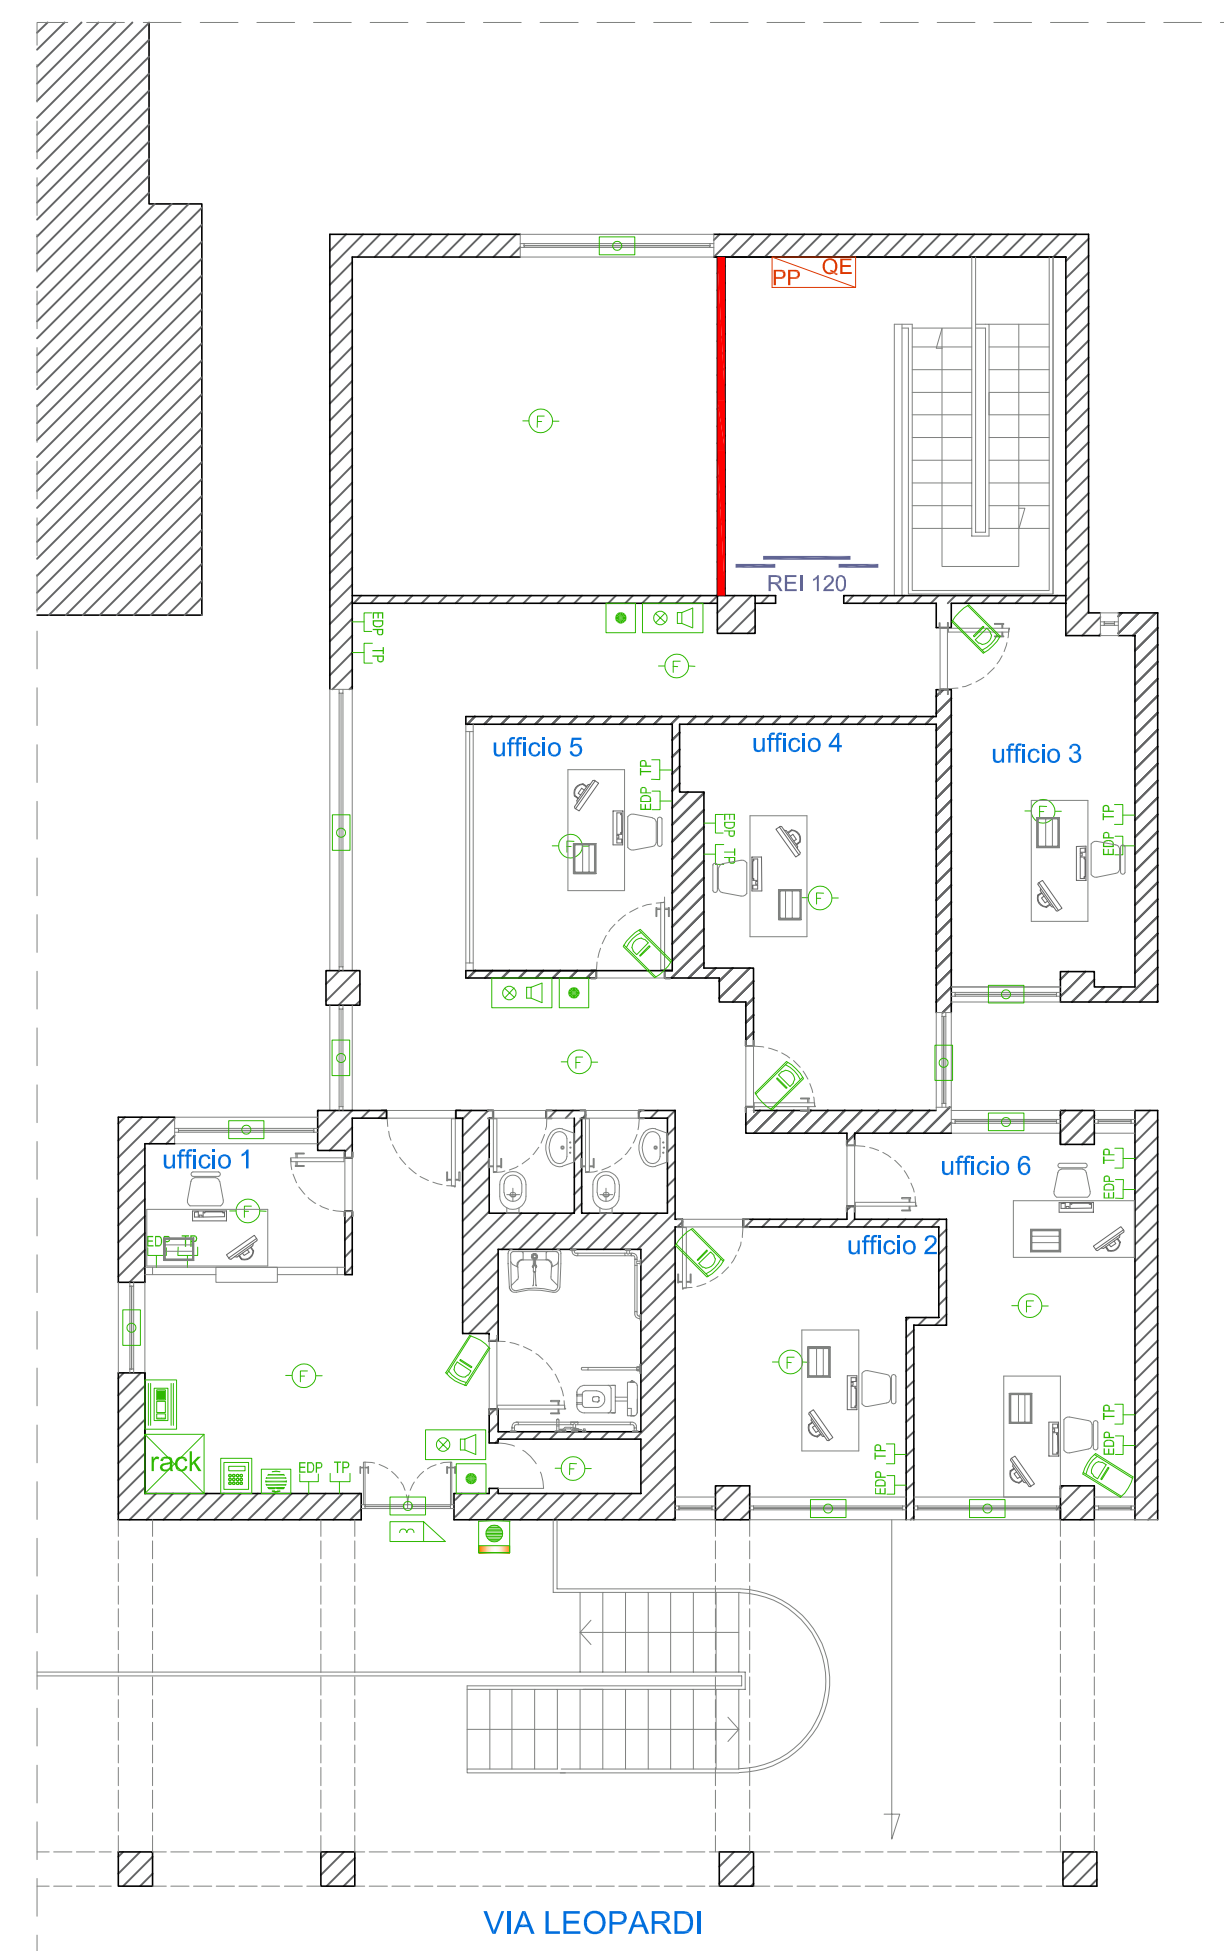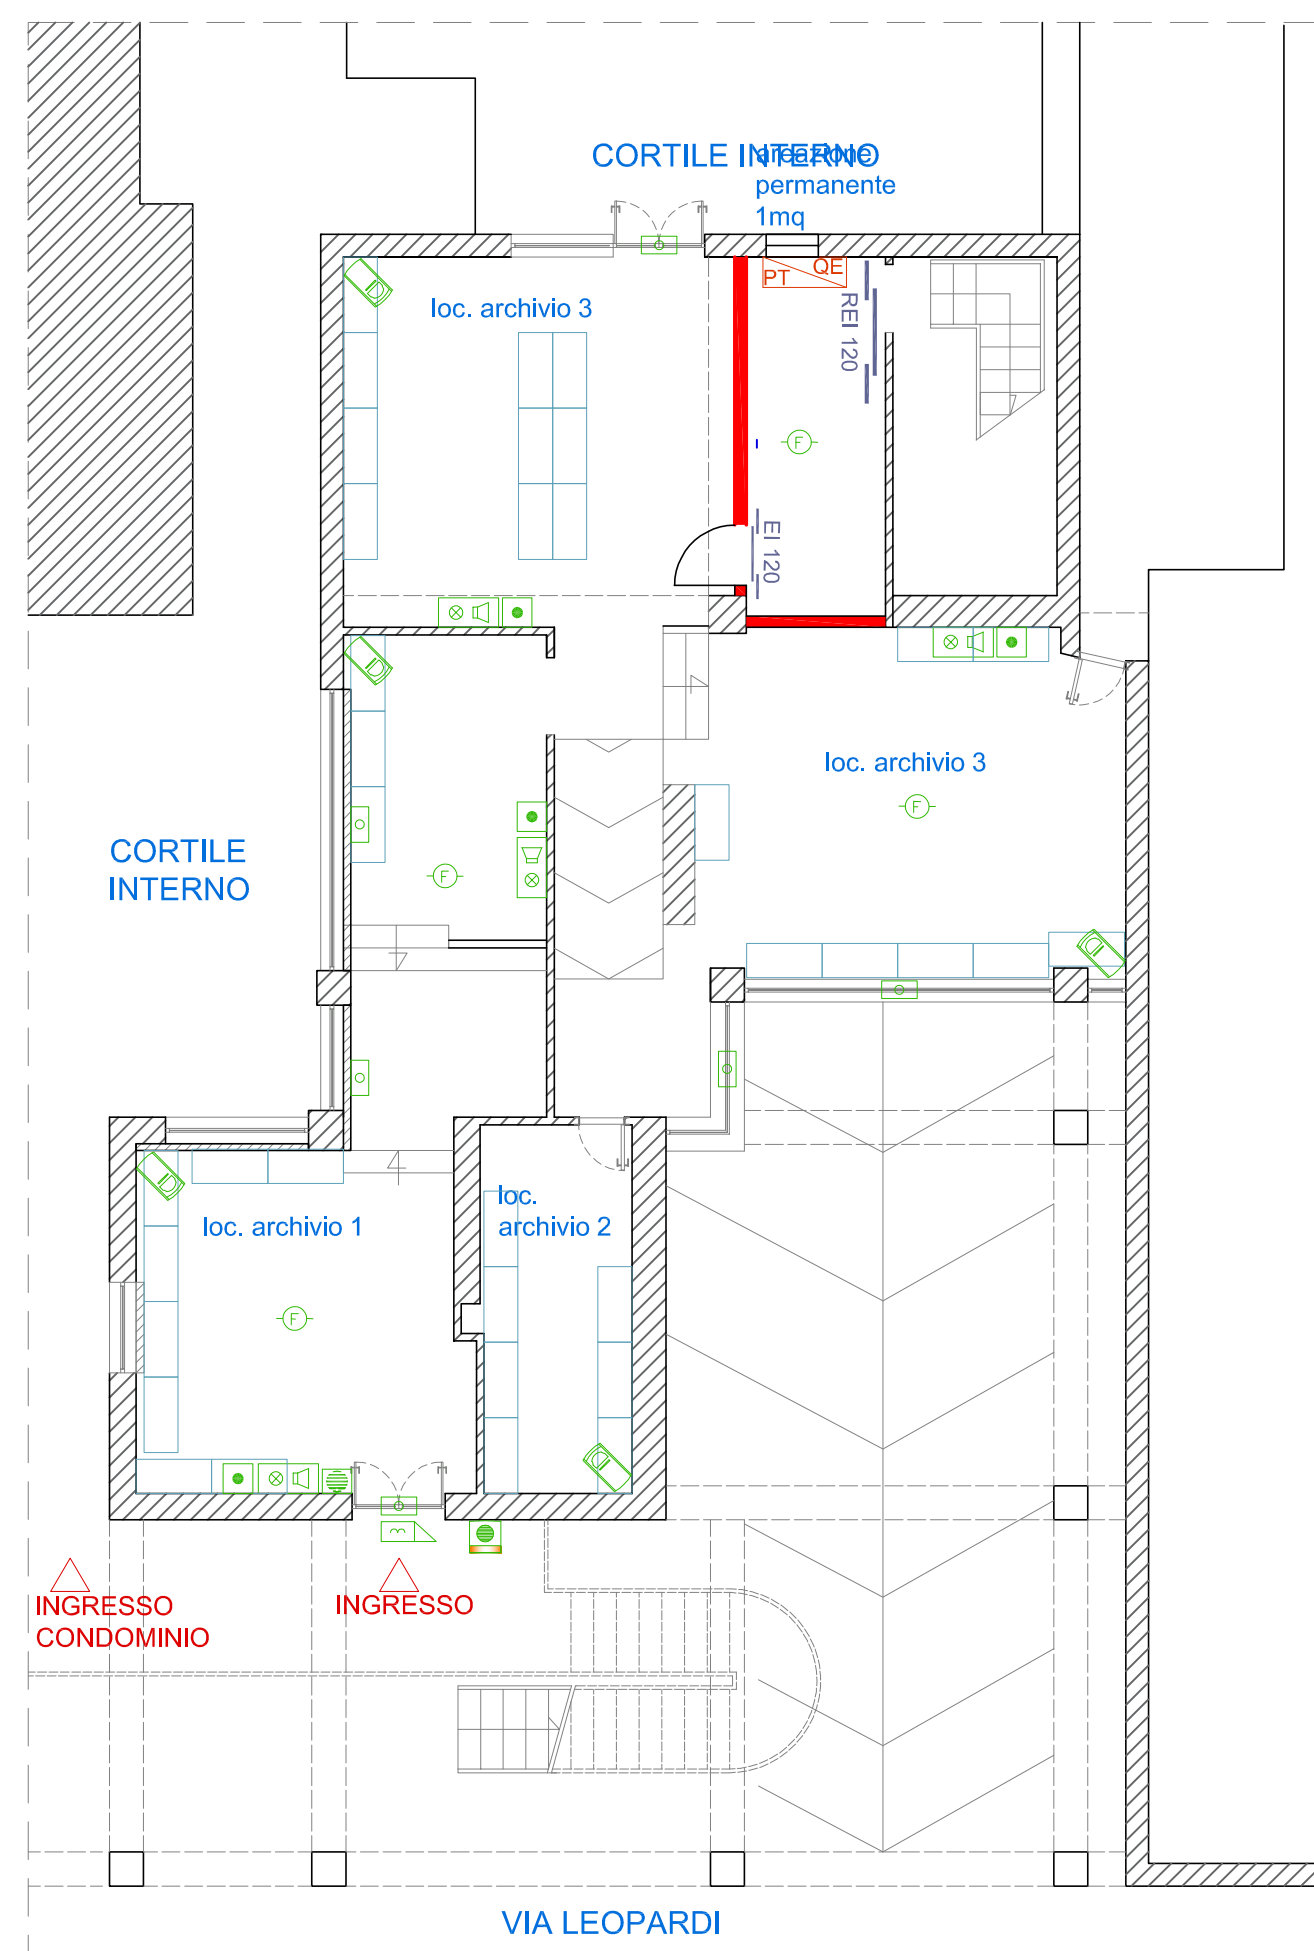

**COMUNE DI NAPOLI**  
 III Direzione Centrale Patrimonio e Logistica  
 Servizio Conservazione  
 Manutenzione e Logistica sedi Uffici e Servizi

**OGGETTO:**  
 Lavori di manutenzione dei locali di proprietà comunale assegnati al Corpo di Polizia Locale ubicati in via Leopardi, 2 - Napoli

**PROGETTO ESECUTIVO IMPIANTO ELETTRICO AI SENSI DEL DECRETO 22 GENNAIO 2008 N. 37**  
 Progetto di Variante

REV.	DATA	DESCRIZIONE	DISEGNATORE	VISTO
00.	15/02/2021	Prima emissione		
01.	13/12/2021	Seconda revisione		

PROGETTAZIONE:  
Ing. De Santis Dario

COMMESSA N.  
CODICE ELABORATO  
**03.04.04.21.1.S**

SCALA  
**1:100**

DATA  
16/12/21

DISEGNATORE VISTO

Descrizione:  
**PIANTE PIANO TERRA E PIANO PRIMO IMPIANTI SPECIALI**

STR N. FDO N.

Comune di Napoli  
 Corso di Napoli  
 00187 Roma  
 Tel. 06 498081  
 Fax 06 498082  
 Email: info@comune.napoli.it  
 P.03/2022/000035