














LEGENDA

-  Montante acqua
-  Fecale
-  Punto acqua calda
-  Punto acqua fredda
-  Punto di scarico
-  Scarico di condensa
-  Pozzetto di scarico
-  Scaldacqua elettrico
-  Collettore complanare
-  Linea acqua calda
-  Linea acqua fredda
-  Linea acqua fredda
-  Linea scarico di condensa



Finanziato dall'Unione europea
NextGenerationEU



Agencia per la Coesione Territoriale

Piano Nazionale di Ripresa e Resilienza - Missione 5 - Inclusion e coesione -
Componente 3 - Interventi speciali per la coesione territoriale - Investimento 2 - Valorizzazione dei beni confiscati alle mafie



COMUNE DI NAPOLI

Comune di Napoli

Assessorato Beni Comuni e Urbanistica
Assessorato Legalità
Assessorato Politiche Sociali
Assessorato Pari Opportunità

Dipartimento Sicurezza
Servizio Beni Confiscati

Ristrutturazione dell'immobile sito in via Fontanelle 124 destinato a casa di accoglienza

Responsabile del Progetto:
dott.sa Lucia Di Micco


 


Responsabile Unico del Procedimento:
arch. Nunzia Ragosta


Progetto Definitivo

Schema funzionale impianto idrico sanitario

01	IM	febbraio 2022	scala 1:50
----	----	---------------	------------

LEGENDA

-  Caldaia
-  Contatore gas
-  Punto gas
-  Linea di distribuzione

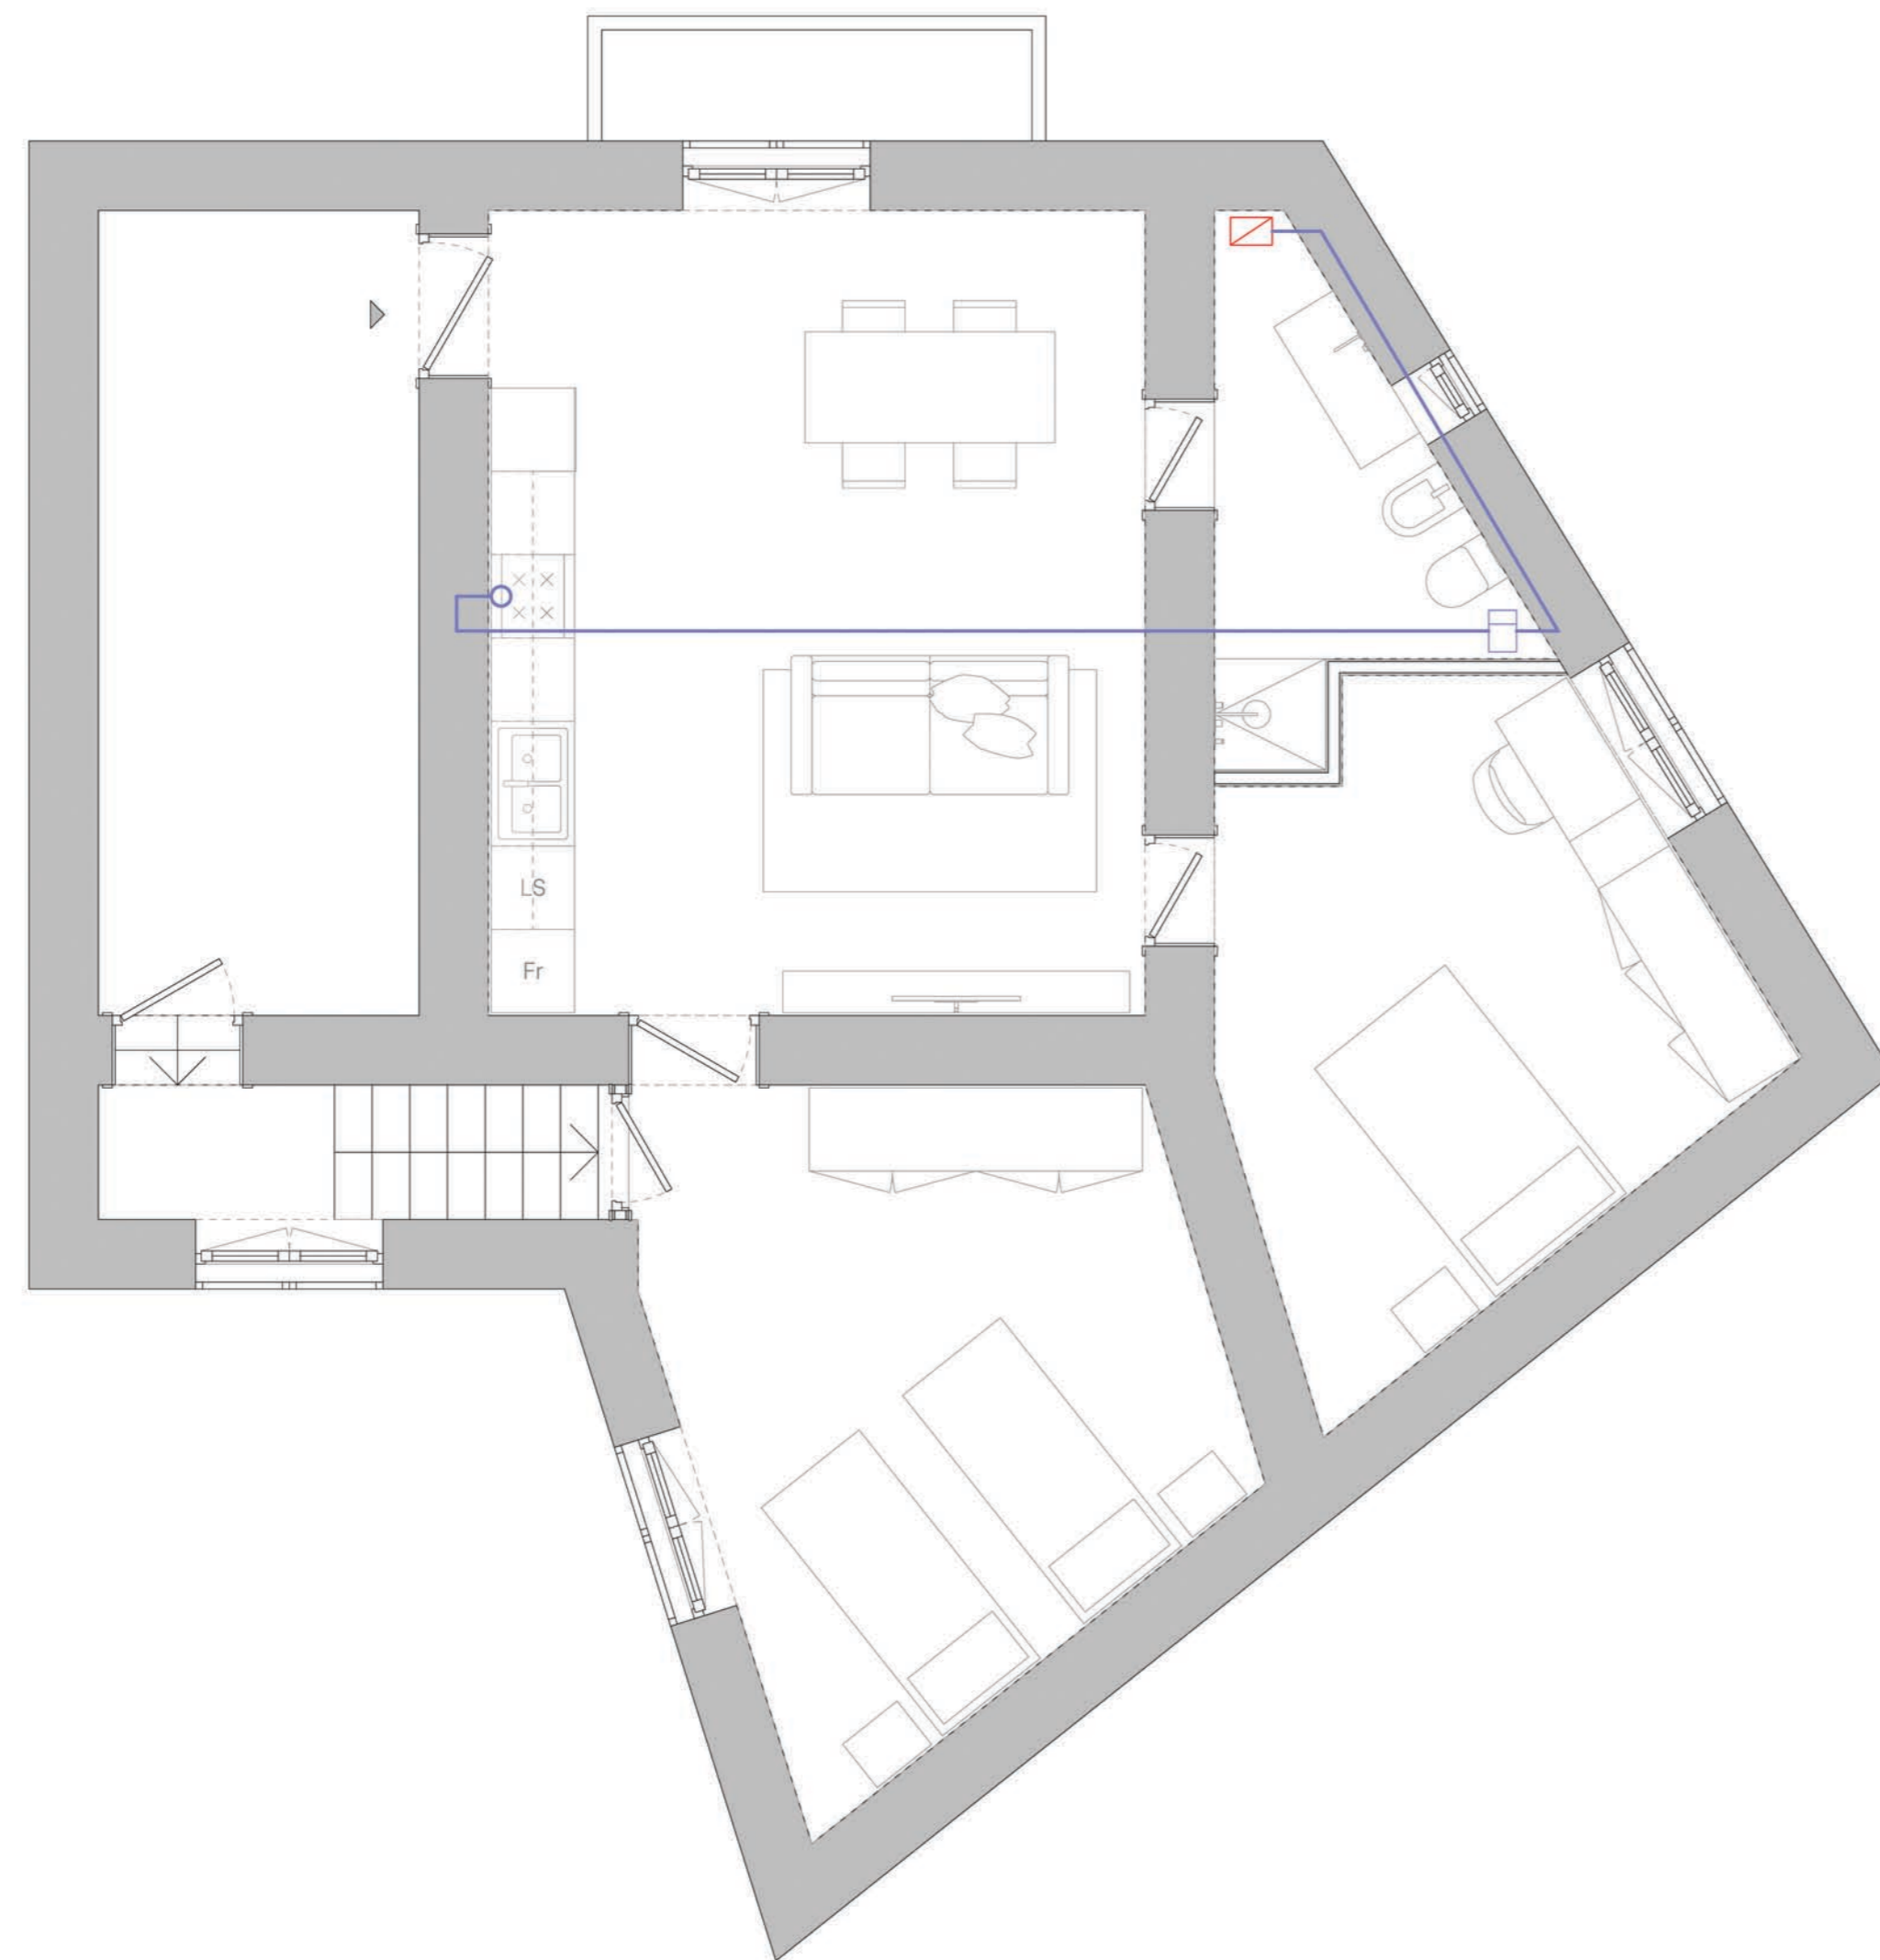

Piano Nazionale di Ripresa e Resilienza - Missione 5 - Inclusione e coesione -
Componente 3 - Interventi speciali per la coesione territoriale - Investimento 2 - Valorizzazione dei beni confiscati alle mafie



Comune di Napoli

Assessorato Beni Comuni e Urbanistica
Assessorato Legalità
Assessorato Politiche Sociali
Assessorato Pari Opportunità
Dipartimento Sicurezza
Servizio Beni Confiscati

Ristrutturazione dell'immobile sito in via Fontanelle 124 destinato a casa di accoglienza

Responsabile del Progetto:
dott.sa Lucia Di Micco

Responsabile Unico del Procedimento:
arch. Nunzia Ragosta

Progetto Definitivo

Schema funzionale impianto distribuzione gas

02


IM

febbraio 2022

scala 1:50

LEGENDA

- Ambienti controsoffittati
- ⊗ Macchina climatizzazione
- ⊗ Macchina esterna
- Linea frigorifera
- Mandata

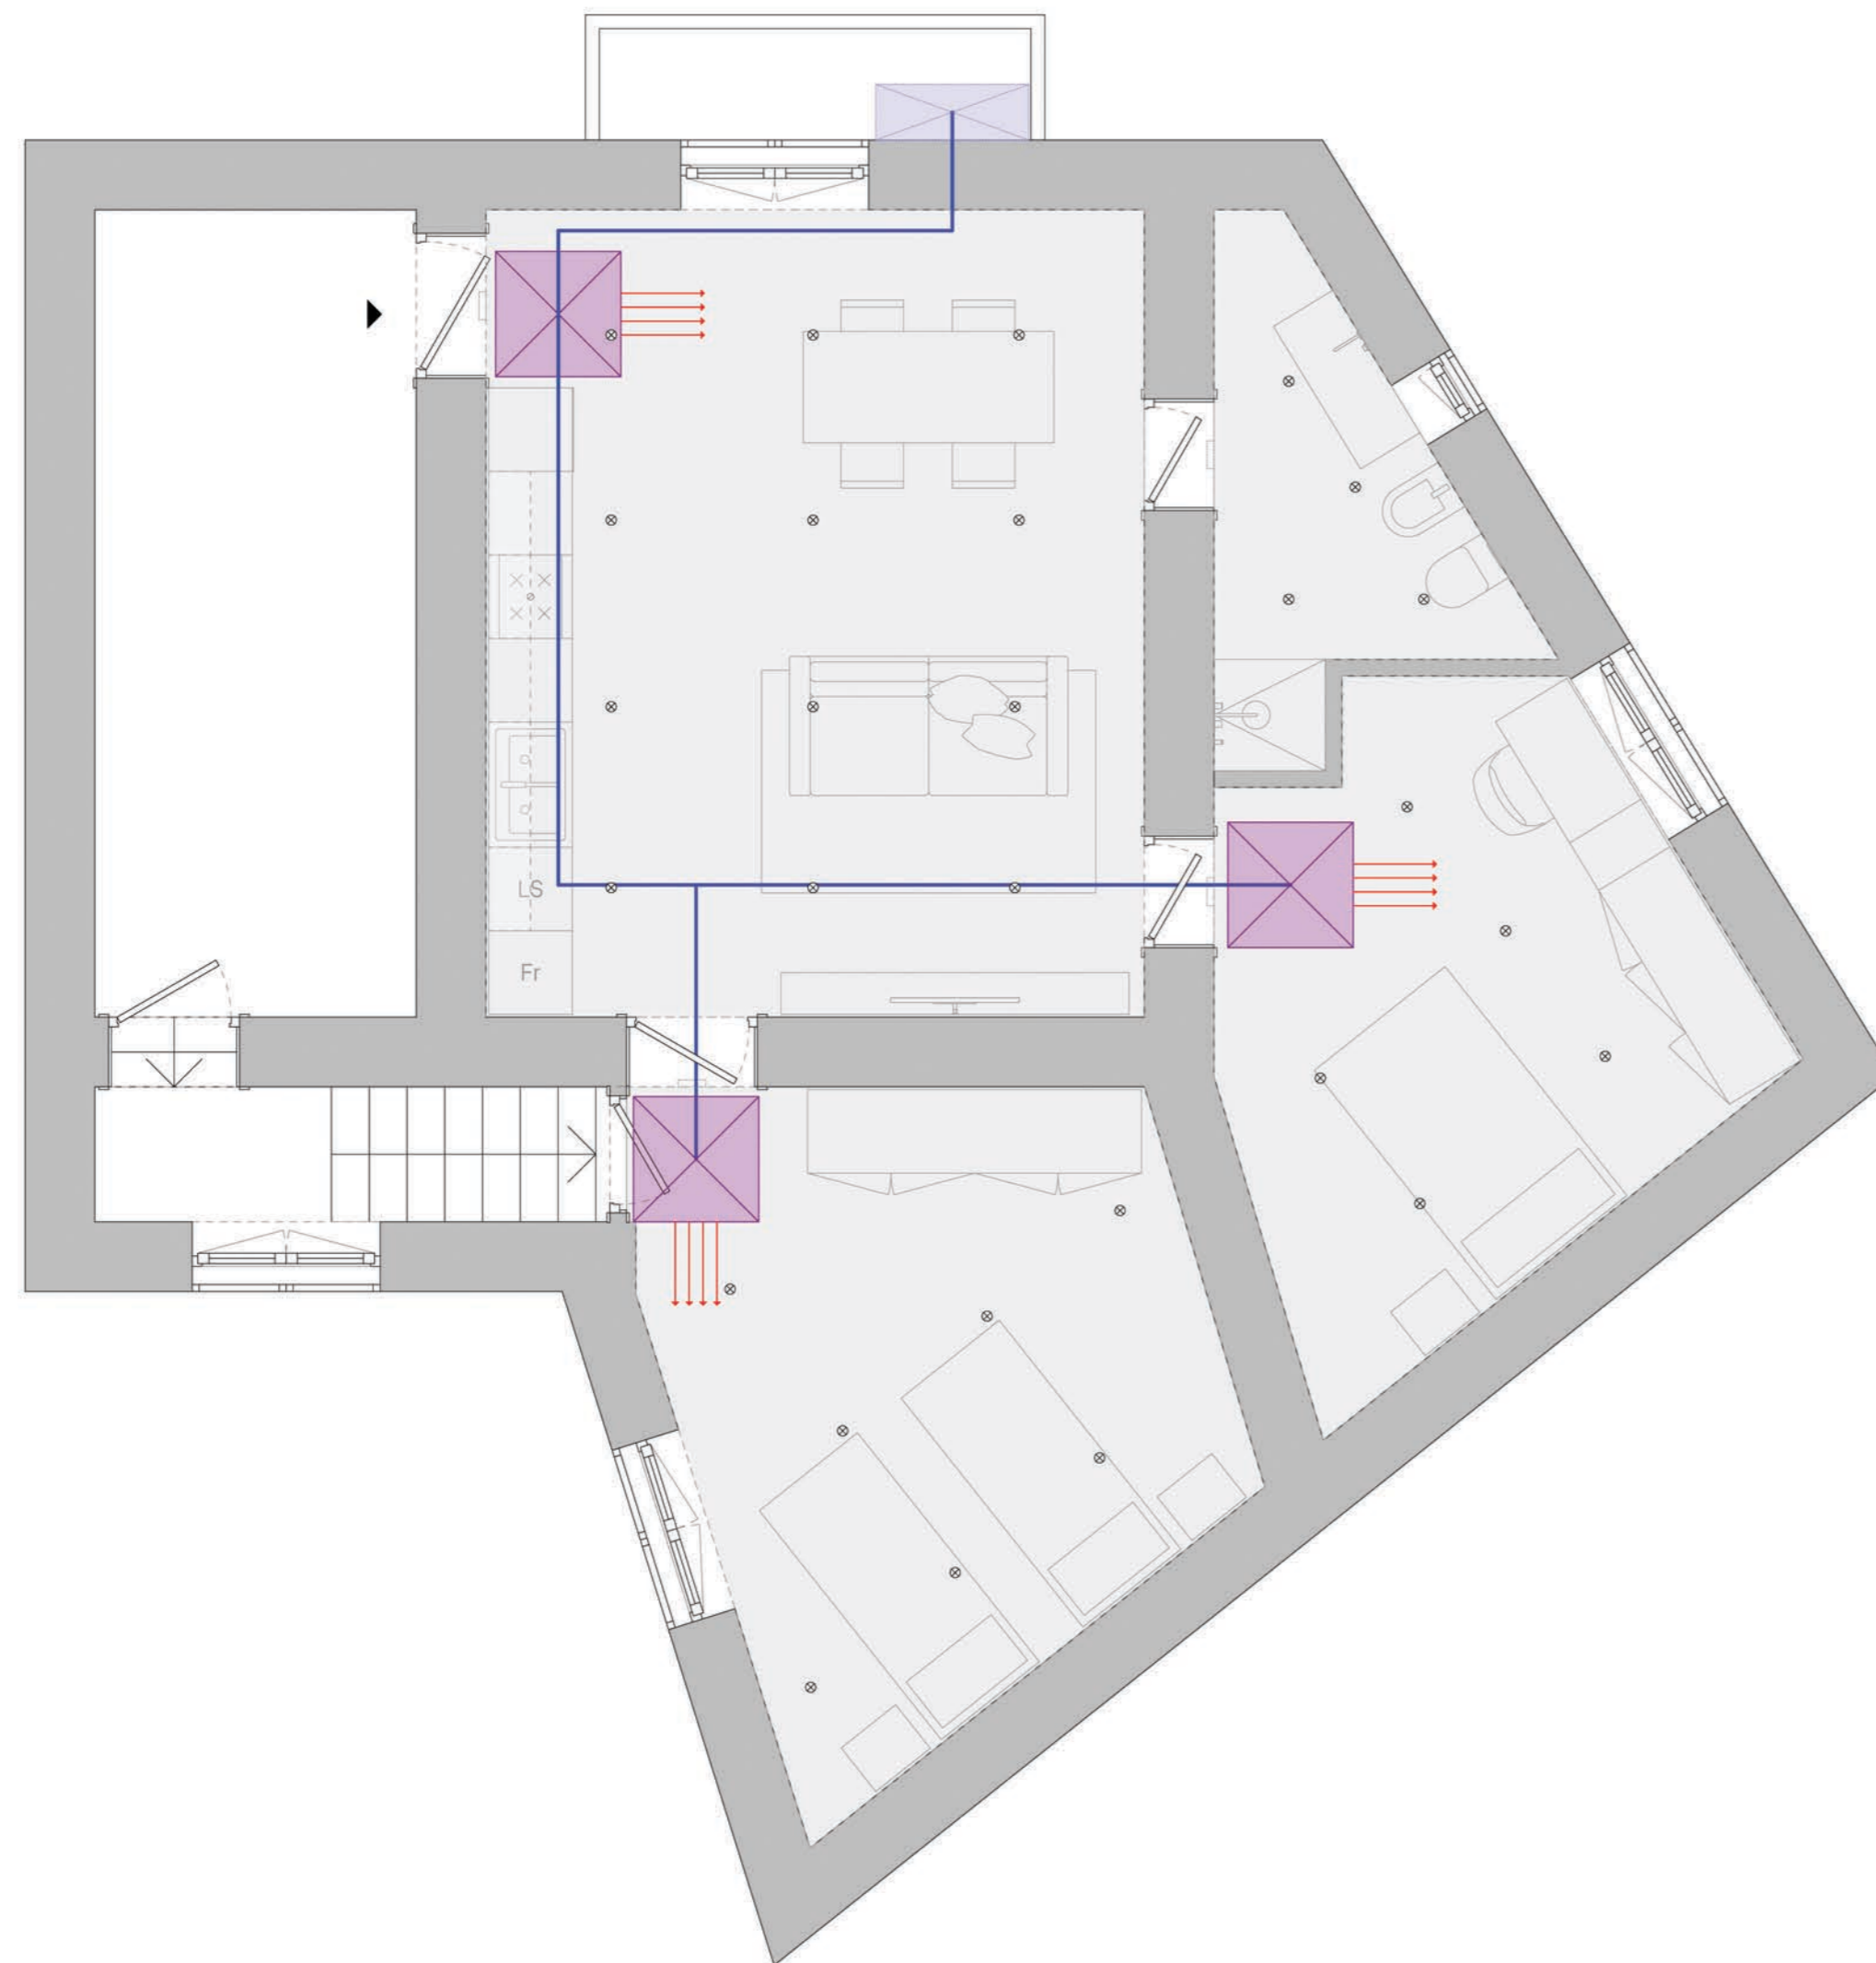

Piano Nazionale di Ripresa e Resilienza - Missione 5 - Inclusion e coesione -
Componente 3 - Interventi speciali per la coesione territoriale - Investimento 2 - Valorizzazione dei beni confiscati alle mafie



Comune di Napoli

Assessorato Beni Comuni e Urbanistica
Assessorato Legalità
Assessorato Politiche Sociali
Assessorato Pari Opportunità

Dipartimento Sicurezza
Servizio Beni Confiscati

Ristrutturazione dell'immobile sito in via Fontanelle 124 destinato a casa di accoglienza

Responsabile del Progetto:
dott.sa Lucia Di Micco

Responsabile Unico del Procedimento:
arch. Nunzia Ragosta

Progetto Definitivo

Schema funzionale impianto climatizzazione

03

IM

febbraio 2022

scala 1:50



LEGENDA

E = Luce di emergenza
S = Sensore rilevatore gas

L = Punto luce a incasso

C = Cassetta

D = Cassetta di derivazione

PUNTI LUCE

Rif.	Descrizione	pz.
E1	Lampada di emergenza a incasso	1
E2	Lampada di emergenza a incasso	1
E3	Lampada di emergenza a incasso	1
E4	Lampada di emergenza a incasso	1
L1	Faretto a incasso	6
L2	Faretto a incasso	4
L3	Faretto a incasso	5
L4	Faretto a incasso	7
L5	Faretto a incasso	6
S1	Sensore rilevatore gas	1



Piano Nazionale di Ripresa e Resilienza - Missione 5 - Inclusione e coesione -
Componente 3 - Interventi speciali per la coesione territoriale - Investimento 2 - Valorizzazione dei beni confiscati alle mafie



Comune di Napoli

Assessorato Beni Comuni e Urbanistica
Assessorato Legalità
Assessorato Politiche Sociali
Assessorato Pari Opportunità

Dipartimento Sicurezza
Servizio Beni Confiscati

Ristrutturazione dell'immobile sito in via Fontanelle 124 destinato a casa di accoglienza

Responsabile del Progetto:
dott.sa Lucia Di Micco

Responsabile Unico del Procedimento:
arch. Nunzia Ragosta

Progetto Definitivo


Schema funzionale impianto elettrico illuminazione

04

IM

febbraio 2022

scala 1:50

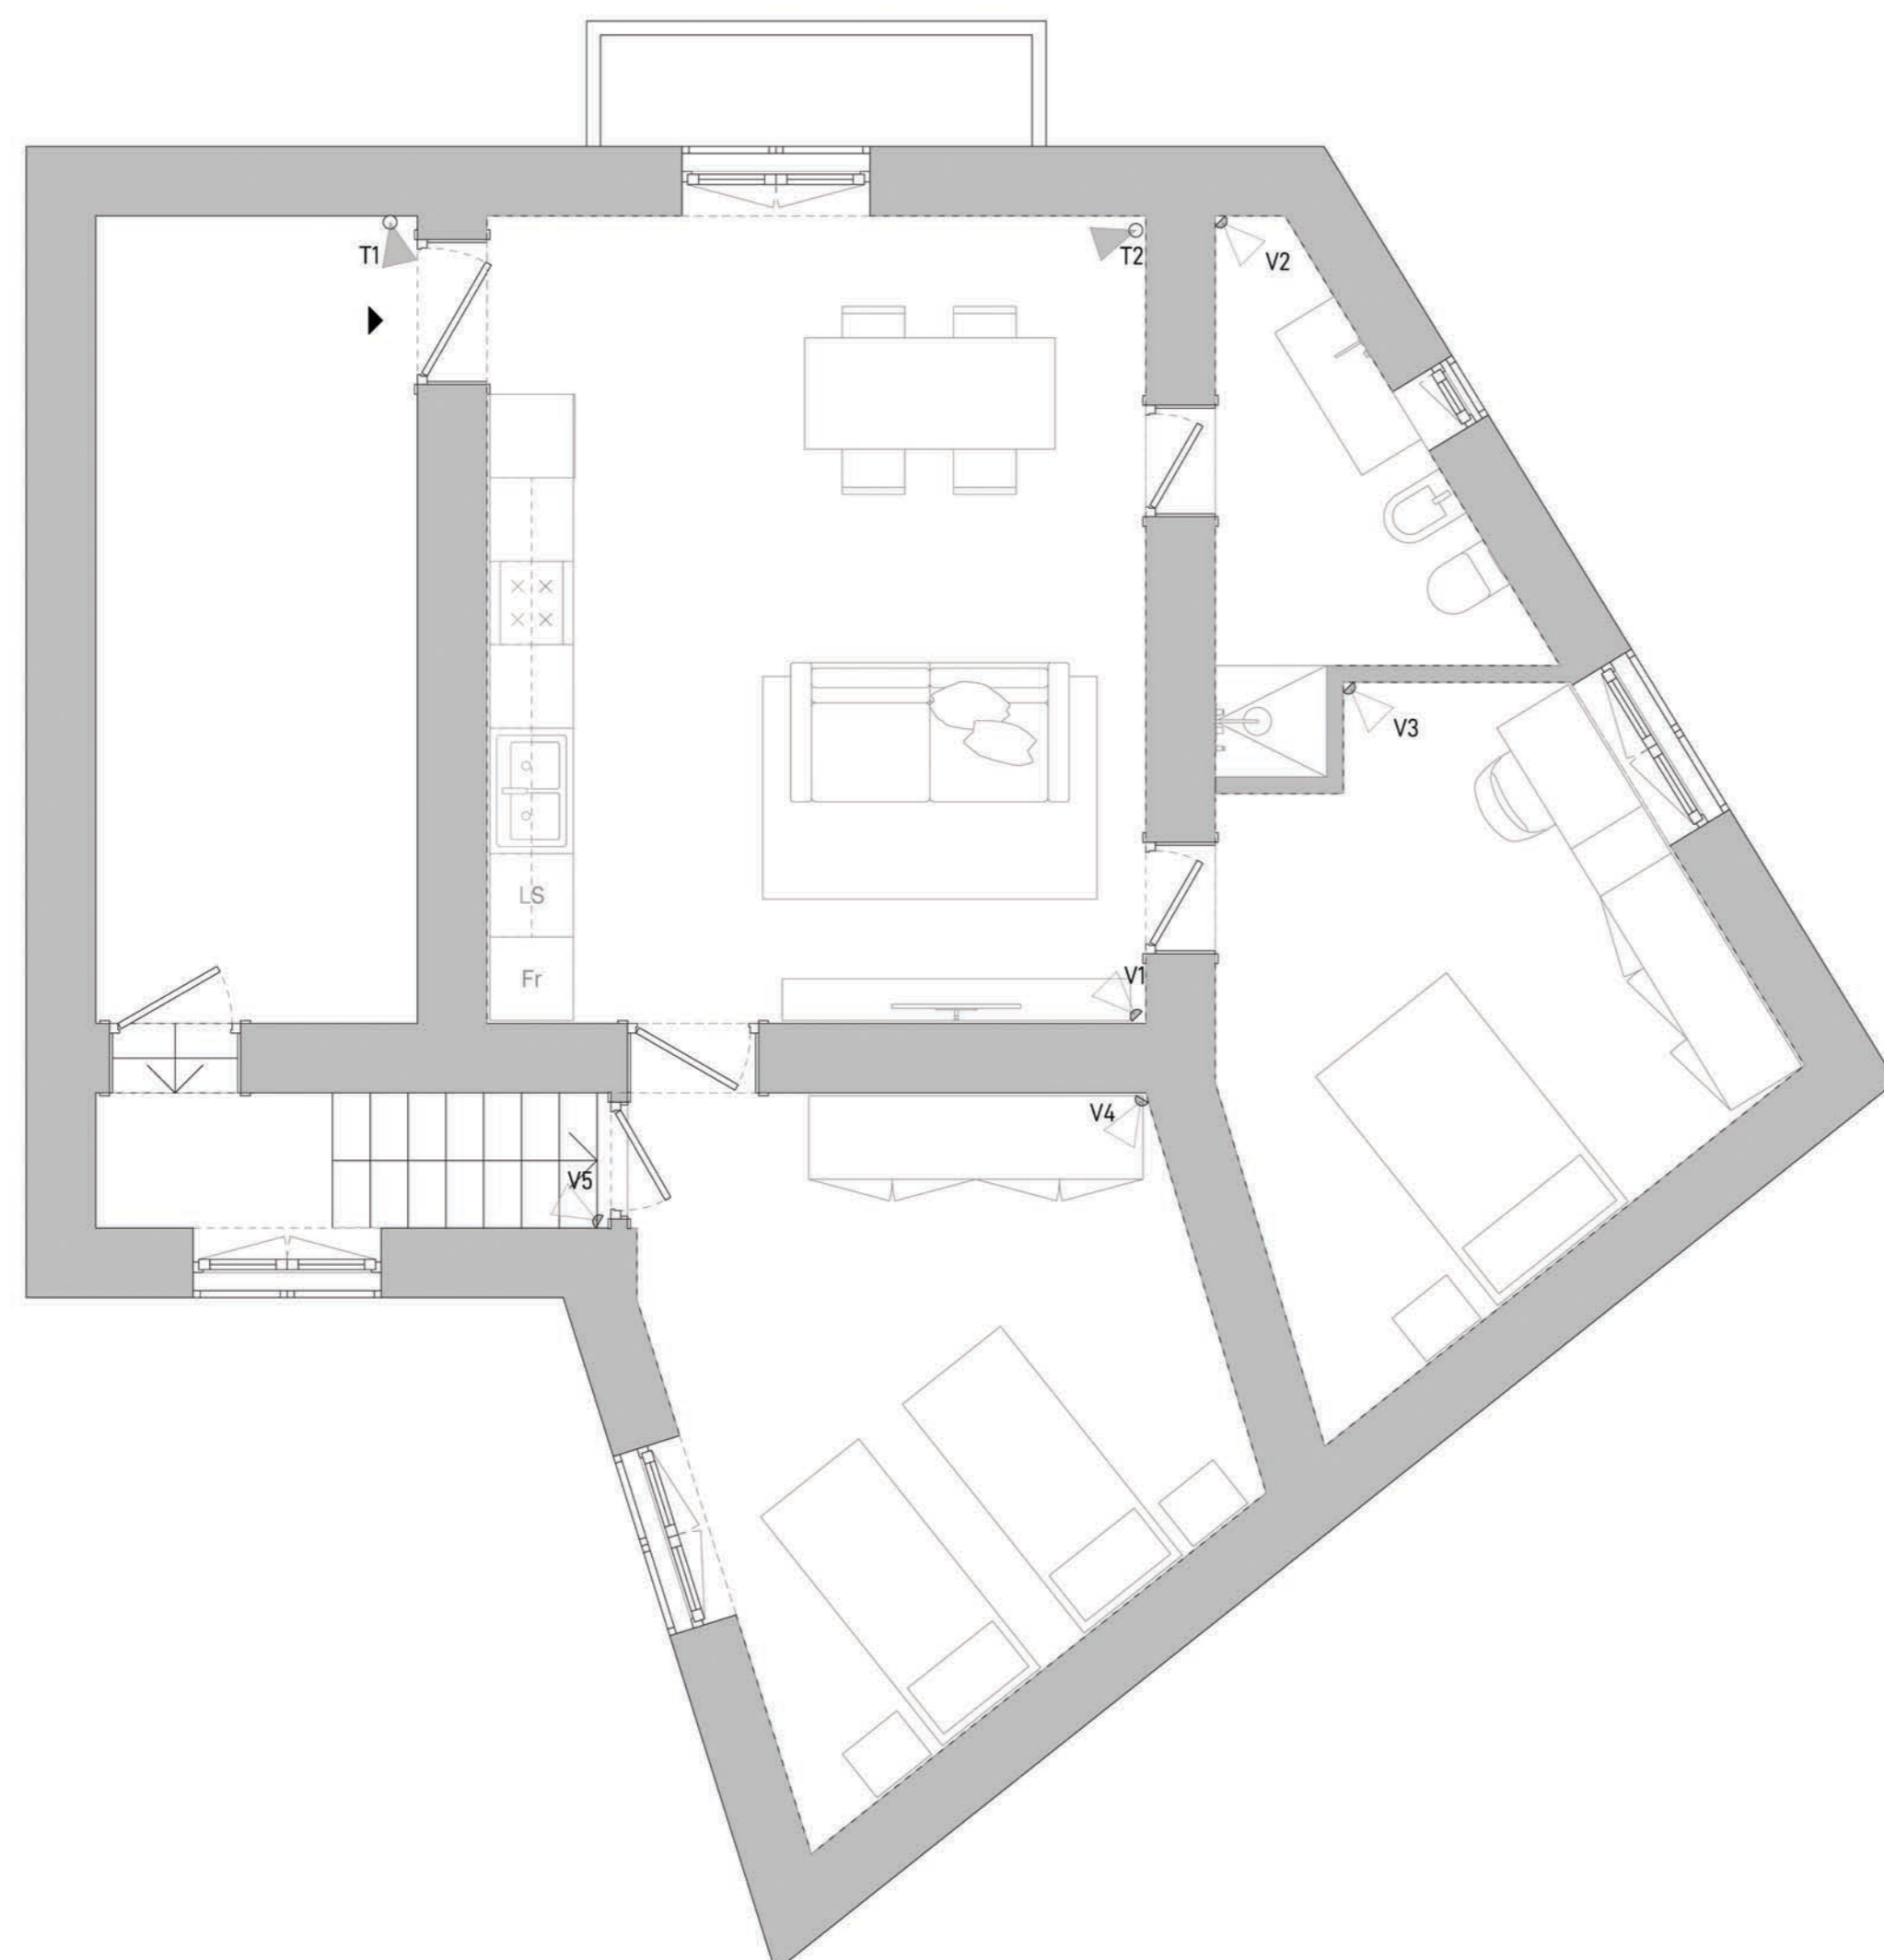

LEGENDA

Rif. Descrizione

- T1 Telecamera
- T2 Telecamera
- V1 Sensore volumetrico a parete
- V2 Sensore volumetrico a parete
- V3 Sensore volumetrico a parete
- V4 Sensore volumetrico a parete
- V5 Sensore volumetrico a parete



Finanziato dall'Unione europea
NextGenerationEU



Agencia per la Coesione Territoriale

Piano Nazionale di Ripresa e Resilienza - Missione 5 - Inclusion e coesione -
Componente 3 - Interventi speciali per la coesione territoriale - Investimento 2 - Valorizzazione dei beni confiscati alle mafie



COMUNE DI NAPOLI

Comune di Napoli

Assessorato Beni Comuni e Urbanistica
Assessorato Legalità
Assessorato Politiche Sociali
Assessorato Pari Opportunità

Dipartimento Sicurezza
Servizio Beni Confiscati

Ristrutturazione dell'immobile sito in via Fontanelle 124 destinato a casa di accoglienza

Responsabile del Progetto: dott.sa Lucia Di Micco	Responsabile Unico del Procedimento: arch. Nunzia Ragosta
--	---

Progetto Definitivo

Schema funzionale impianto videosorveglianza / sicurezza

05	IM	febbraio 2022	scala 1:50
----	----	---------------	------------