

LEGENDA

-  Montante acqua
-  Fecale
-  Punto acqua calda
-  Punto acqua fredda
-  Punto di scarico
-  Scarico di condensa
-  Pozzetto di scarico
-  Scaldacqua elettrico
-  Collettore complanare
-  Linea acqua calda
-  Linea acqua fredda
-  Linea acqua fredda
-  Linea scarico di condensa



Finanziato dall'Unione europea
NextGenerationEU



Agencia per la Coesione Territoriale

Piano Nazionale di Ripresa e Resilienza - Missione 5 - Inclusion e coesione -
Componente 3 - Interventi speciali per la coesione territoriale - Investimento 2 - Valorizzazione dei beni confiscati alle mafie



COMUNE DI NAPOLI

Comune di Napoli

Assessorato Beni Comuni e Urbanistica
Assessorato Legalità
Assessorato Politiche Sociali
Assessorato Pari Opportunità

Dipartimento Sicurezza
Servizio Beni Confiscati

Ristrutturazione dell'immobile sito in via Ottaviano 58 destinato a casa di accoglienza

Responsabile del Progetto: dott.sa Lucia Di Micco	Responsabile Unico del Procedimento: arch. Nunzia Ragosta
--	---


 


Progetto Definitivo

Schema funzionale impianto idrico / sanitario

01	IM	febbraio 2022	scala 1:50
----	----	---------------	------------



LEGENDA

-  Caldaia a condensazione
-  Contatore gas
-  Punto gas
-  Linea di distribuzione



Piano Nazionale di Ripresa e Resilienza - Missione 5 - Inclusione e coesione -
Componente 3 - Interventi speciali per la coesione territoriale - Investimento 2 - Valorizzazione dei beni confiscati alle mafie



Comune di Napoli

Assessorato Beni Comuni e Urbanistica
Assessorato Legalità
Assessorato Politiche Sociali
Assessorato Pari Opportunità

Dipartimento Sicurezza
Servizio Beni Confiscati

Ristrutturazione dell'immobile sito in via Ottaviano 58 destinato a casa di accoglienza

Responsabile del Progetto:
dott.sa Lucia Di Micco

Responsabile Unico del Procedimento:
arch. Nunzia Ragosta

Progetto Definitivo

Schema funzionale impianto distribuzione gas

02

IM

febbraio 2022

scala 1:50



LEGENDA

- Ambienti controsoffittati
- Macchina climatizzazione
- Macchina esterna
- Linea frigorifera
- Mandata
- Aspiratore
- Estrazione



Piano Nazionale di Ripresa e Resilienza - Missione 5 - Inclusione e coesione -
Componente 3 - Interventi speciali per la coesione territoriale - Investimento 2 - Valorizzazione dei beni confiscati alle mafie



Comune di Napoli

Assessorato Beni Comuni e Urbanistica
Assessorato Legalità
Assessorato Politiche Sociali
Assessorato Pari Opportunità

Dipartimento Sicurezza
Servizio Beni Confiscati

Ristrutturazione dell'immobile sito in via Ottaviano 58 destinato a casa di accoglienza

Responsabile del Progetto:
dott.sa Lucia Di Micco

Responsabile Unico del Procedimento:
arch. Nunzia Ragosta

Progetto Definitivo


Schema funzionale impianto climatizzazione

03

IM

febbraio 2022

scala 1:50

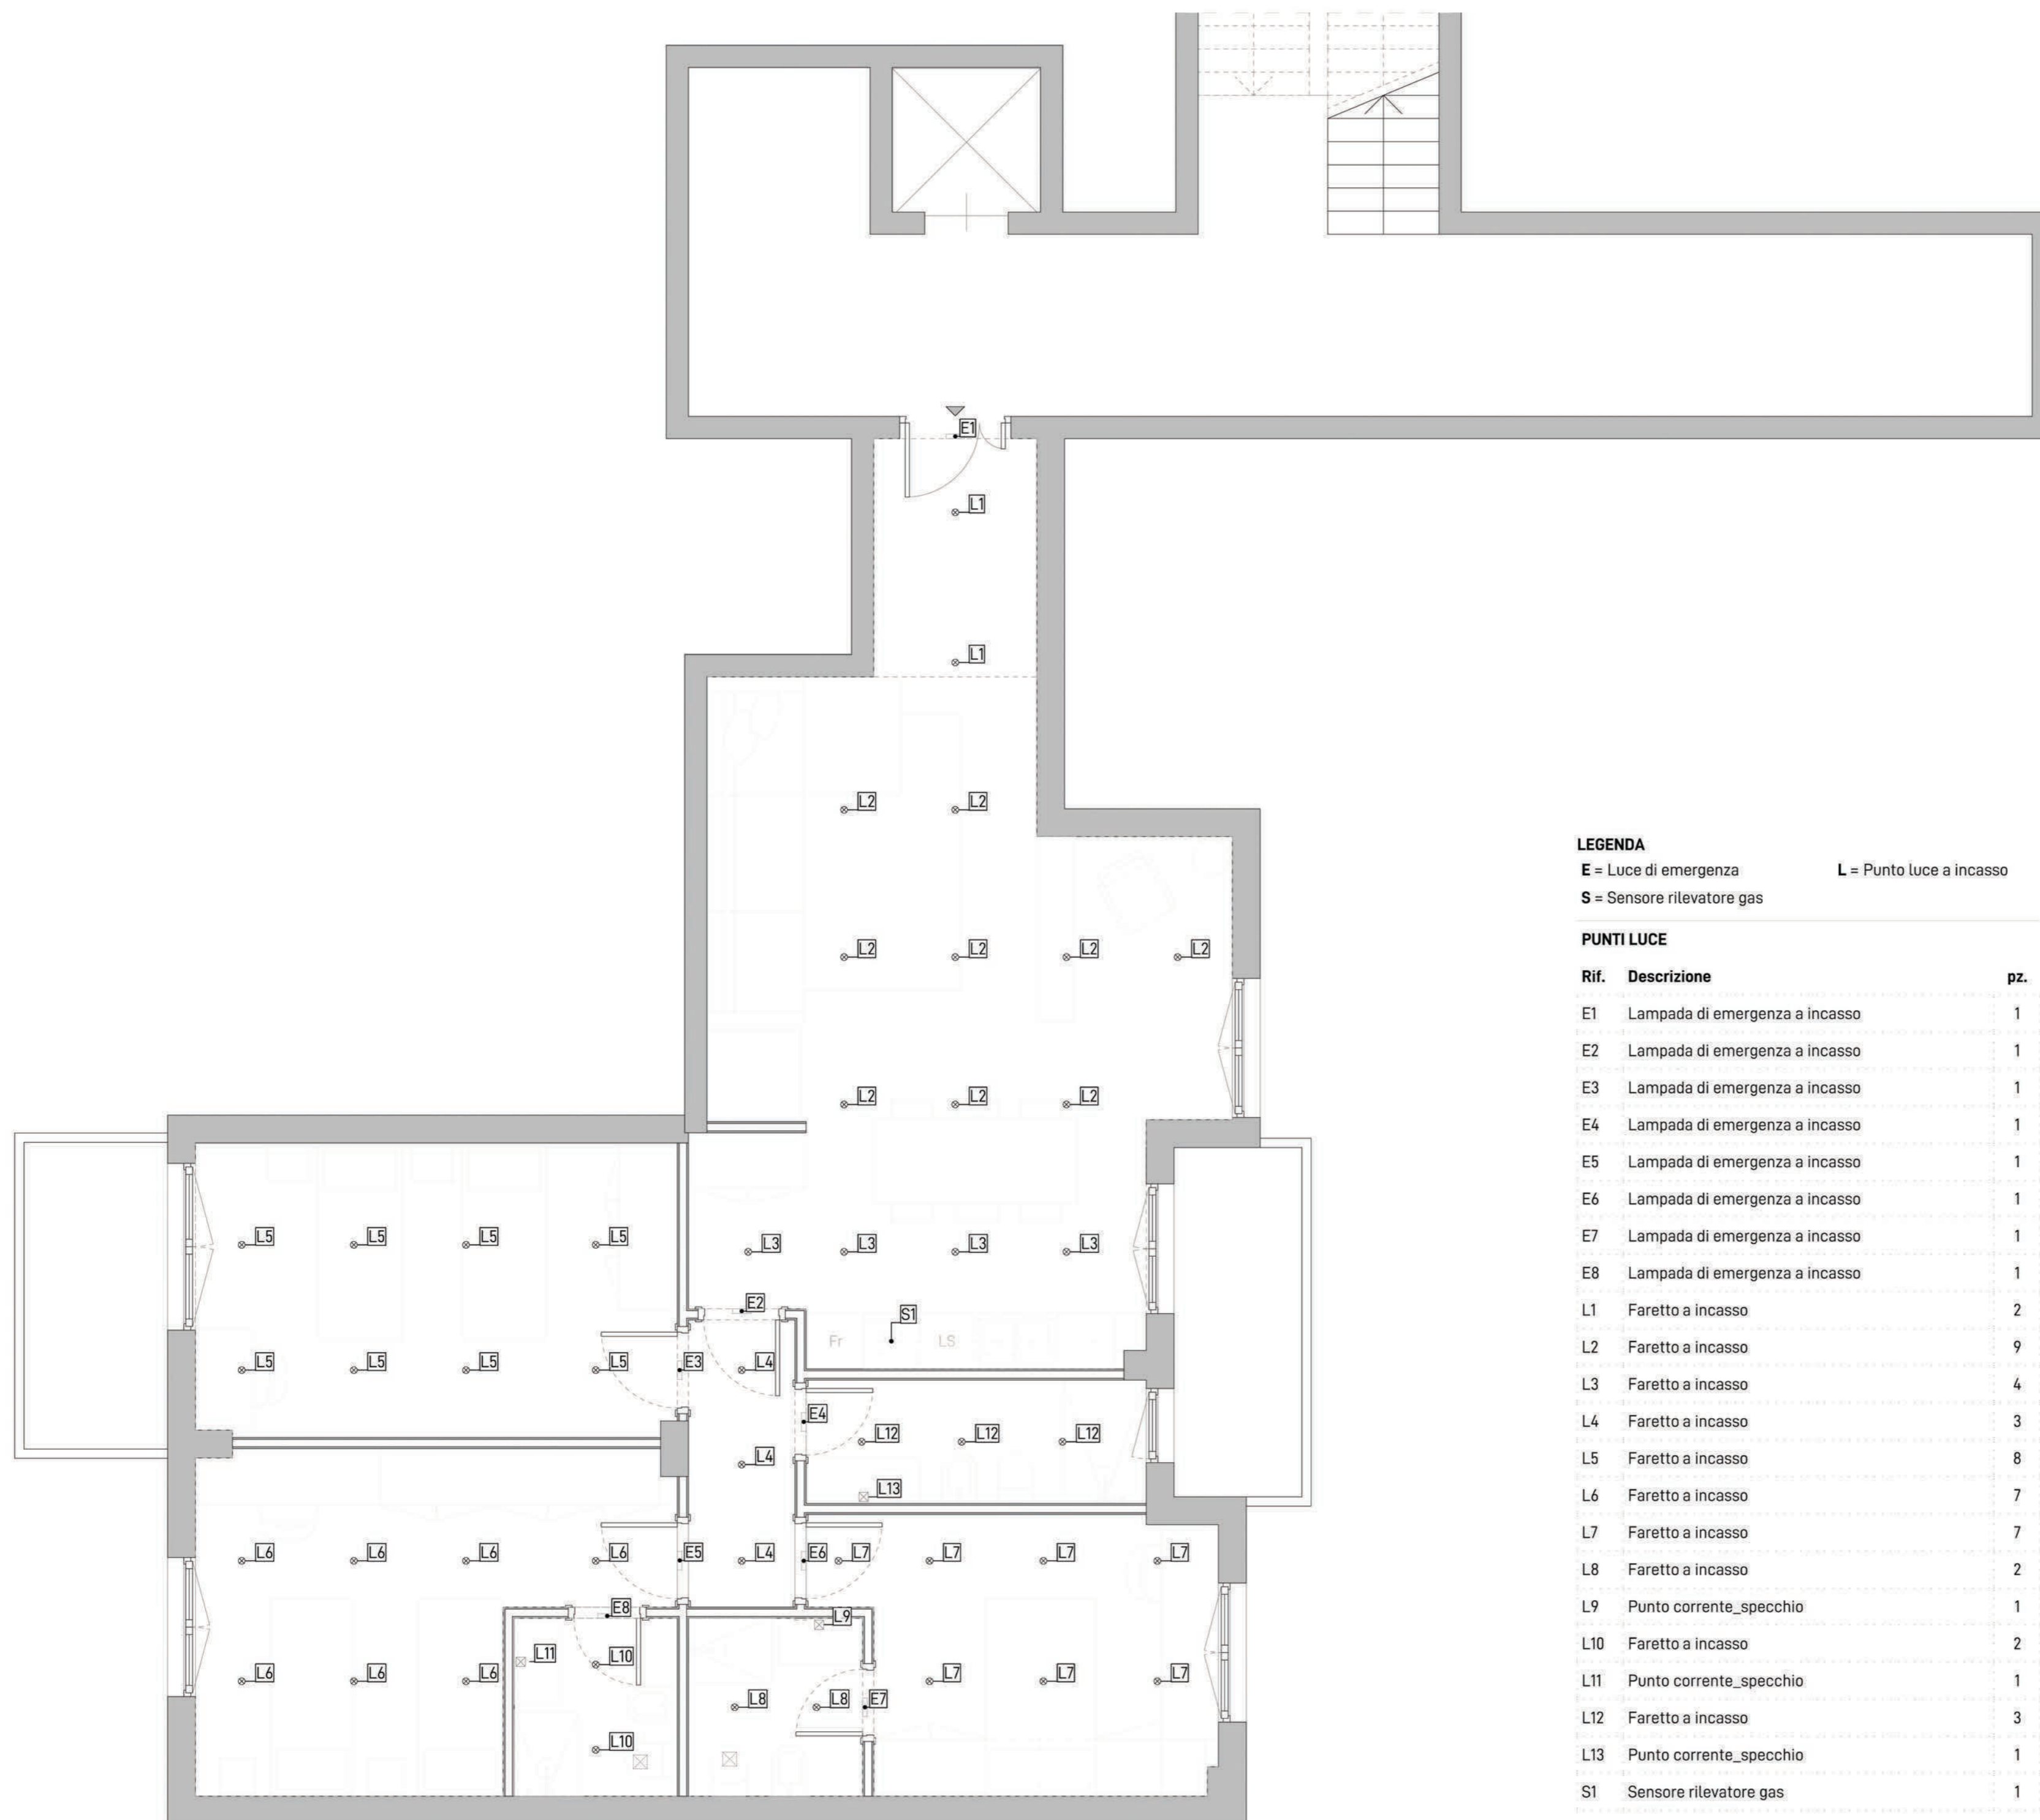

LEGENDA

E = Luce di emergenza L = Punto luce a incasso
 S = Sensore rilevatore gas

PUNTI LUCE

Rif.	Descrizione	pz.
E1	Lampada di emergenza a incasso	1
E2	Lampada di emergenza a incasso	1
E3	Lampada di emergenza a incasso	1
E4	Lampada di emergenza a incasso	1
E5	Lampada di emergenza a incasso	1
E6	Lampada di emergenza a incasso	1
E7	Lampada di emergenza a incasso	1
E8	Lampada di emergenza a incasso	1
L1	Faretto a incasso	2
L2	Faretto a incasso	9
L3	Faretto a incasso	4
L4	Faretto a incasso	3
L5	Faretto a incasso	8
L6	Faretto a incasso	7
L7	Faretto a incasso	7
L8	Faretto a incasso	2
L9	Punto corrente_specchio	1
L10	Faretto a incasso	2
L11	Punto corrente_specchio	1
L12	Faretto a incasso	3
L13	Punto corrente_specchio	1
S1	Sensore rilevatore gas	1



Piano Nazionale di Ripresa e Resilienza - Missione 5 - Inclusione e coesione -
 Componente 3 - Interventi speciali per la coesione territoriale - Investimento 2 - Valorizzazione dei beni confiscati alle mafie



Comune di Napoli

Assessorato Beni Comuni e Urbanistica
 Assessorato Legalità
 Assessorato Politiche Sociali
 Assessorato Pari Opportunità
 Dipartimento Sicurezza
 Servizio Beni Confiscati

**Ristrutturazione dell'immobile
 sito in via Ottaviano 58
 destinato a casa di accoglienza**

Responsabile del Progetto:
 dott.sa Lucia Di Micco

Responsabile Unico del Procedimento:
arch. Nunzia Ragosta

Progetto Definitivo

**Schema funzionale impianto
 elettrico / illuminazione**

04

IM

febbraio 2022

scala 1:50



LEGENDA

- | Rif. | Descrizione |
|------|------------------------------|
| T1 | Telecamera |
| T2 | Telecamera |
| V1 | Sensore volumetrico a parete |
| V2 | Sensore volumetrico a parete |
| V3 | Sensore volumetrico a parete |
| V4 | Sensore volumetrico a parete |
| V5 | Sensore volumetrico a parete |
| V6 | Sensore volumetrico a parete |
| V7 | Sensore volumetrico a parete |



Finanziato dall'Unione europea
NextGenerationEU



Agencia per la Coesione Territoriale

Piano Nazionale di Ripresa e Resilienza - Missione 5 - Inclusion e coesione -
Componente 3 - Interventi speciali per la coesione territoriale - Investimento 2 - Valorizzazione dei beni confiscati alle mafie



COMUNE DI NAPOLI

Comune di Napoli

Assessorato Beni Comuni e Urbanistica
Assessorato Legalità
Assessorato Politiche Sociali
Assessorato Pari Opportunità

Dipartimento Sicurezza
Servizio Beni Confiscati

Ristrutturazione dell'immobile sito in via Ottaviano 58 destinato a casa di accoglienza

Responsabile del Progetto: dott.sa Lucia Di Micco	Responsabile Unico del Procedimento: arch. Ignazio Leone	Progettisti: ing. Marzia Di Caprio ing. Nico Coscione
--	---	---

Progetto Definitivo

Schema funzionale impianto
videosorveglianza / sicurezza

05	IM	febbraio 2022	scala 1:50
----	----	---------------	------------