












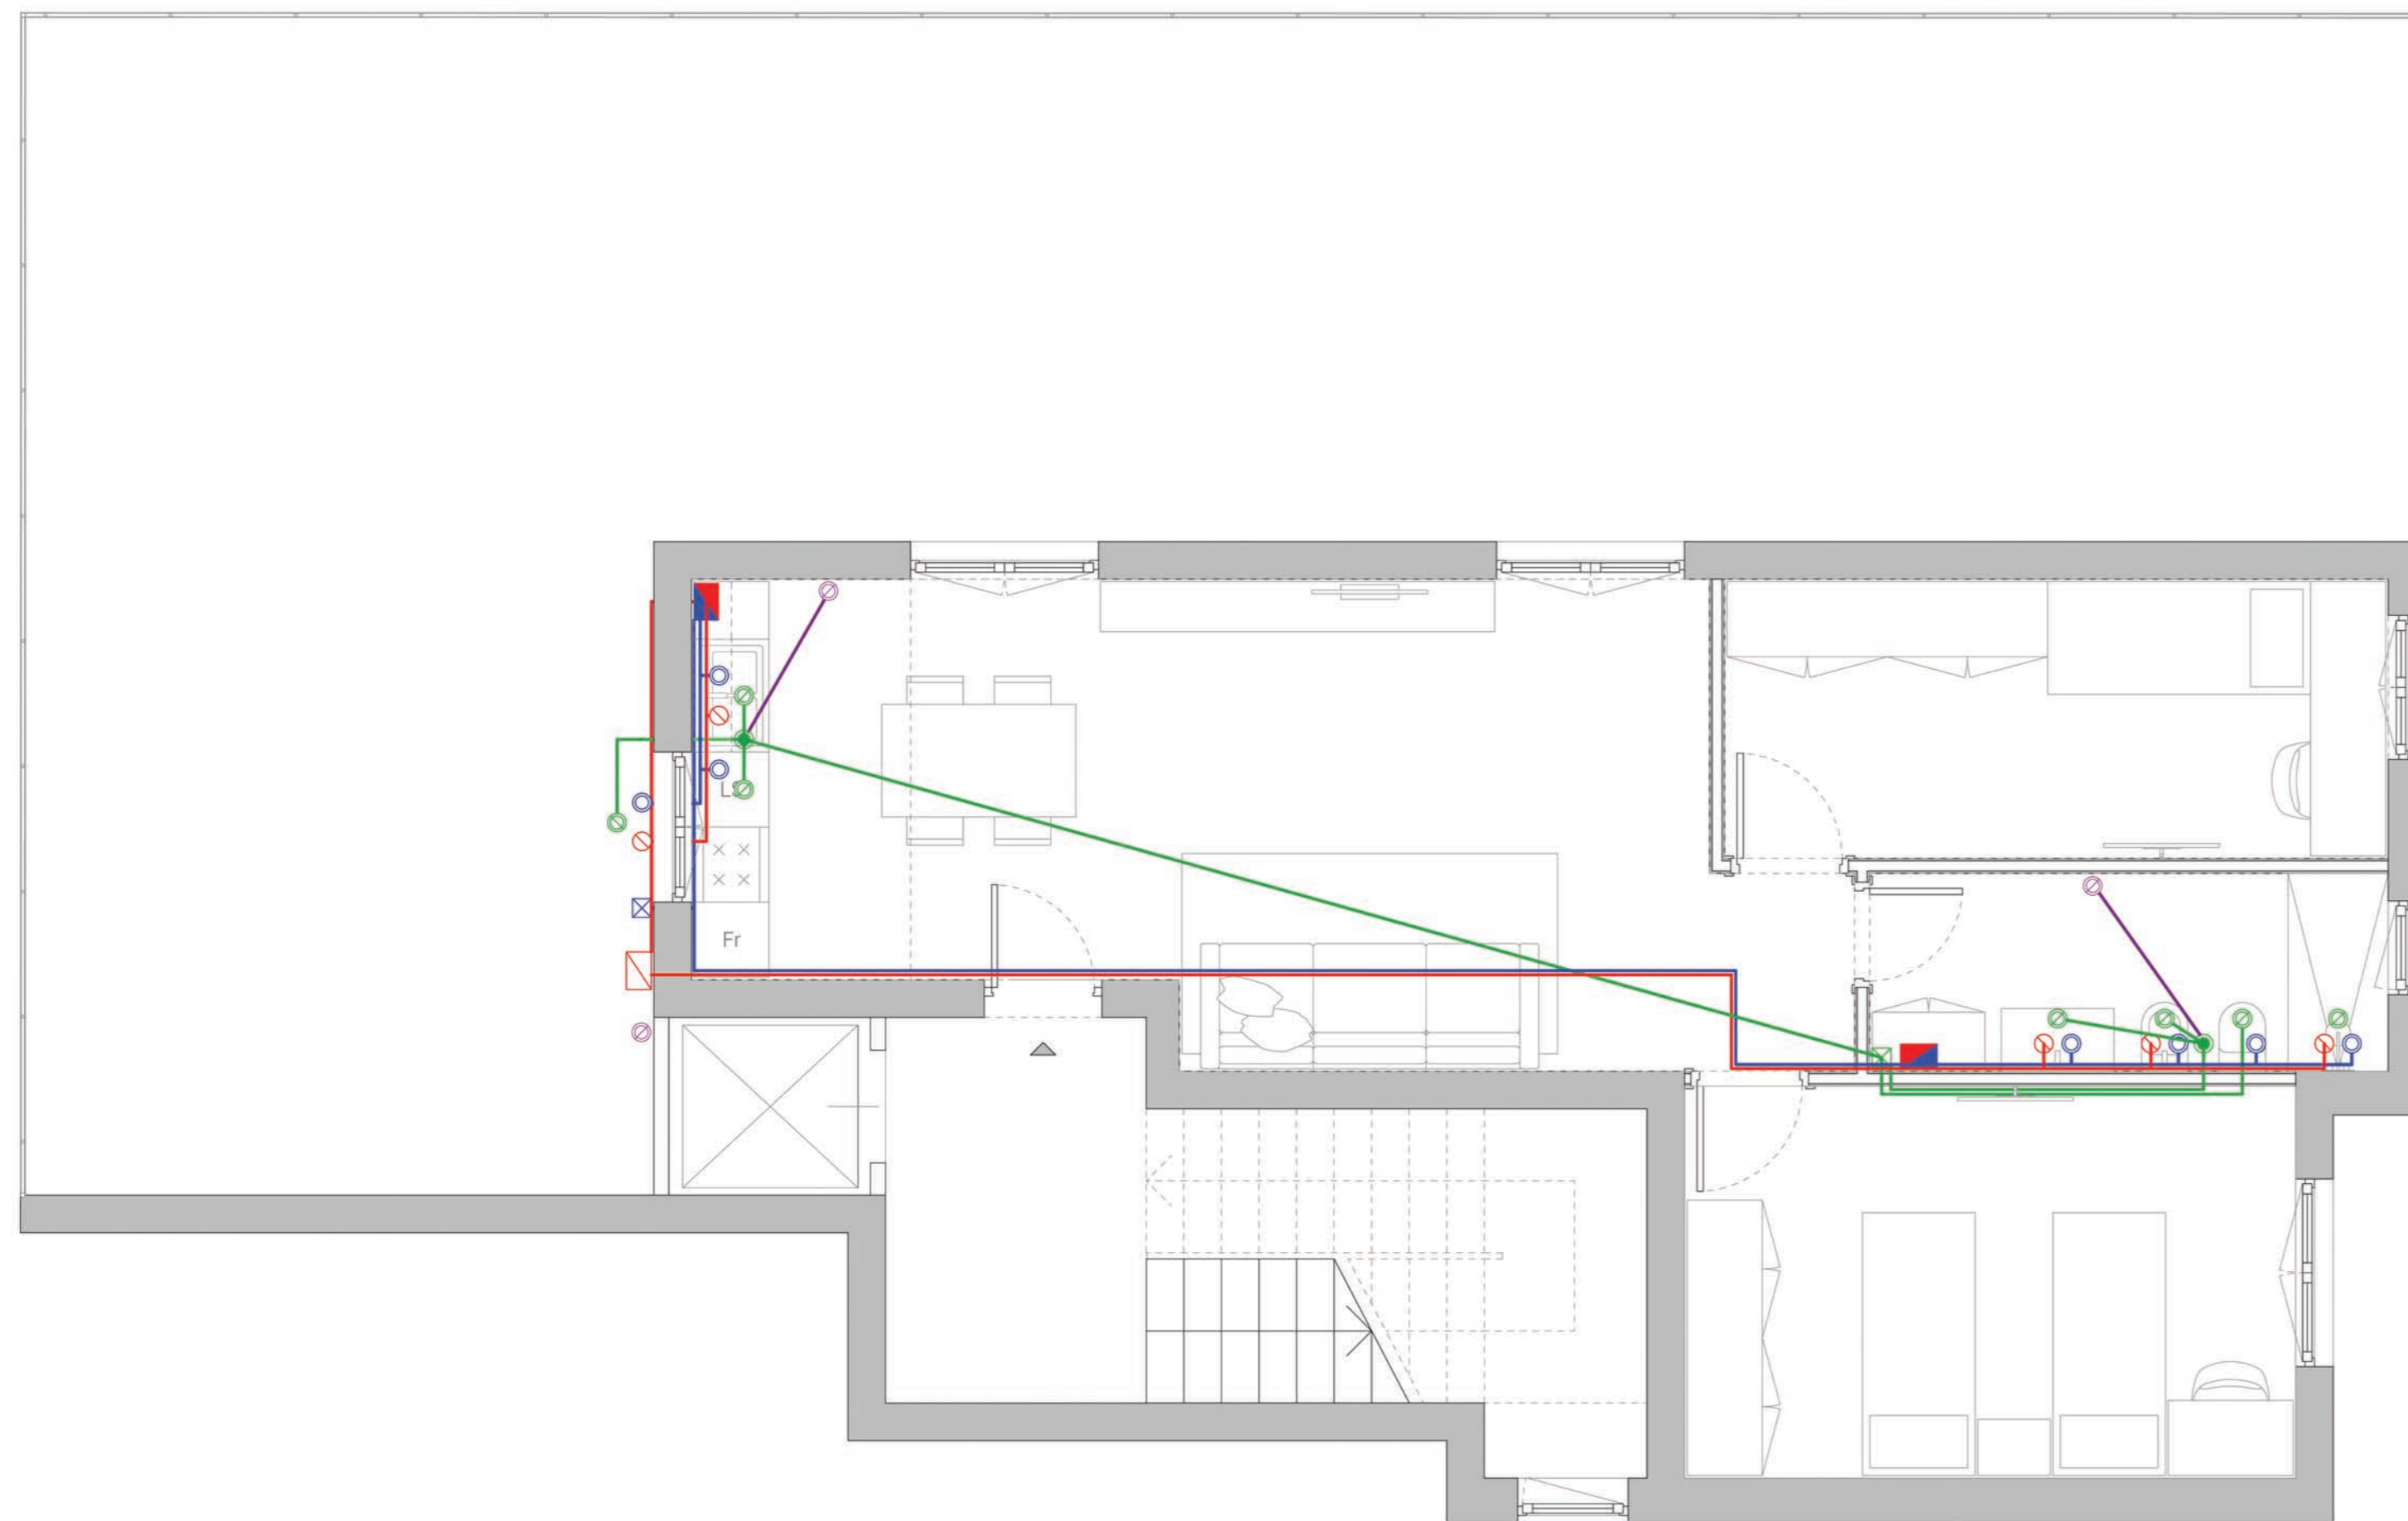


LEGENDA

-  Montante acqua
-  Fecale
-  Punto acqua calda
-  Punto acqua fredda
-  Punto di scarico
-  Scarico di condensa
-  Pozzetto di scarico
-  Scaldacqua elettrico
-  Collettore complanare
-  Linea acqua calda
-  Linea acqua fredda
-  Linea acqua fredda
-  Linea scarico di condensa



 **Finanziato dall'Unione europea**
NextGenerationEU

 *Agencia per la Coesione Territoriale*

Piano Nazionale di Ripresa e Resilienza - Missione 5 - Inclusion e coesione -
 Componente 3 - Interventi speciali per la coesione territoriale - Investimento 2 - Valorizzazione dei beni confiscati alle mafie

 **COMUNE DI NAPOLI**

Comune di Napoli
 Assessorato Beni Comuni e Urbanistica
 Assessorato Legalità
 Assessorato Politiche Sociali
 Assessorato Pari Opportunità
 Dipartimento Sicurezza
 Servizio Beni Confiscati

**Ristrutturazione dell'immobile
 sito in via TIBERIO 46
 destinato a casa di accoglienza**


Responsabile del Progetto: dott.sa Lucia Di Micco	Responsabile Unico del Procedimento: arch. Nunzia Ragosta
--	---

Progetto Definitivo

**Schema funzionale impianto
 idrico sanitario**

01	IM	febbraio 2022	scala 1:50
----	----	---------------	------------

LEGENDA

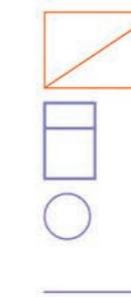


Caldaia a condensazione

Contatore gas

Punto gas

Linea di distribuzione

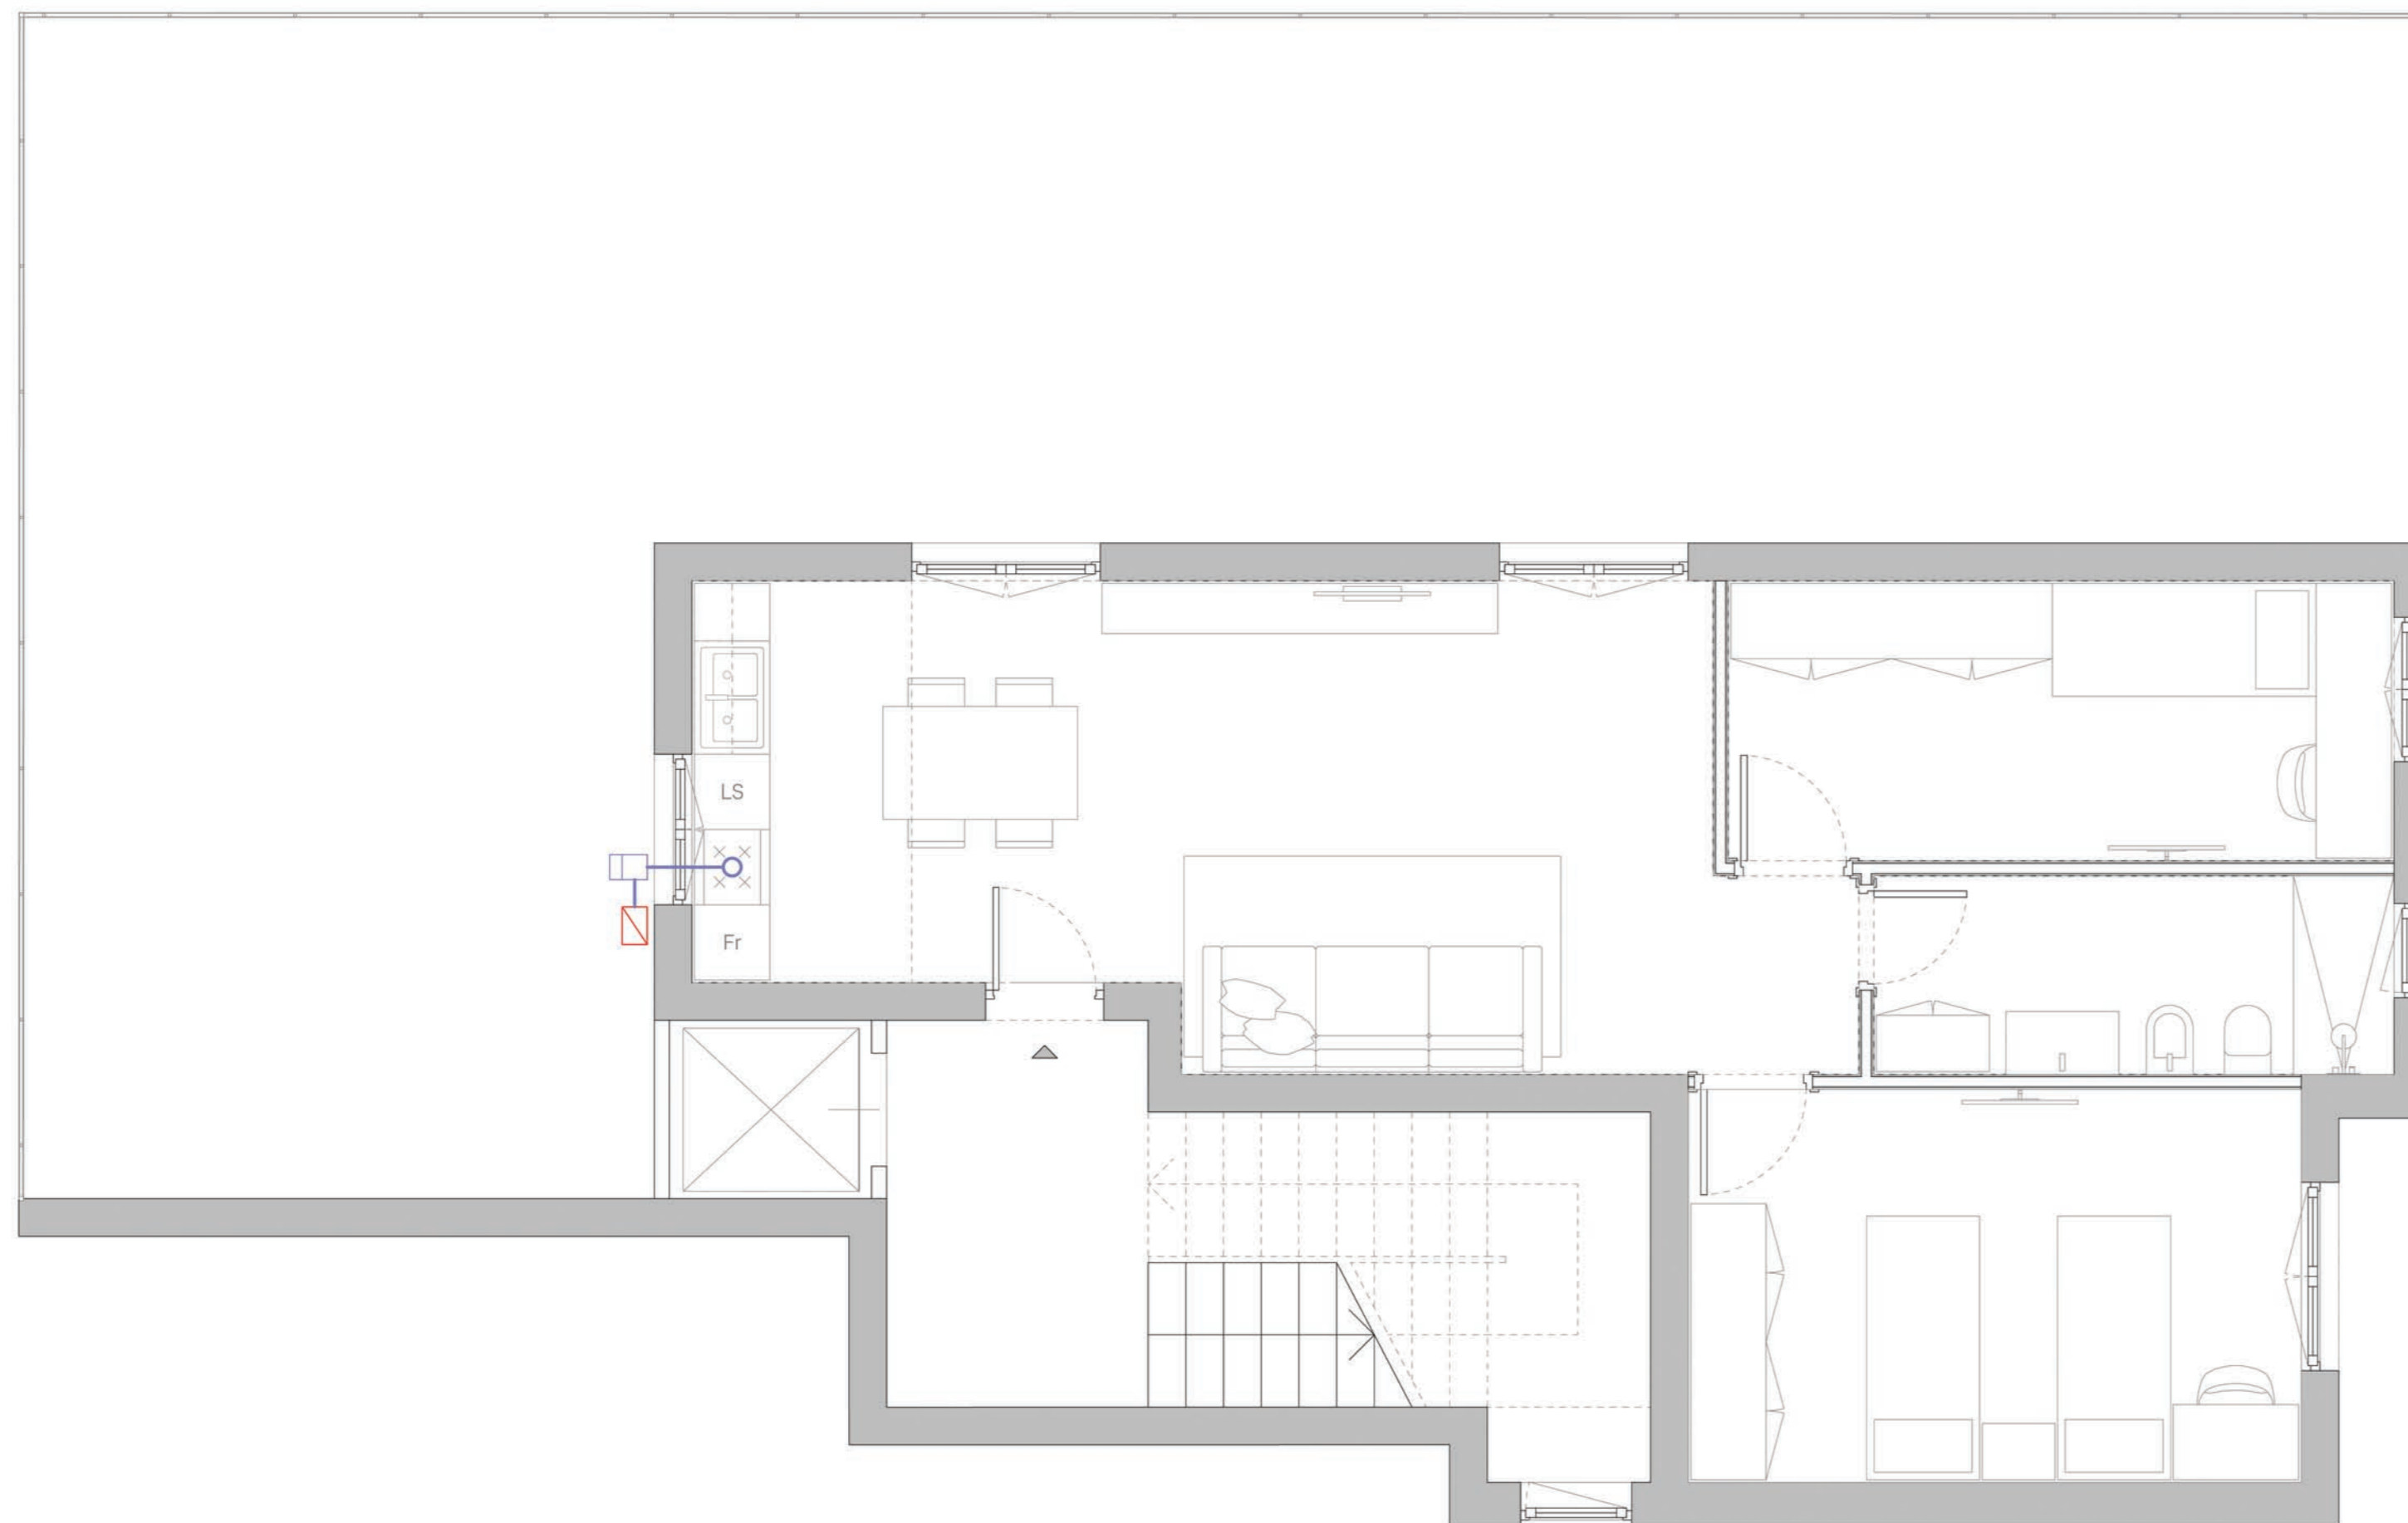

Piano Nazionale di Ripresa e Resilienza - Missione 5 - Inclusione e coesione -
Componente 3 - Interventi speciali per la coesione territoriale - Investimento 2 - Valorizzazione dei beni confiscati alle mafie



Comune di Napoli

Assessorato Beni Comuni e Urbanistica
Assessorato Legalità
Assessorato Politiche Sociali
Assessorato Pari Opportunità

Dipartimento Sicurezza
Servizio Beni Confiscati

Ristrutturazione dell'immobile sito in via TIBERIO 46 destinato a casa di accoglienza

Responsabile del Progetto:
dott.sa Lucia Di Micco

Responsabile Unico del Procedimento:
arch. Nunzia Ragosta

Progetto Definitivo

Schema funzionale impianto distribuzione gas

02


IM

febbraio 2022

scala 1:50

LEGENDA

- Ambienti controsoffittati
- Macchina climatizzazione
- Macchina esterna
- Linea frigorifera
- Mandata

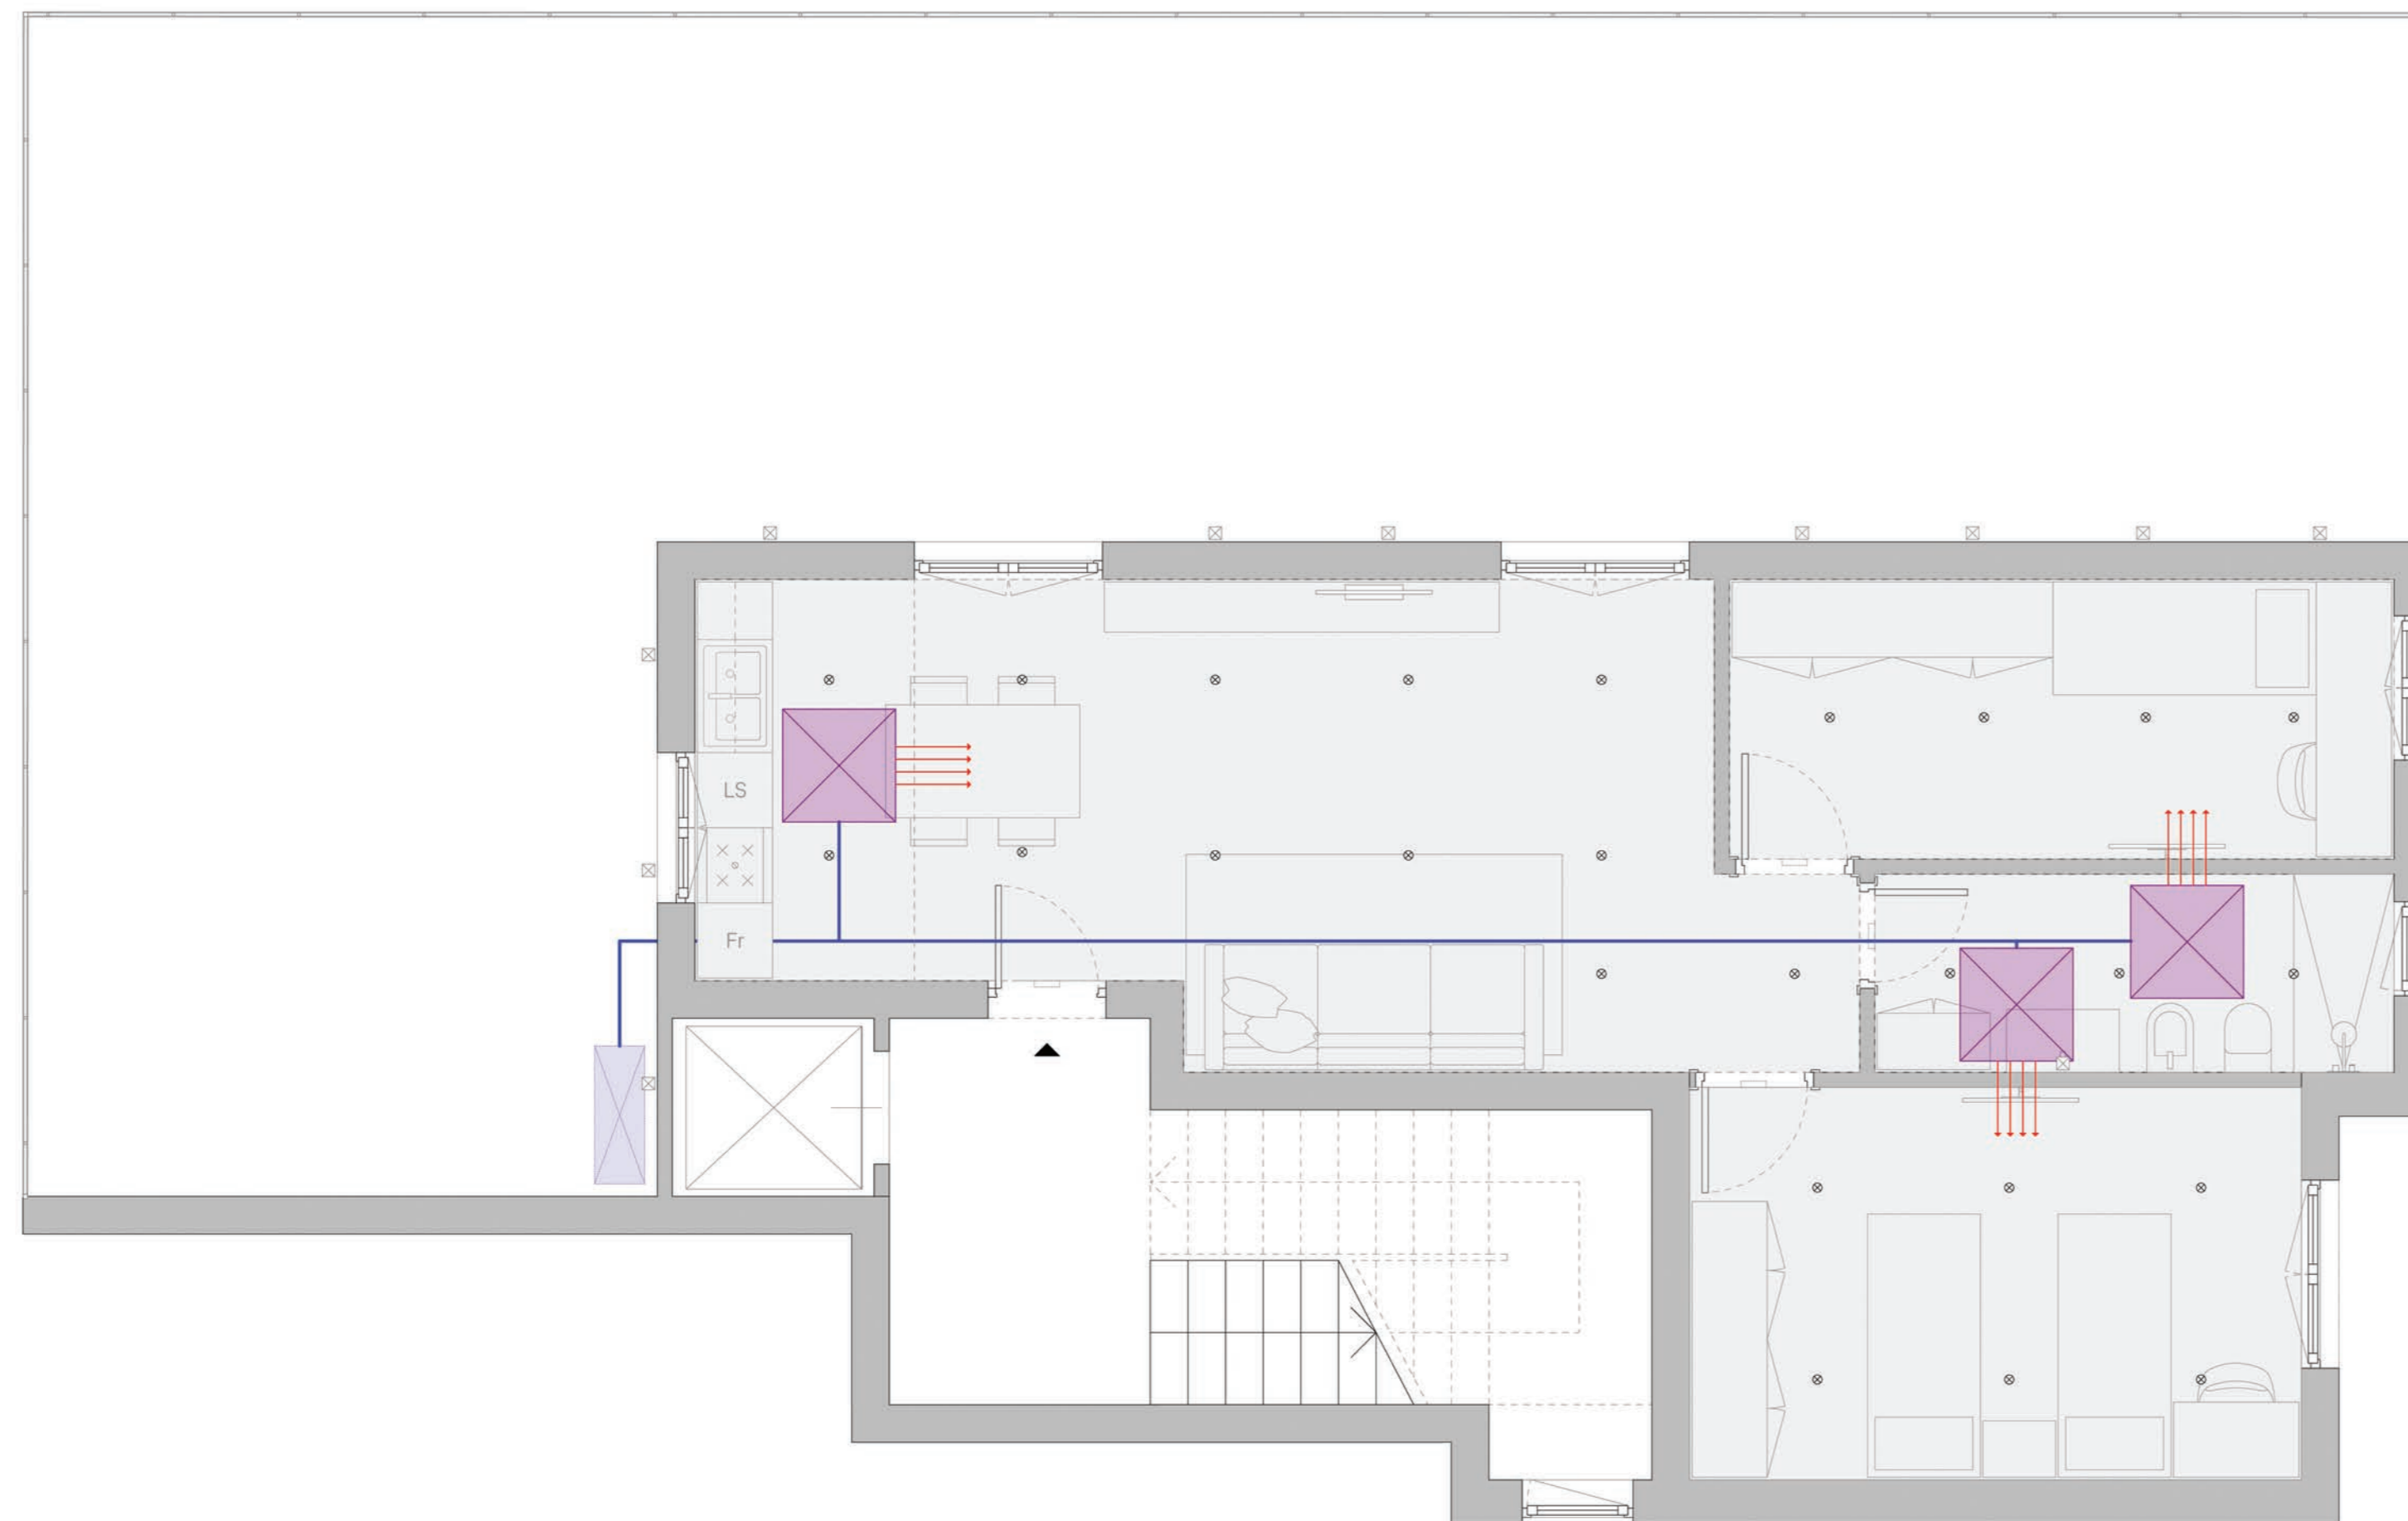

Piano Nazionale di Ripresa e Resilienza - Missione 5 - Inclusion e coesione -
Componente 3 - Interventi speciali per la coesione territoriale - Investimento 2 - Valorizzazione dei beni confiscati alle mafie



Comune di Napoli

Assessorato Beni Comuni e Urbanistica
Assessorato Legalità
Assessorato Politiche Sociali
Assessorato Pari Opportunità

Dipartimento Sicurezza
Servizio Beni Confiscati

Ristrutturazione dell'immobile sito in via TIBERIO 46 destinato a casa di accoglienza

Responsabile del Progetto:
dott.sa Lucia Di Micco

Responsabile Unico del Procedimento:
arch. Nunzia Ragosta

Progetto Definitivo

Schema funzionale impianto climatizzazione

03

IM

febbraio 2022

scala 1:50


LEGENDA

C = Cassetta
Dev. = Deviatore

T = Tapparella elettrica
Int. = interruttore

CASSETTE

Rif.	Contenuto	h	pz.	Rif.	Contenuto	h	pz.
C0	citofono	140	1	C9	Presa RJ45 - Punto Tv	150	2
C1	Prese 10/16 + UNEL	25	16	C10	L1 Dev- L4 Dev	105	1
C2	dev L2	105	2	C12	Prese 10/16 + UNEL - L4 Dev - T	105	1
C3	termostato	140	4	C13	L3 Dev - T	105	1
C4	dev L1 - E1 Dev - T	105	2	C14	L1 Dev - L3 Dev	105	1
C5	Presa RJ - tv	40	1	C15	L3 Dev	60	1
C6	Prese 10/16 + UNEL	105	3	C16	L1 Dev - L2 Int - L5 Int	105	1
C7	Presa RJ45 - Presa RJ11	105	2	C17	RJ11	60	1
C8	Prese 10/16 + UNEL	150	2	C29	Prese 10/16 + UNEL	180	1
				C30	Prese 10/16 + UNEL	105	1

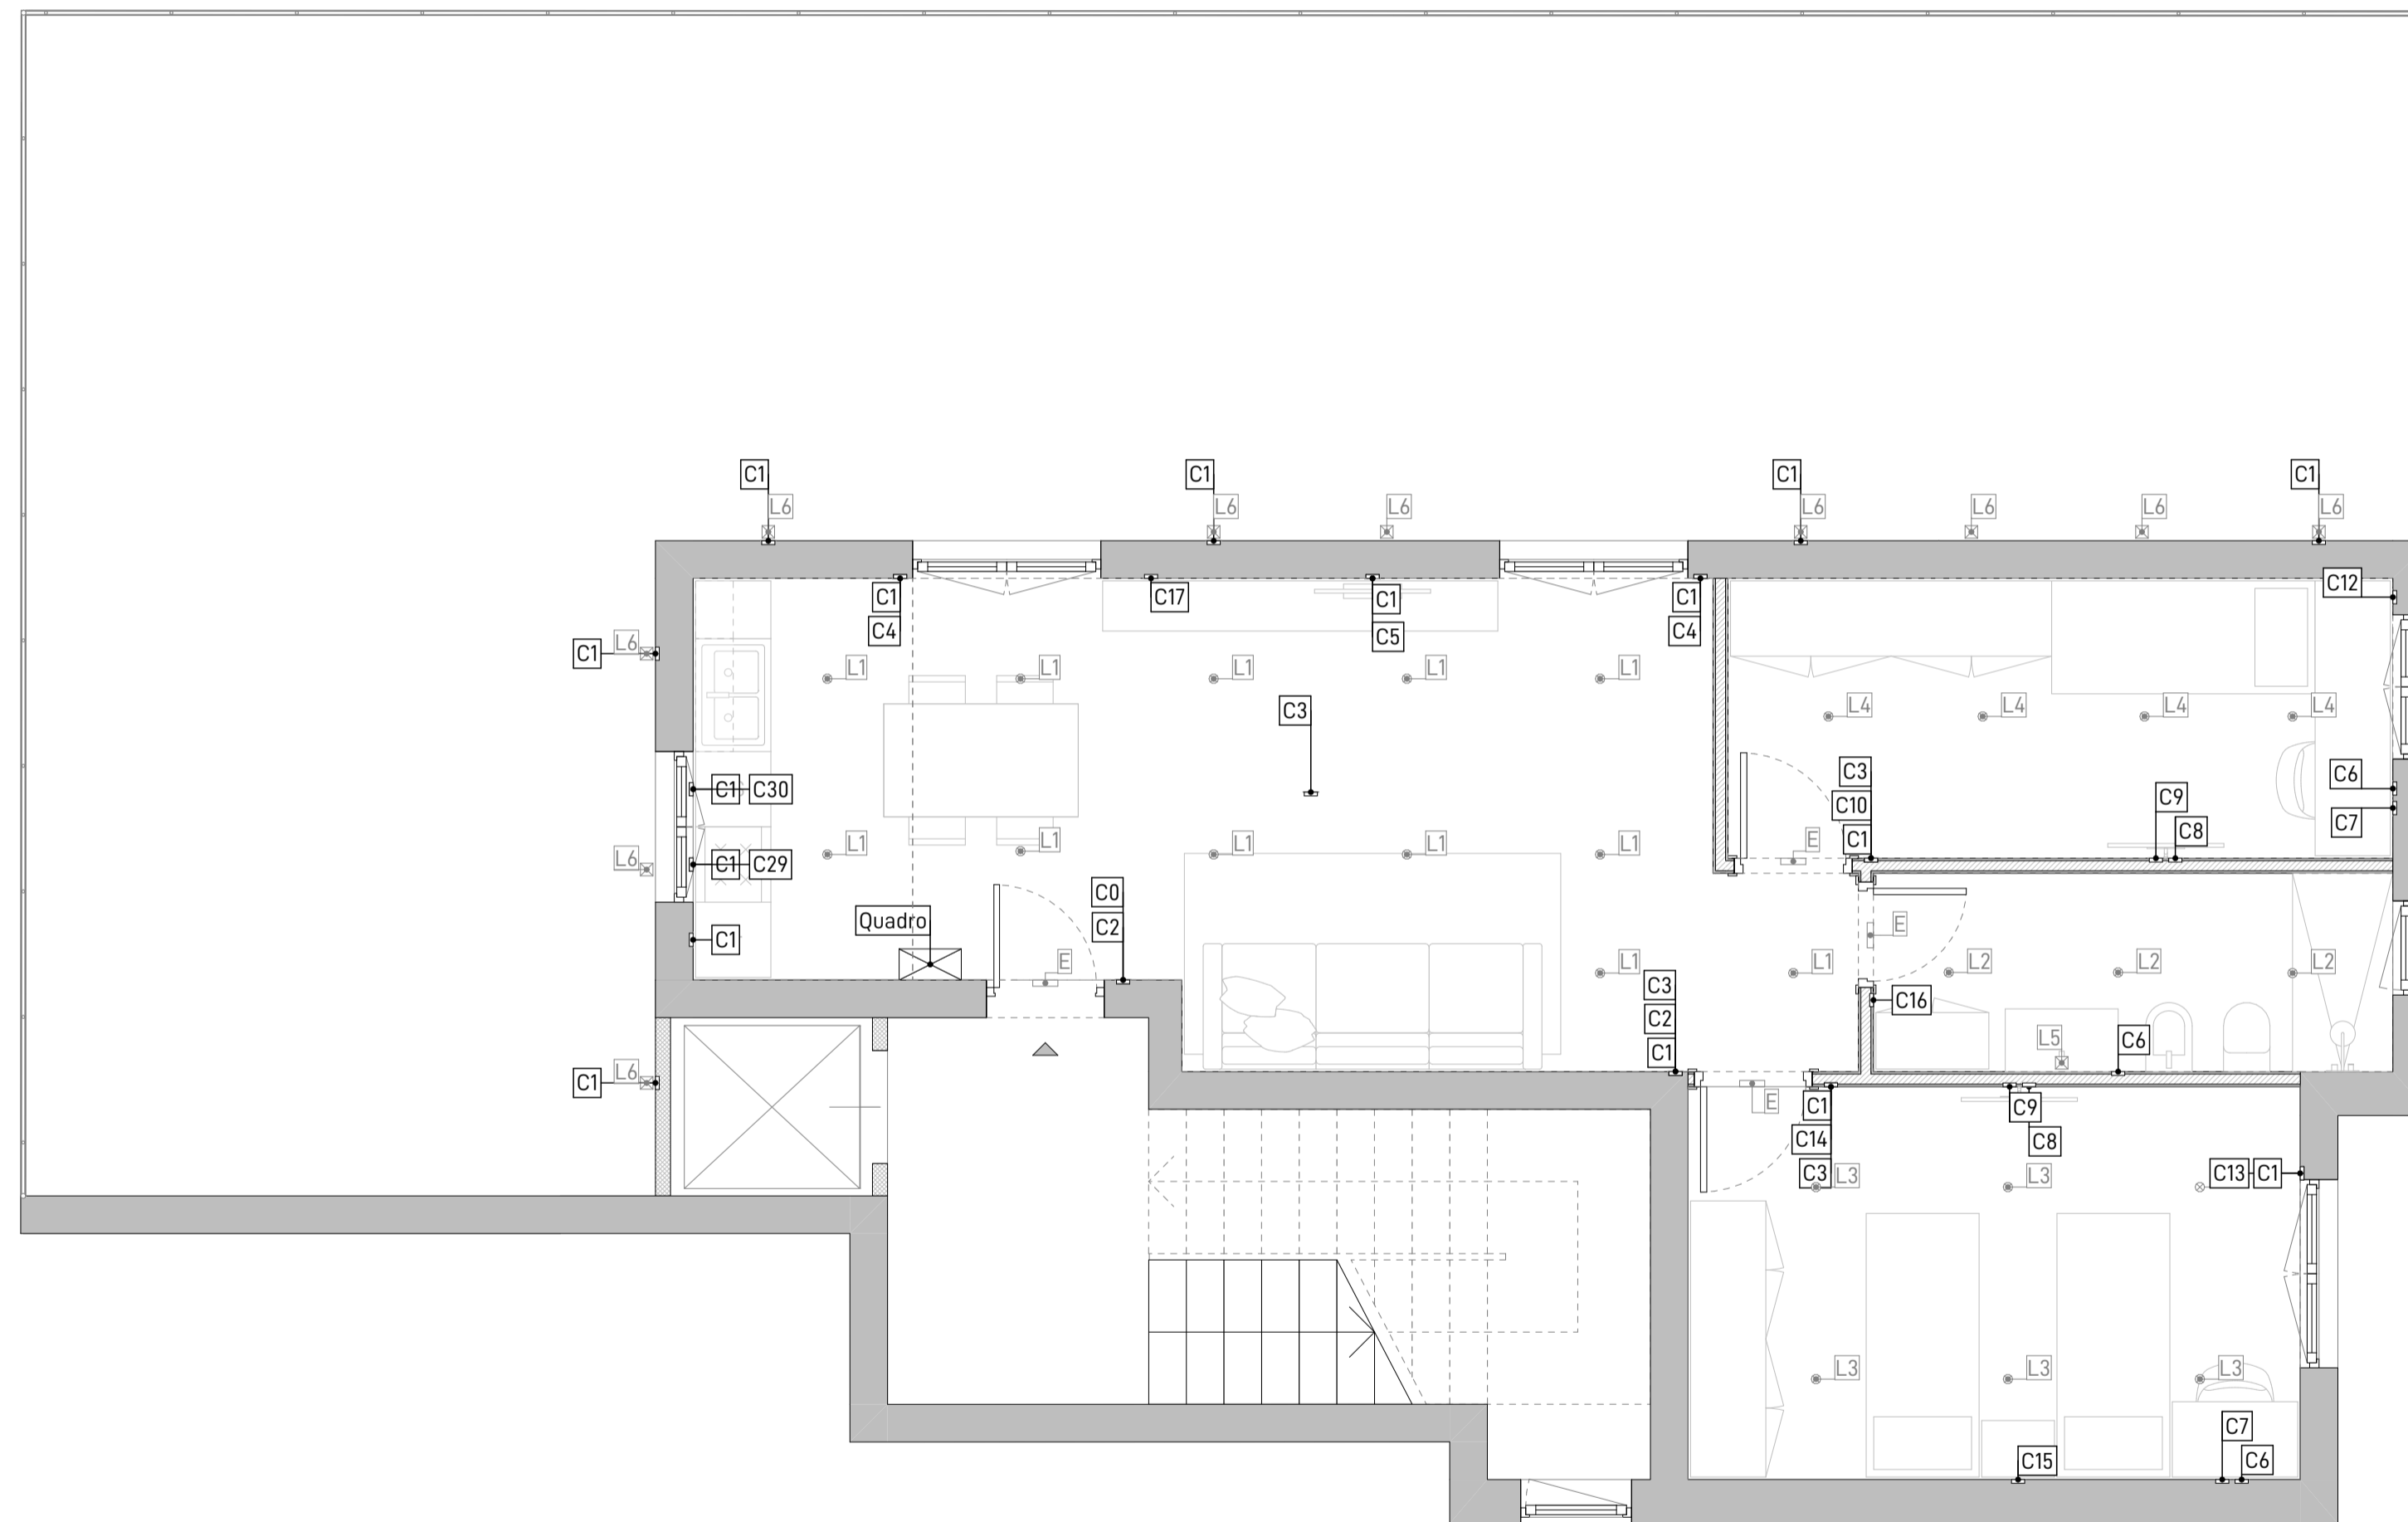

Piano Nazionale di Ripresa e Resilienza - Missione 5 - Inclusione e coesione -
Componente 3 - Interventi speciali per la coesione territoriale - Investimento 2 - Valorizzazione dei beni confiscati alle mafie



Comune di Napoli

Assessorato Beni Comuni e Urbanistica
Assessorato Legalità
Assessorato Politiche Sociali
Assessorato Pari Opportunità

Dipartimento Sicurezza
Servizio Beni Confiscati

Ristrutturazione dell'immobile sito in via TIBERIO 46 destinato a casa di accoglienza

Responsabile del Progetto:
dott.sa Lucia Di Micco

Responsabile Unico del Procedimento:
arch. Ignazio Leone

Progettisti:
ing. Marzia Di Caprio
ing. Nico Coscione

Progetto Definitivo

Schema funzionale impianto elettrico / illuminazione

04

IM

febbraio 2022

scala 1:50

LEGENDA


E = Luce di emergenza

L = Punto luce a incasso

S = Sensore rilevatore gas

PUNTI LUCE

Rif.	Descrizione	pz.
E	Lampada di emergenza a incasso	4
L1	Faretto a incasso	12
L2	Faretto a incasso	3
L3	Faretto a incasso	6
L4	Faretto a incasso	4
L5	Punto corrente_specchio	1
L6	Punto corrente_specchio	10
S1	Sensore rilevatore gas	1

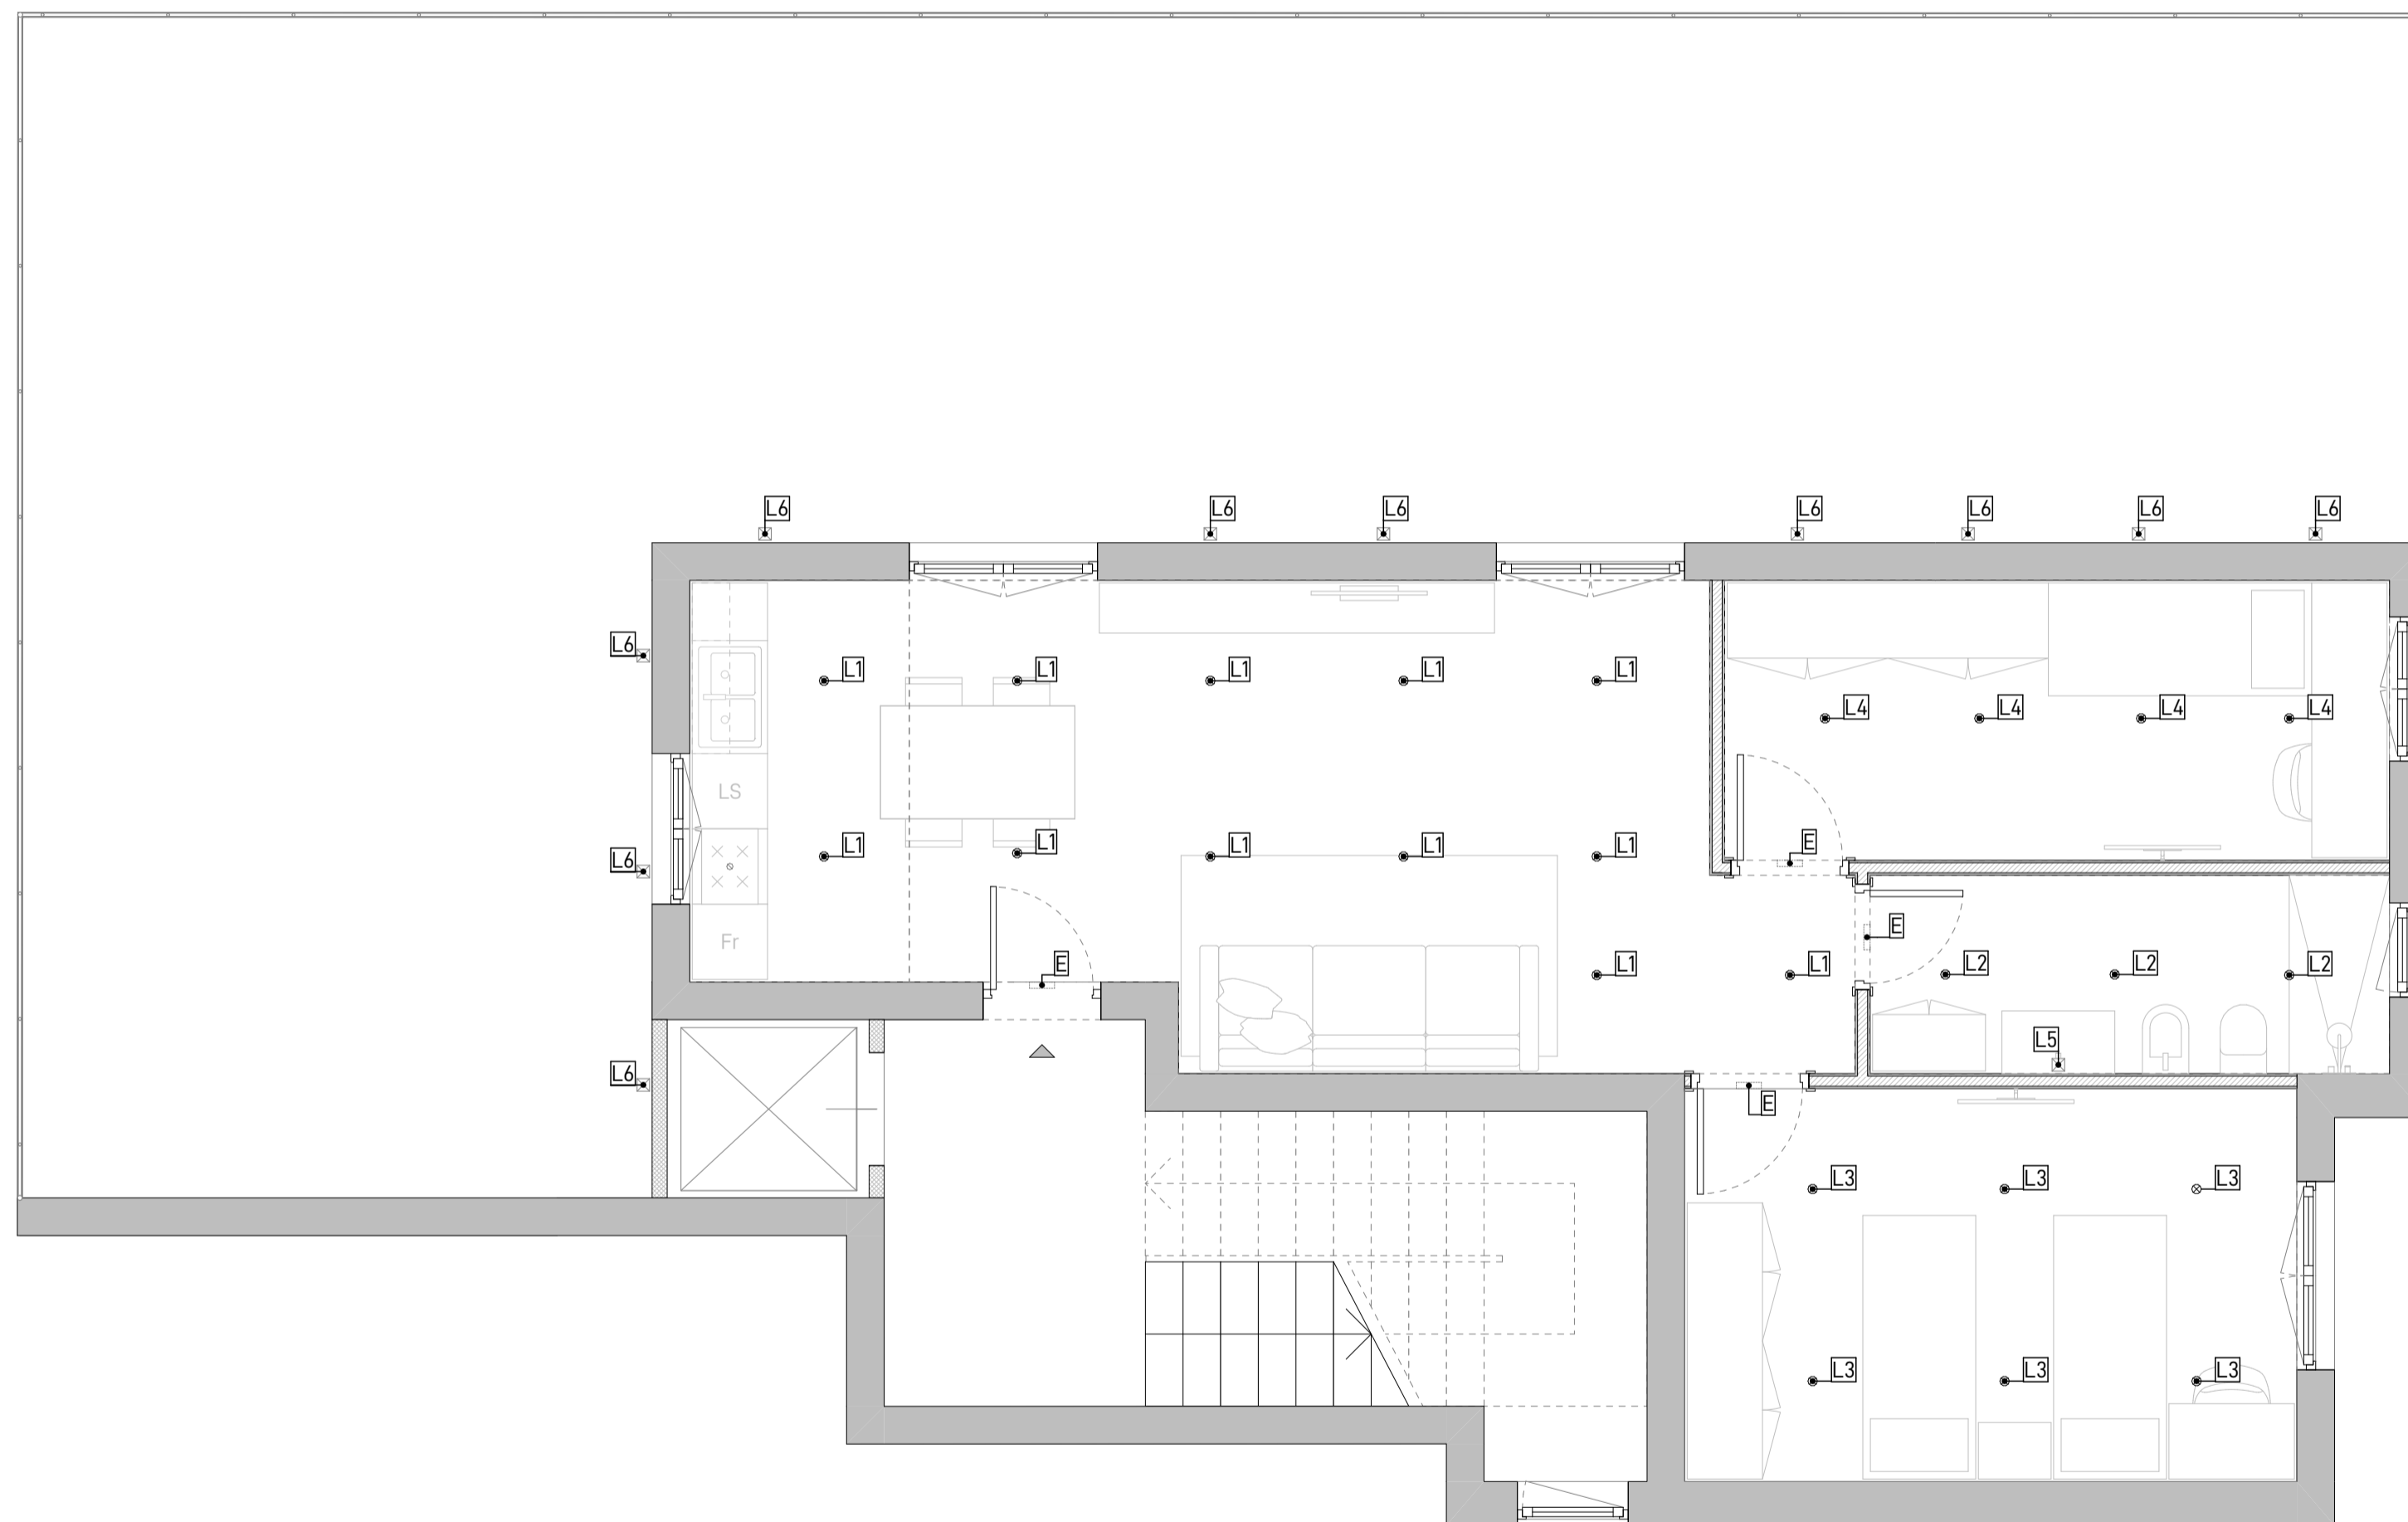

Piano Nazionale di Ripresa e Resilienza - Missione 5 - Inclusione e coesione -
Componente 3 - Interventi speciali per la coesione territoriale - Investimento 2 - Valorizzazione dei beni confiscati alle mafie



Comune di Napoli

Assessorato Beni Comuni e Urbanistica
Assessorato Legalità
Assessorato Politiche Sociali
Assessorato Pari Opportunità

Dipartimento Sicurezza
Servizio Beni Confiscati

Ristrutturazione dell'immobile
sito in via TIBERIO 46
destinato a casa di accoglienza

Responsabile del Progetto:
dott.sa Lucia Di Micco

Responsabile Unico del Procedimento:
arch. Ignazio Leone

Progettisti:
ing. Marzia Di Caprio
ing. Nico Coscione

Progetto Definitivo

Schema funzionale impianto
elettrico / illuminazione

04



IM

febbraio 2022

scala 1:50

LEGENDA

 - Rif. Descrizione
- T1 Telecamera
- T2 Telecamera
- T3 Telecamera
- T4 Telecamera
- V1 Sensore volumetrico a parete
- V2 Sensore volumetrico a parete
- V3 Sensore volumetrico a parete
- V4 Sensore volumetrico a parete
- V5 Sensore volumetrico a parete

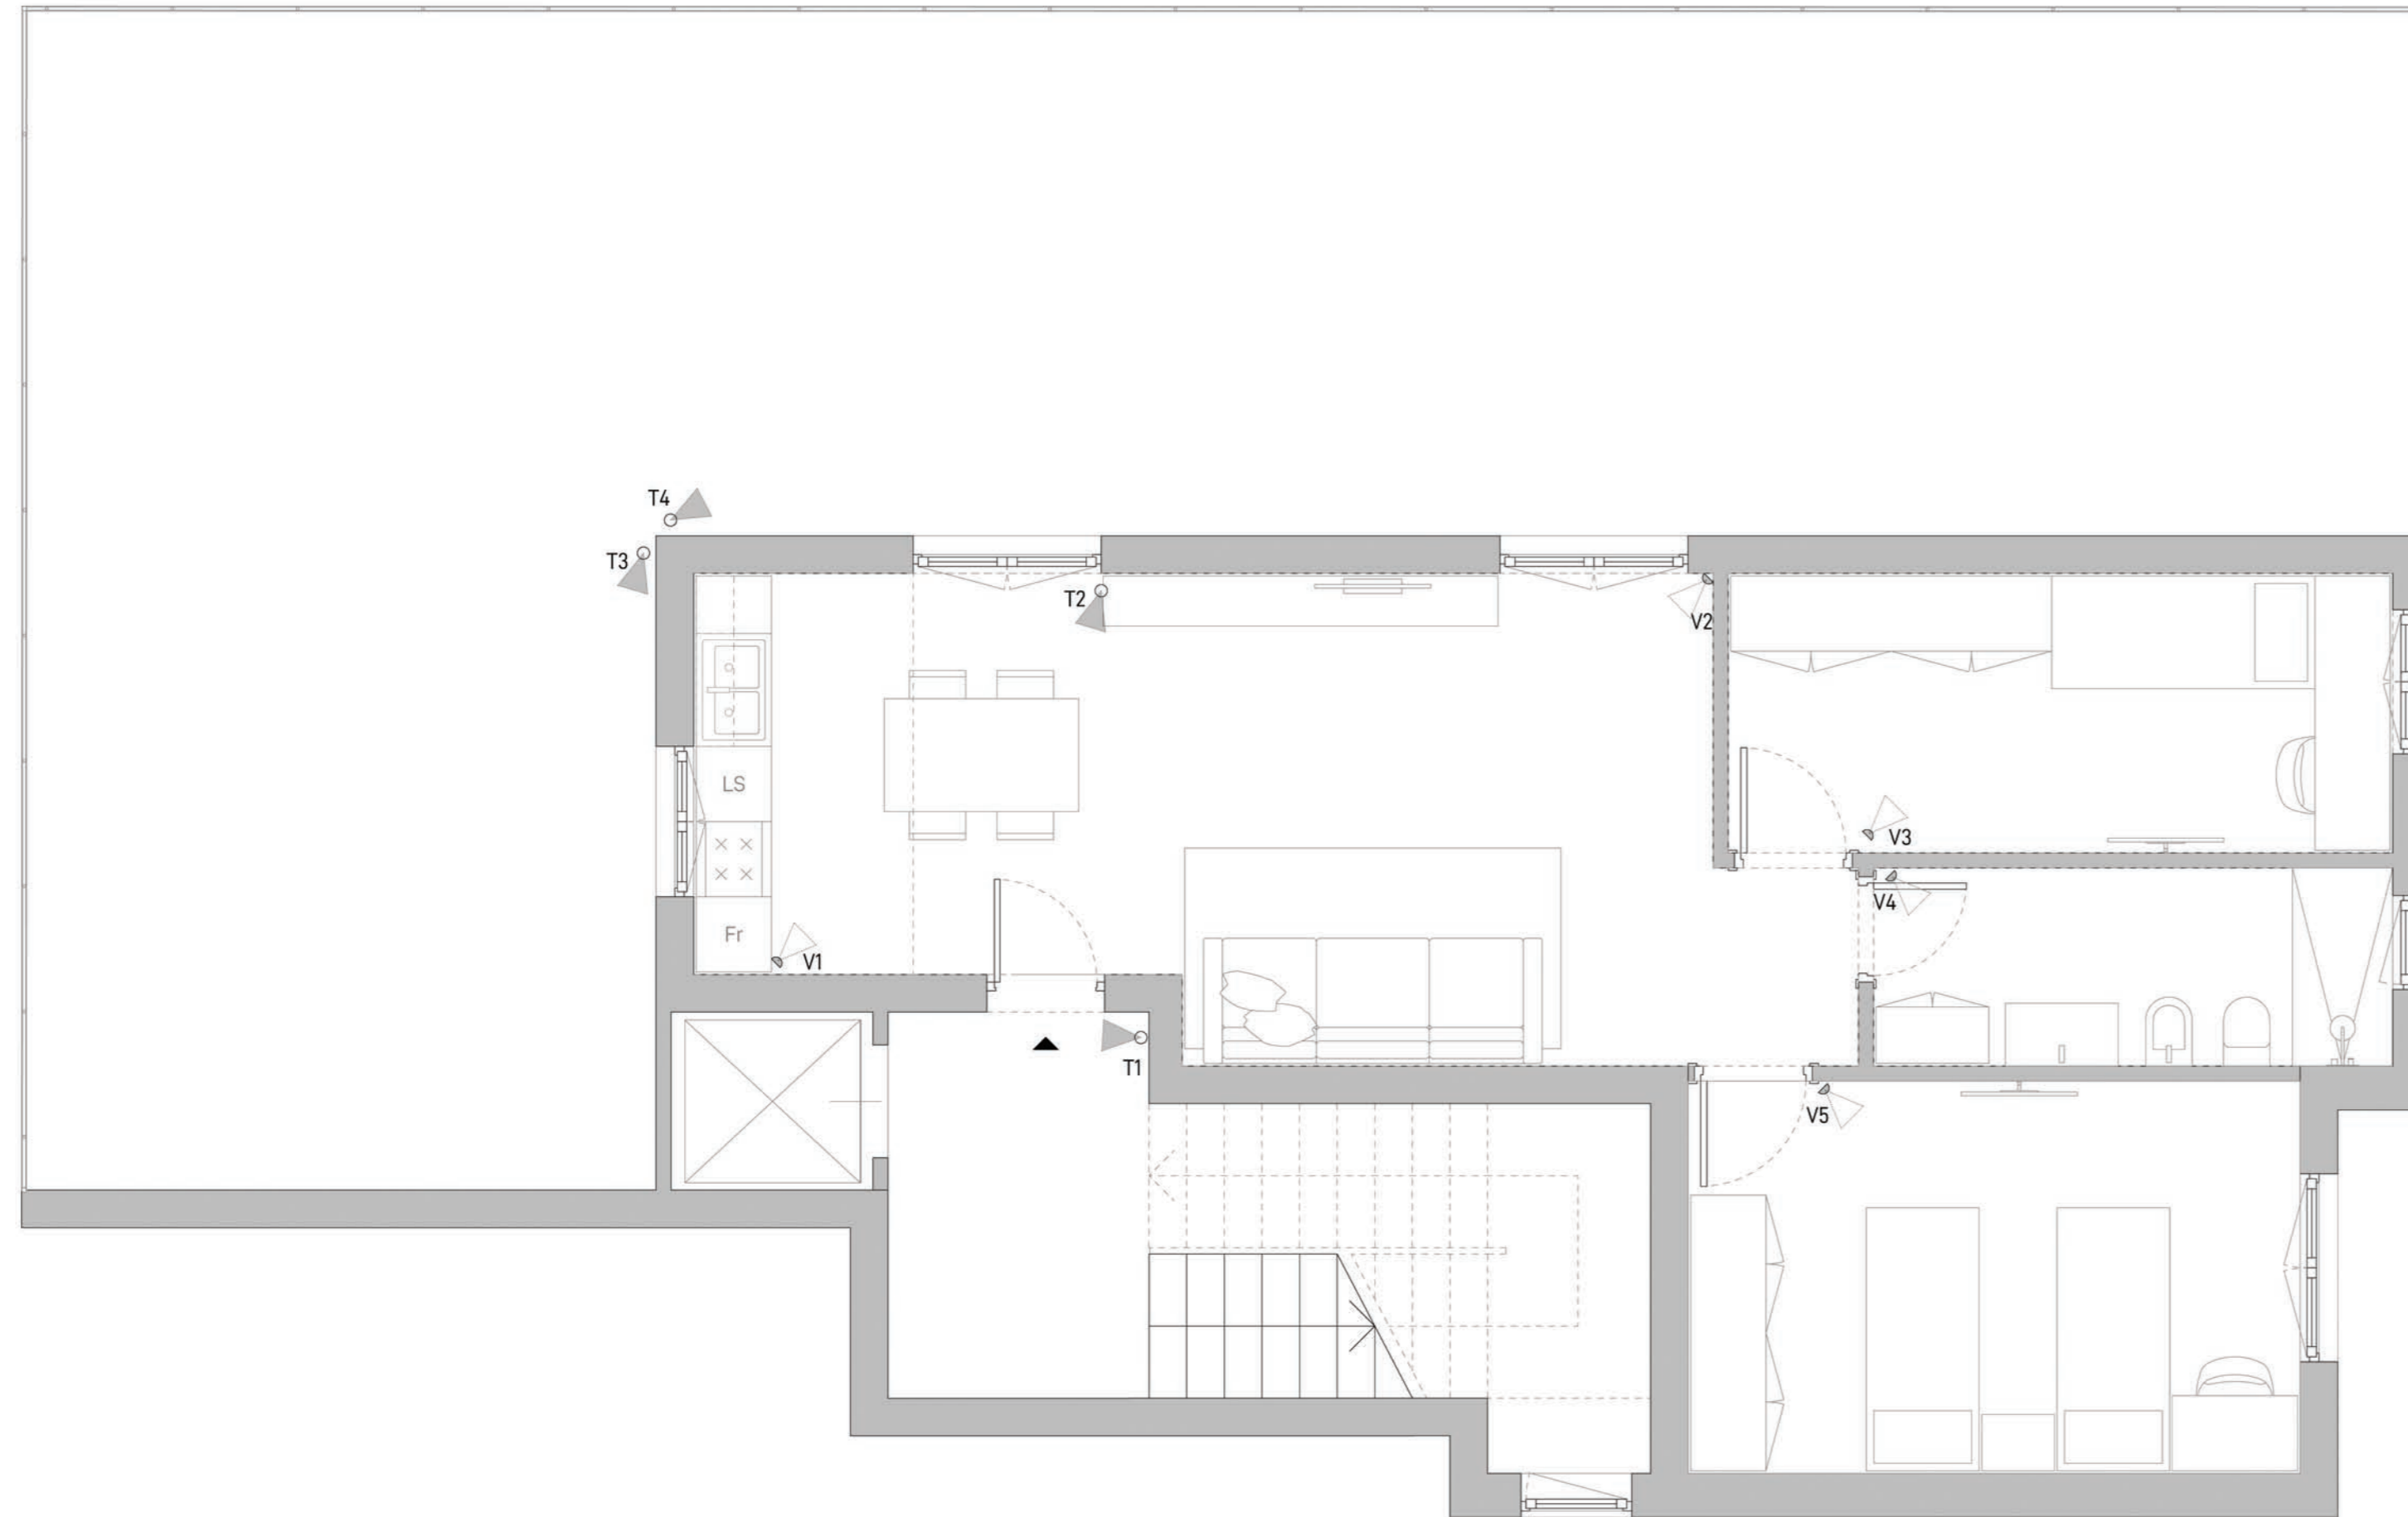

 **Finanziato dall'Unione europea**
NextGenerationEU

 *Agencia per la Coesione Territoriale*

Piano Nazionale di Ripresa e Resilienza - Missione 5 - Inclusion e coesione -
Componente 3 - Interventi speciali per la coesione territoriale - Investimento 2 - Valorizzazione dei beni confiscati alle mafie

 **COMUNE DI NAPOLI**

Comune di Napoli
Assessorato Beni Comuni e Urbanistica
Assessorato Legalità
Assessorato Politiche Sociali
Assessorato Pari Opportunità

Dipartimento Sicurezza
Servizio Beni Confiscati

**Ristrutturazione dell'immobile
sito in via TIBERIO 46
destinato a casa di accoglienza**

Responsabile del Progetto:
dott.sa Lucia Di Micco

Responsabile Unico del Procedimento:
arch. Nunzia Ragosta

Progetto Definitivo

Schema funzionale impianto
videosorveglianza / sicurezza

05	IM	febbraio 2022	scala 1:50
----	----	---------------	------------