


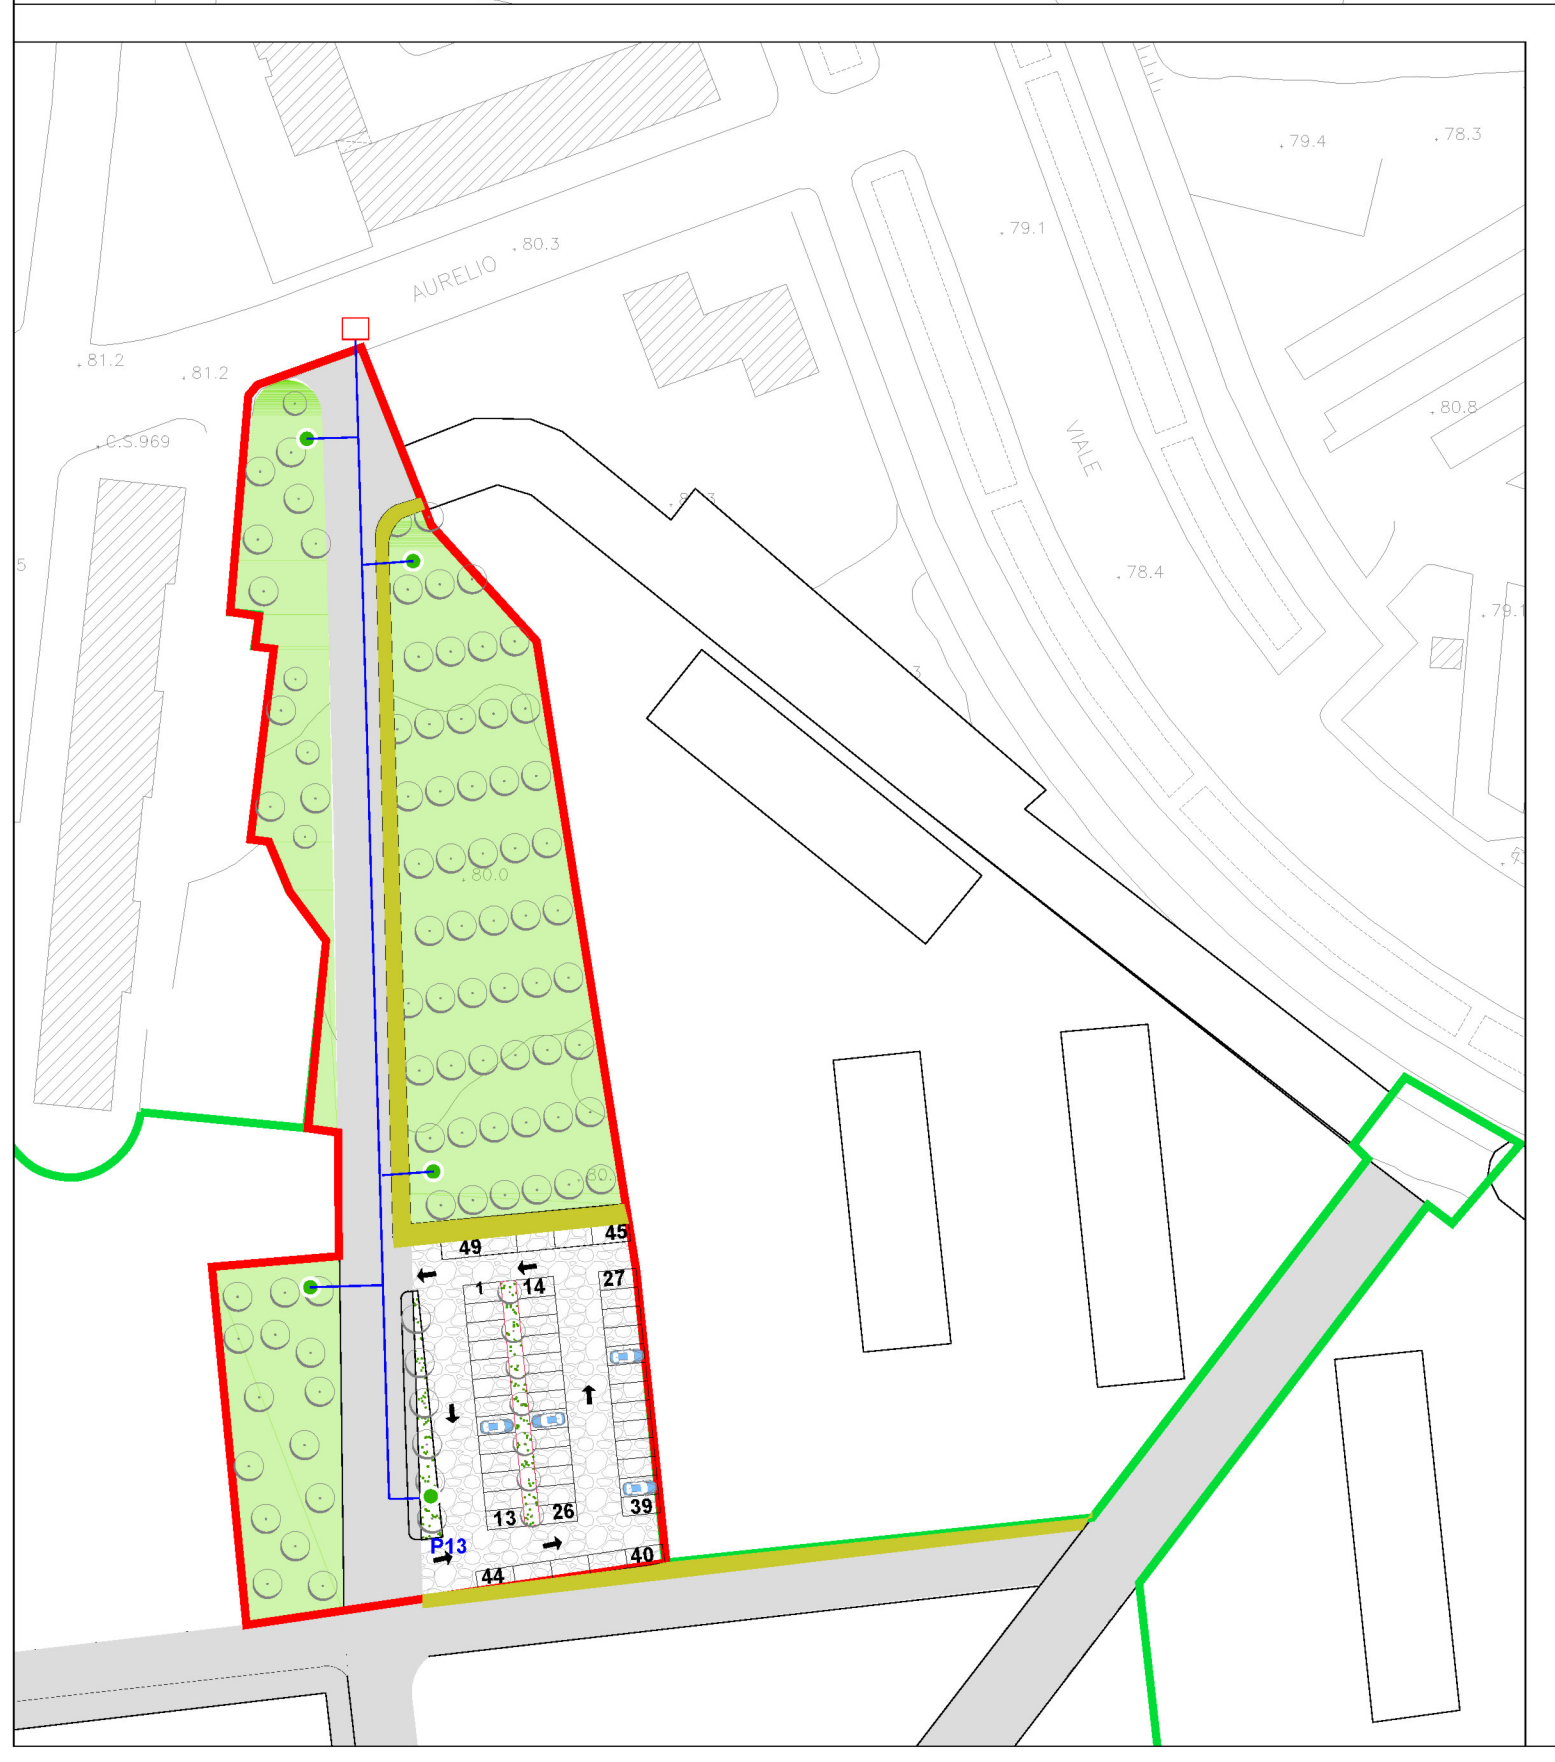




**LEGENDA**

- DISTRIBUZIONE RETE IDRICA- ANTINCENDIO  
INNAFFIAMENTO
- PUNTO SMISTAMENTO CON MISURATORI RETE IDRICA
- PUNTO DI ATTACCO RETE ANTINCENDIO (SERBATOIO ACCUMULO EDIFICIO C)
- PUNTO SMISTAMENTO RETE INNAFFIAMENTO
- PUNTO DI ALLACCIO



**A.C.E.R.**  
Agenzia Campana per l'Edilizia Residenziale  
DIPARTIMENTO DI NAPOLI

ACCORDO DI PROGRAMMA DEL 10.04.2007  
MINISTERO INFRASTRUTTURE - REGIONE CAMPANIA - COMUNE DI NAPOLI - A.C.E.R.

**COMUNE DI NAPOLI**  
AREA TRASFORMAZIONE DEL TERRITORIO  
SERVIZIO EDILIZIA RESIDENZIALE PUBBLICA E NUOVE CENTRALITÀ

**INTERVENTO PER LA REALIZZAZIONE DI N.124 ALLOGGI DI EDILIZIA RESIDENZIALE SOCIALE E RELATIVE URBANIZZAZIONI PRIMARIE E SECONDARIE NEL QUARTIERE SOCCAVO - NAPOLI**

**PIANO URBANISTICO ATTUATIVO (PUA)**  
EX SUB AMBITO 1 PROGRAMMA DI RECUPERO URBANO - SOCCAVO  
CUP: B69C08000190005

**TITOLO:**  
PLANIMETRIA RETE IDRICA - ANTINCENDIO  
-INNAFFIAMENTO

IL DIRIGENTE DEL SERVIZIO:  
arch. Paola Cerotto

**Elab. n°**  
**URB.06**

**Scala:** 1:500

IL RESPONSABILE UNICO DEL PROCEDIMENTO:  
ing. Giovanni De Carlo

Emmissione	Revisione	Revisione
0	-	-
Data	-	-
maggio 2021	-	-

IL GRUPPO DI PROGETTAZIONE:  
COMUNE NAPOLI

arch. Elisabetta Nulveni *E. Nulveni*

ing. Gianluca Buonocore *G. Buonocore*

ing. Roberta Catapano *R. Catapano*

geom. Luigi La Rocca *L. La Rocca*

AGRONOMO:  
agr. Francesco Cona *F. Cona*

A.C.E.R. (Dipartimento di Napoli)

arch. Angelo Colonna *A. Colonna*

ing. Luigi Ghezzi *L. Ghezzi*

REGIONE CAMPANIA

geom. Luciano Colantuono *L. Colantuono*

SUPPORTO STRUMENTALE ALLA PROGETTAZIONE: SINTEC s.r.l.