


Via Leoncavallo



Via Pisanelli

Via Santa Brigida

Via Verdi

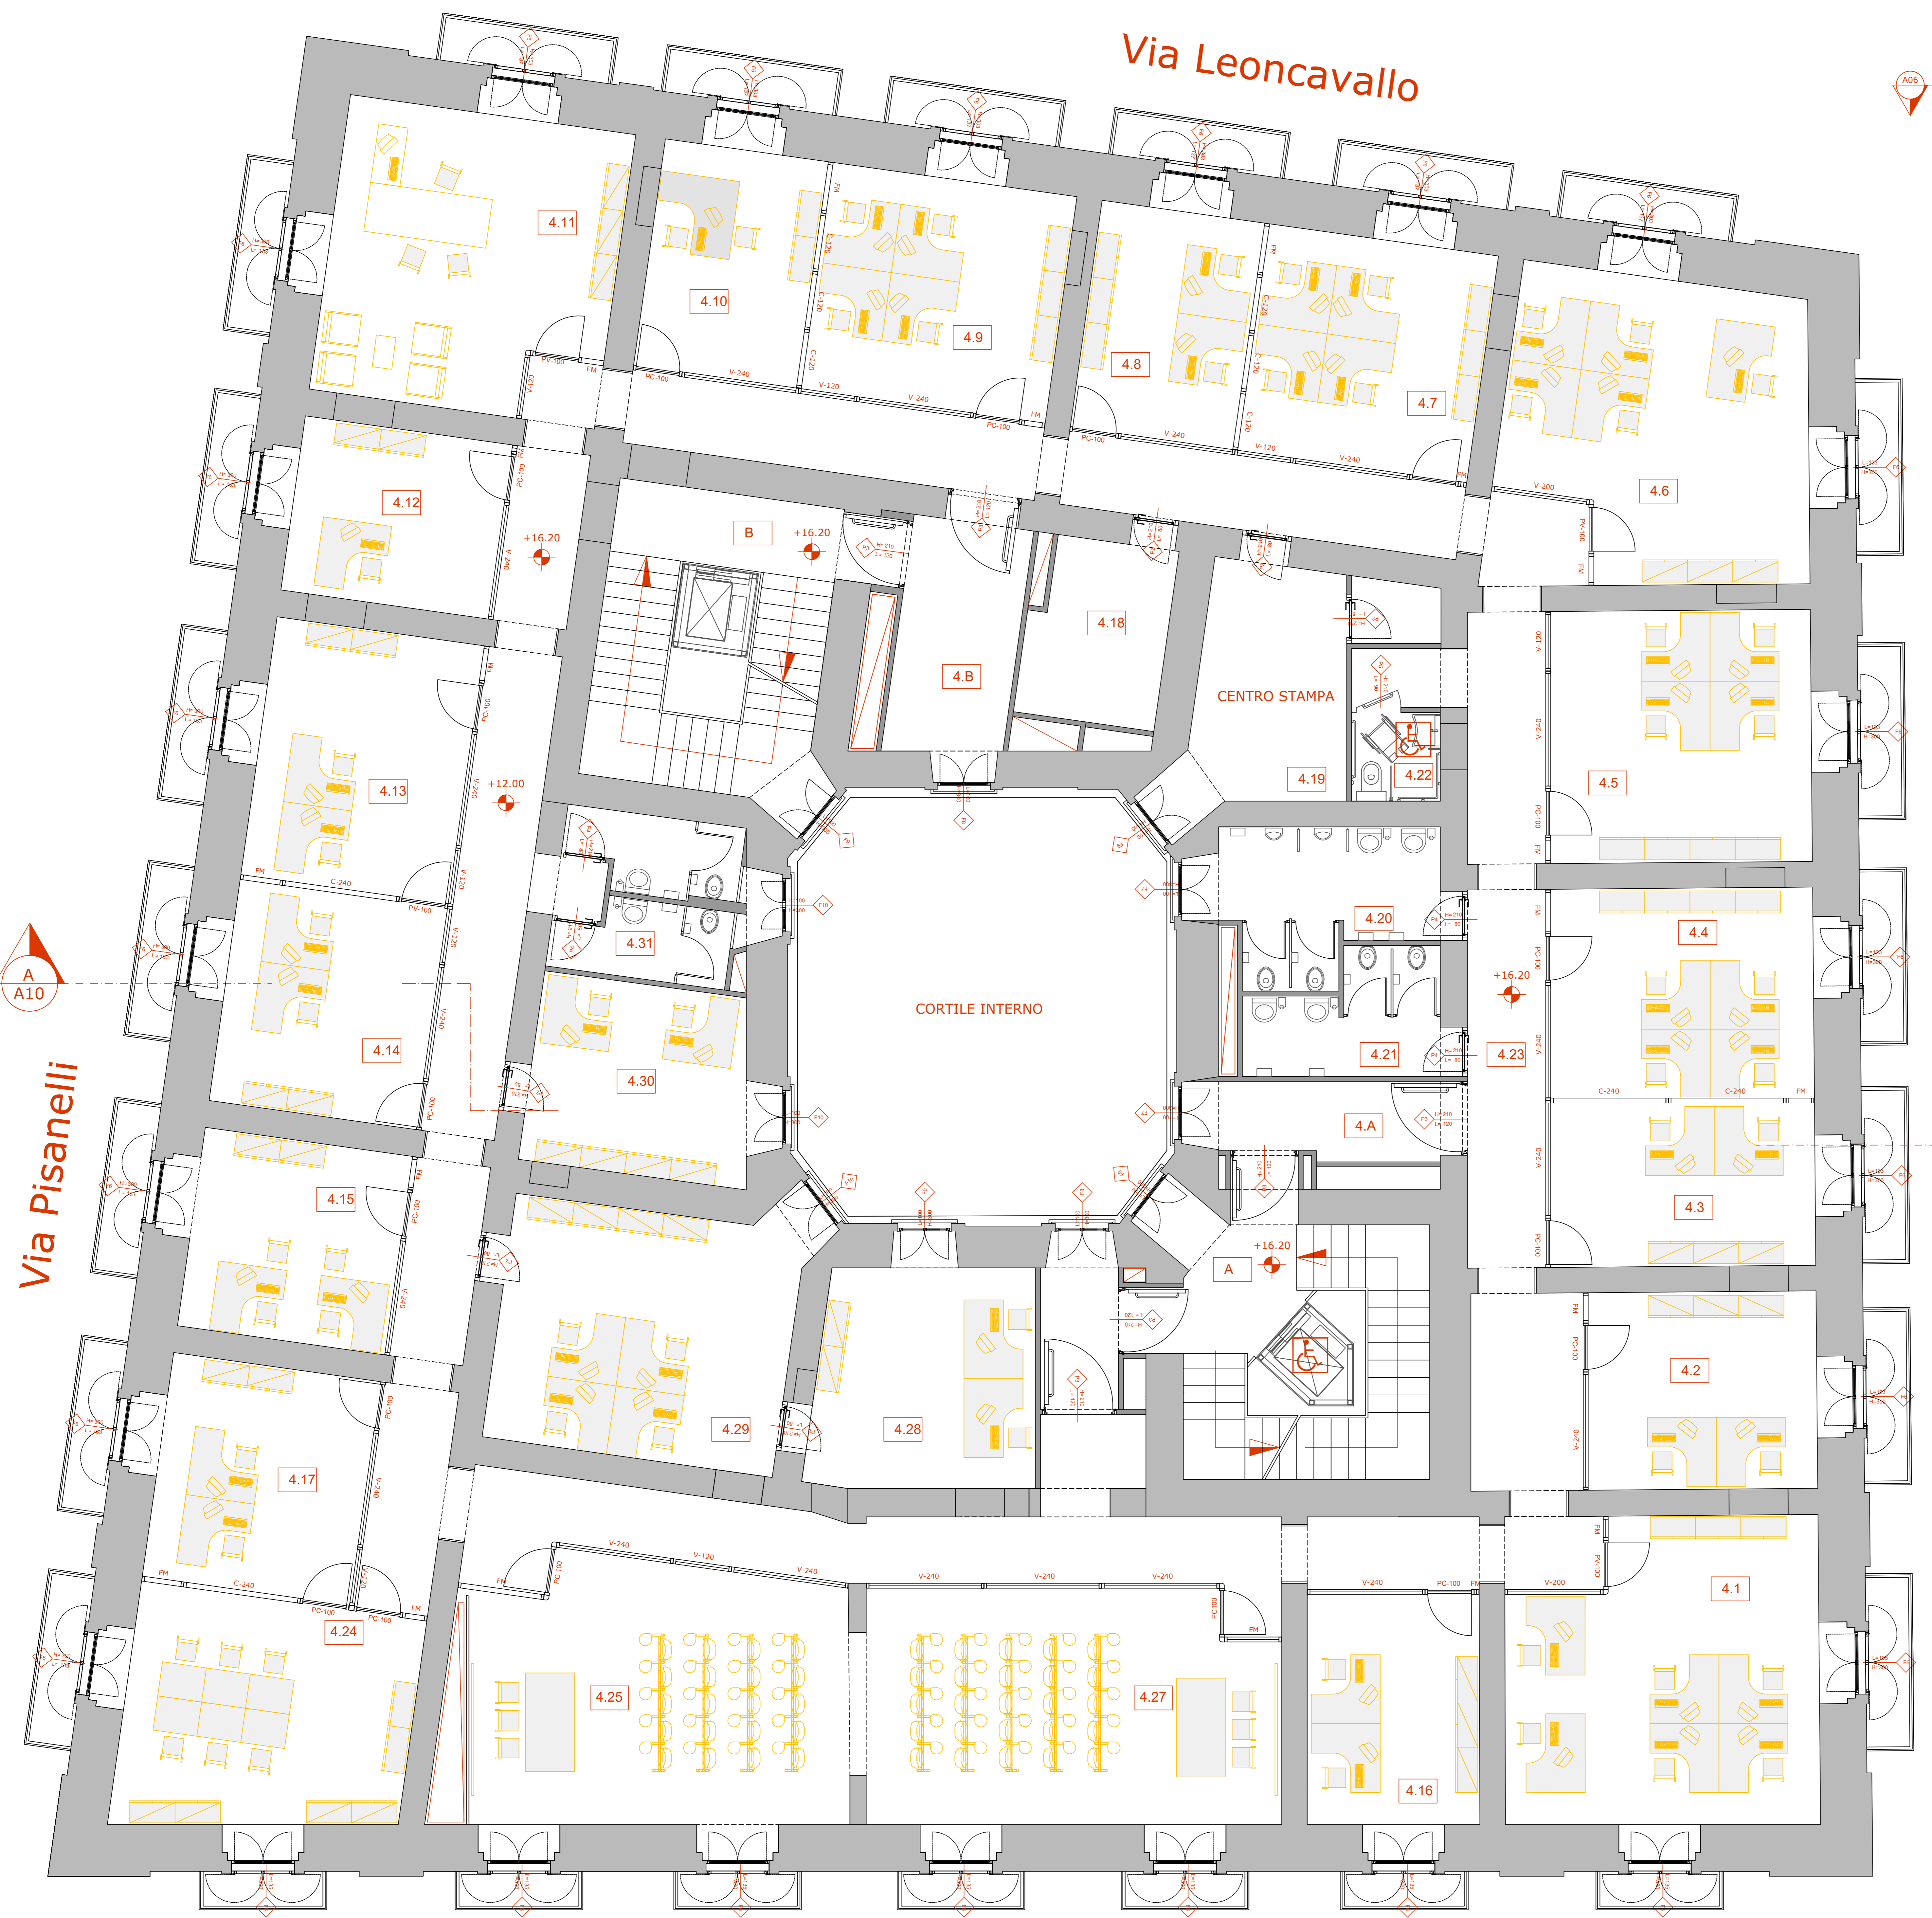

PIANO	N. AMBIENTE	FUNZIONE
	A	SCALA
	B	SCALA
QUARTO	4.1	SERVIZIO GRUPPI
	4.2	SERVIZIO GRUPPI
	4.3	SERVIZIO GRUPPI
	4.4	SERVIZIO GRUPPI
	4.5	SERVIZIO SEGR. CONS. COMUNALE
	4.6	SERVIZIO SEGR. CONS. COMUNALE
	4.7	SERVIZIO SEGR. CONS. COMUNALE
	4.8	SERVIZIO SEGR. CONS. COMUNALE
	4.9	SERVIZIO SEGR. CONS. COMUNALE
	4.10	SERVIZIO SEGR. CONS. COMUNALE
	4.11	SERVIZIO STAMPA
	4.12	SERVIZIO STAMPA
	4.13	SERVIZIO STAMPA
	4.14	SERVIZIO STAMPA
	4.15	UFFICI
	4.16	SERVIZIO GRUPPI
	4.17	UFFICI
	4.18	LOCALE TECNICO
	4.19	CENTRO STAMPA
	4.20	SERVIZI IGIENICI UOMINI
	4.21	SERVIZI IGIENICI DONNE
	4.22	SERVIZI IGIENICI DISABILI
	4.23	CORRIDOIO
	4.24	UFFICI
	4.25	SALA CONFERENZE
	4.27	SALA CONFERENZE
	4.28	UFFICI
	4.29	UFFICI
	4.30	UFFICI
	4.31	SERVIZI IGIENICI DONNE E UOMINI
	4.A	FILTRO SCALA A
	4.B	FILTRO SCALA B - POSTAZIONE CUSTODE

**LEGENDA SIMBOLI**

- A1 A-00 Lettera e numero di identificazione della sezione
- Numero di identificazione della tavola
- Quota di livello in pianta
- Quota di livello in sezione
- Verso di salita scale
- Attrezzature e percorsi utilizzabili anche da handicappati motori su sedia a rotelle (D.P.R. 27/4/1978, n. 394 art.2)
- Cavedio impianti
- Numero identificativo ambiente
- Riferimento abaco porte-infissi

**COMUNE DI NAPOLI**  
Servizio Tecnico Patrimonio

**OGGETTO**  
INTERVENTO DI EFFICIENTAMENTO ENERGETICO PER GLI EDIFICI DI PROPRIETA' DEL COMUNE DI NAPOLI, NELL'AMBITO DEL PROGETTO PON METRO 2014-2020 DENOMINATO NA2.1.2.A "RISPARMIO ENERGETICO NEGLI EDIFICI PUBBLICI" LOTTO 3: NA2.1.2.A.6 "CONSIGLIO COMUNALE DI VIA VERDI, 35"

**COMITENTE**  
COMUNE DI NAPOLI  
Servizio Tecnico Patrimonio

**DIRIGENTE**  
Ing. Vincenzo Brandi

**RESPONSABILE DEL PROCEDIMENTO**  
Arch. Maria Iaccarino

**PROGETTO ESECUTIVO**

**PROGETTISTI**  
CAPOGRUPPO  
INGEGNERIA E SVILUPPO SRL  
San Vito (NA)  
Via Nazario Sauro, 283  
Tel: 081 5196272  
Email: info@ingegneriaesviluppo.com  
PEC: info@pec.ingegneriaesviluppo.com  
C.I./P.I.: 07918340634  
DIRETTORE TECNICO:  
Ing. ANTONIO BISSO

**MANDANTE**  
ING. GIAMFRANCO AUBRINO  
Via Dei Mille 27/16  
80135 Napoli (NA)  
e-mail: aubrinospagetti@gmail.com  
PEC: klmengineering@pec.it

**MANDANTE**  
ING. NICOLA GALDERO  
Via Pignone n. 144  
80130 Villaricca (NA)  
e-mail: nicogaldero@gmail.com  
PEC: nicola.galdero@adragno.it

**MANDANTE**  
ING. LUIGI BORDO  
Via S. Maria n. 4  
80138 Torre Annunziata (NA)  
e-mail: luigibordo@pec.eu  
PEC: luigibordo@pec.eu

**ELABORATO**  
TITOLO  
PIANTE DELLO STATO DI FATTO  
PIANTA PIANO QUARTO

**N° ELABORATO**  
A06

**REVISIONI**  
N° REVISIONE  
DESCRIZIONE  
DATA

SCALA: 1:50  
COMPLESSA: 1:25,21  
NON RE: 0,60mg

REDAZIONE: MAG  
VERIFICA: PZ  
APPROVAZIONE: AB

**NORD**